



**Data di pubblicazione:** 10/10/2018

**Nome allegato:** *D3 Via Diziani-Pianta Piano TERRA.pdf*

**CIG:** 7627966CAA;

**Nome procedura:** *procedura negoziata ai sensi del combinato disposto dell'art. 36, comma 2, lettera c) e comma 6 del D.Lgs. vo n. 50/2016, tramite procedura telematica di approvvigionamento del mercato elettronico della pubblica amministrazione (MEPA), finalizzata ai lavori di realizzazione del nuovo impianto di condizionamento centralizzato ad espansione diretta presso gli stabili di viale Fantuzzi e via Diziani, adibiti a Sede della Direzione Provinciale Inps di Belluno.*

DIREZIONE PROVINCIALE INPS DI BELLUNO  
 STABILE: VIA DIZIANI

—|xyz— Giunto di derivazione a Y

xyz Giunto di derivazione  
 x = Piano (T, 1°, 2°, 3° o 4°)  
 y = Circuito (A, B o C)  
 z = numero giunto

LEGENDA UNITA' INTERNE

PR-X PR= Unità interna a parete  
 X = Taglia Potenzialità



4V-X 4V= Unità interna a Cassetta  
 4 vie 600x600  
 X = Taglia Potenzialità

PV-X PV= Unità interna a pavimento  
 X = Taglia Potenzialità

TABELLA TAGLIA POTENZIALITA'		
	Raffreddamento	Riscaldamento
1	2,2 KW	2,5 KW
2	2,8 KW	3,2 KW
3	3,6 KW	4,0 KW
4	4,5 KW	5,0 KW

Tipologia Tubazioni in rame

A	Ø <sub>gas</sub> 12,7x0,80 Ø <sub>leg</sub> 6,4x0,80
B	Ø <sub>gas</sub> 15,9x0,99 Ø <sub>leg</sub> 9,5x0,80
C	Ø <sub>gas</sub> 19,1x1,00 Ø <sub>leg</sub> 9,5x0,80
D	Ø <sub>gas</sub> 22,2x0,80 Ø <sub>leg</sub> 9,5x0,80
E	Ø <sub>gas</sub> 28,6x0,99 Ø <sub>leg</sub> 12,7x0,80
F	Ø <sub>gas</sub> 28,6x0,99 Ø <sub>leg</sub> 15,9x0,99

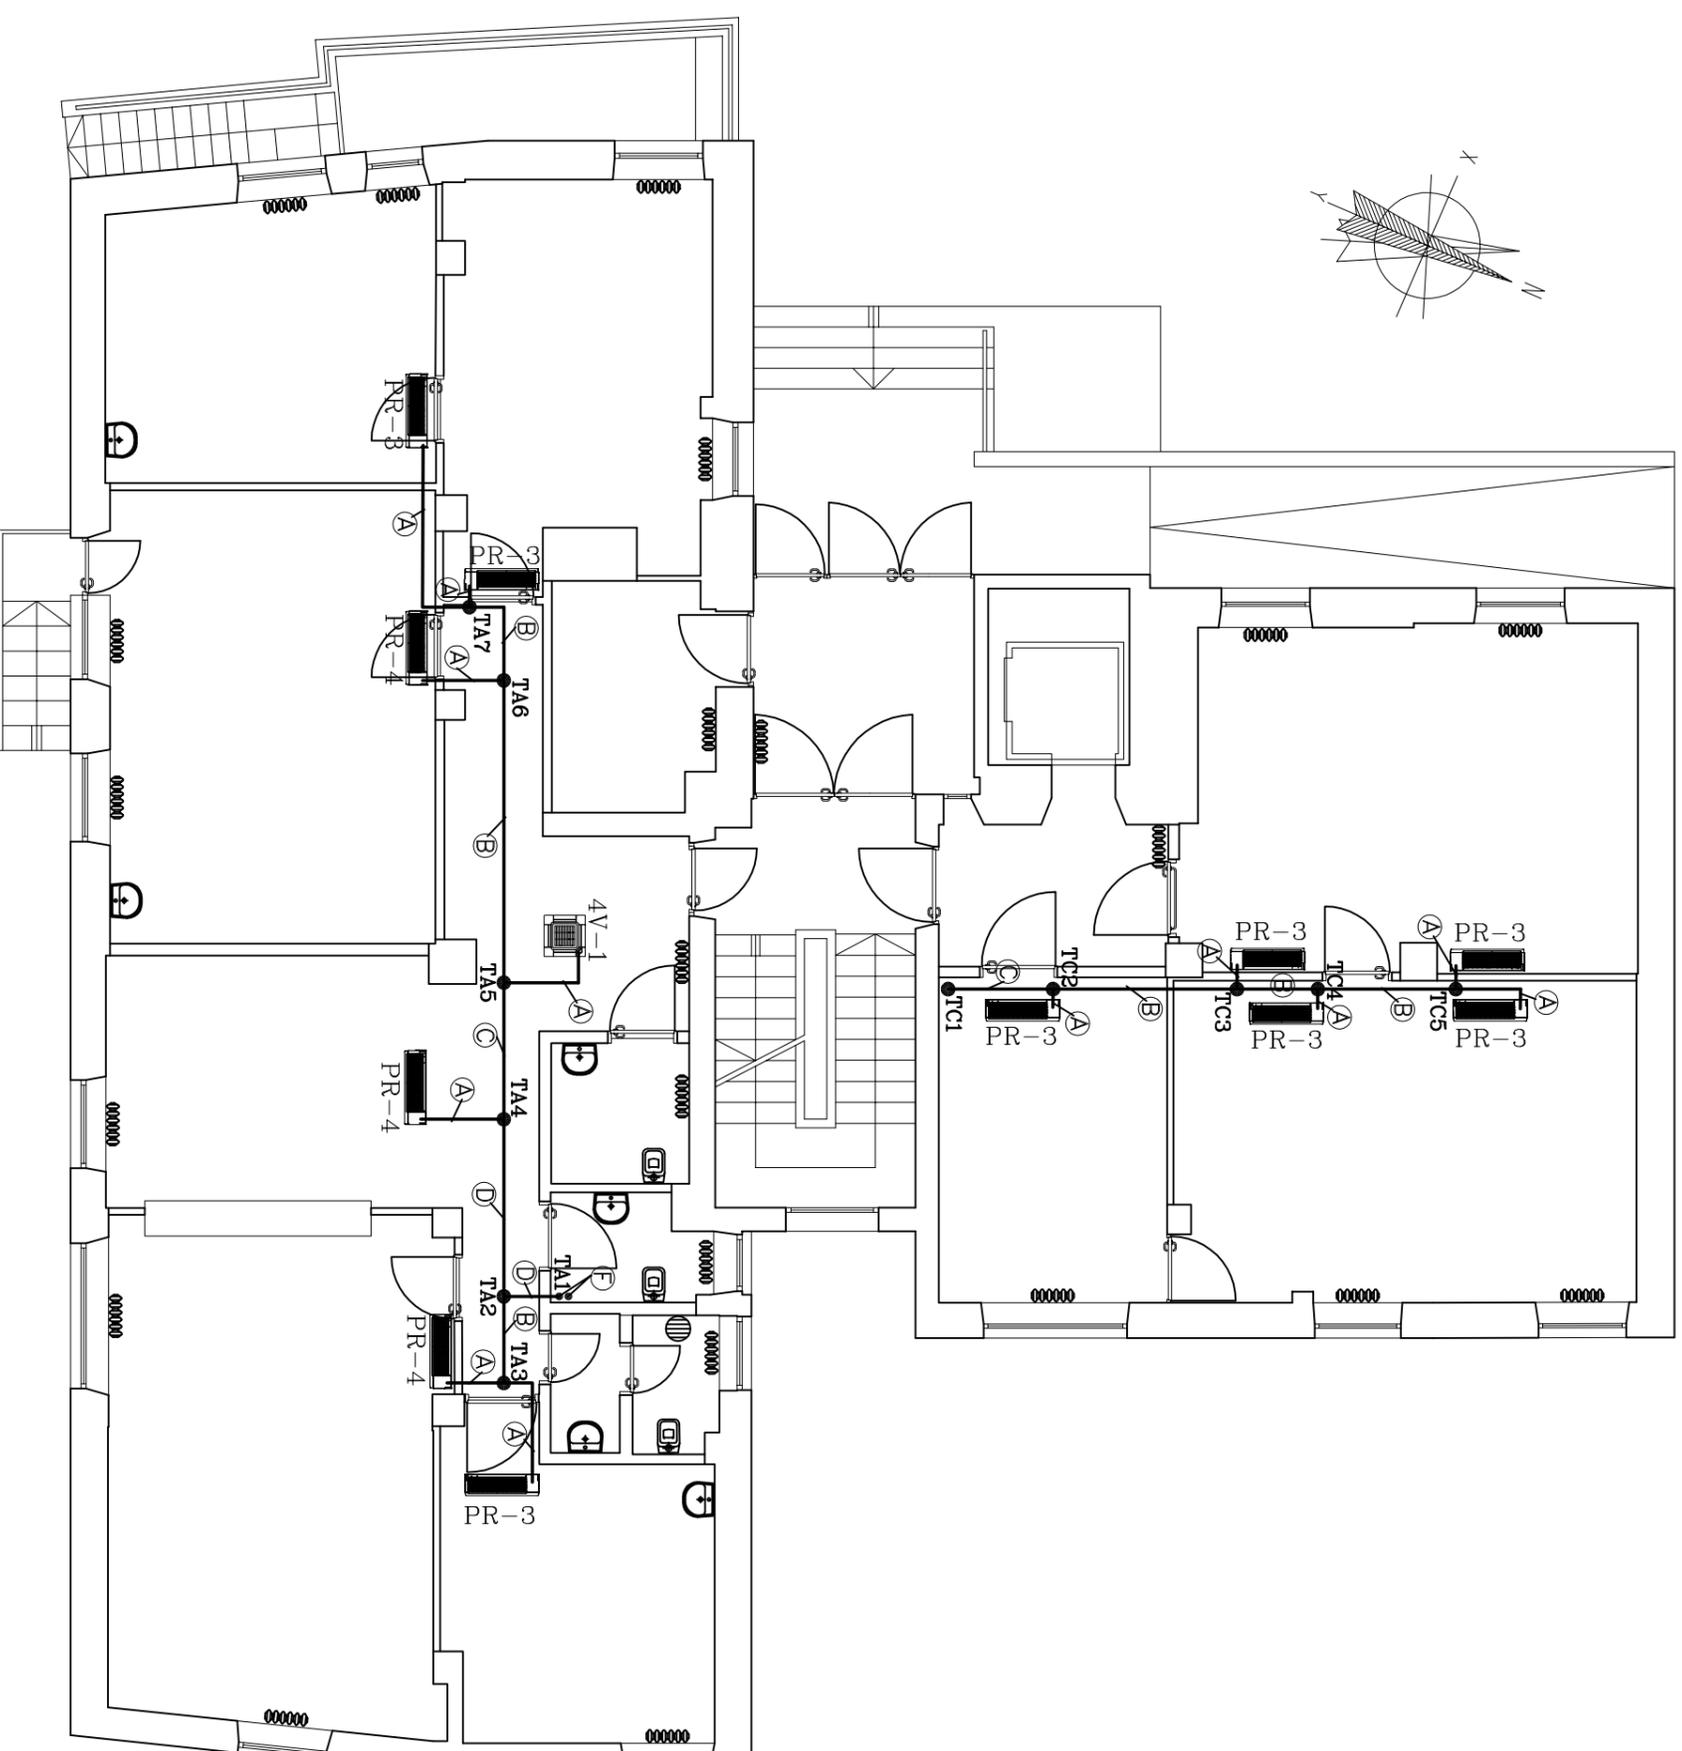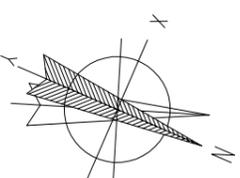

PIANTA PIANO TERRA  
 SCALA 1 : 100