



**Data di pubblicazione:** 07/11/2018

**Nome allegato:** 010\_ascensori esecutivo P07\_12-7-18-signed.pdf

**CIG:** 5427959D74;

**Nome procedura:** *Lavori di adeguamento degli impianti elevatori e messa a norma delle vie di fuga sede D.G. INPS di Via C. Beccaria, n. 29 – Roma.*

# PIANO SETTIMO

## DESTINAZIONI D'USO DEL PIANO: UFFICI

Interventi previsti al piano:

Opere murarie di allargamento del vano, sostituzione di porta, telaio e rivestimenti degli imbotti, soglia, rivestimento frontale con pannello ignifugo dettaglio (a)

Interventi previsti al piano:


Rimozione di porta, telaio, controtelaio, rivestimenti, chiusura del vano con muratura azzancata EI60, ripristino dello zoccolino in marmo, rasatura e tinteggiatura della parete.

Interventi previsti al piano:

Opere murarie di allargamento del vano e sostituzione di porte, telai e rivestimenti imbotti, soglia, rivestimento frontale con pannello ignifugo - dettaglio (b)

Interventi previsti al piano:


Opere murarie di allargamento del vano e Sostituzione di porte, telai e rivestimenti imbotti, soglia, rivestimento frontale con pannello ignifugo (c)

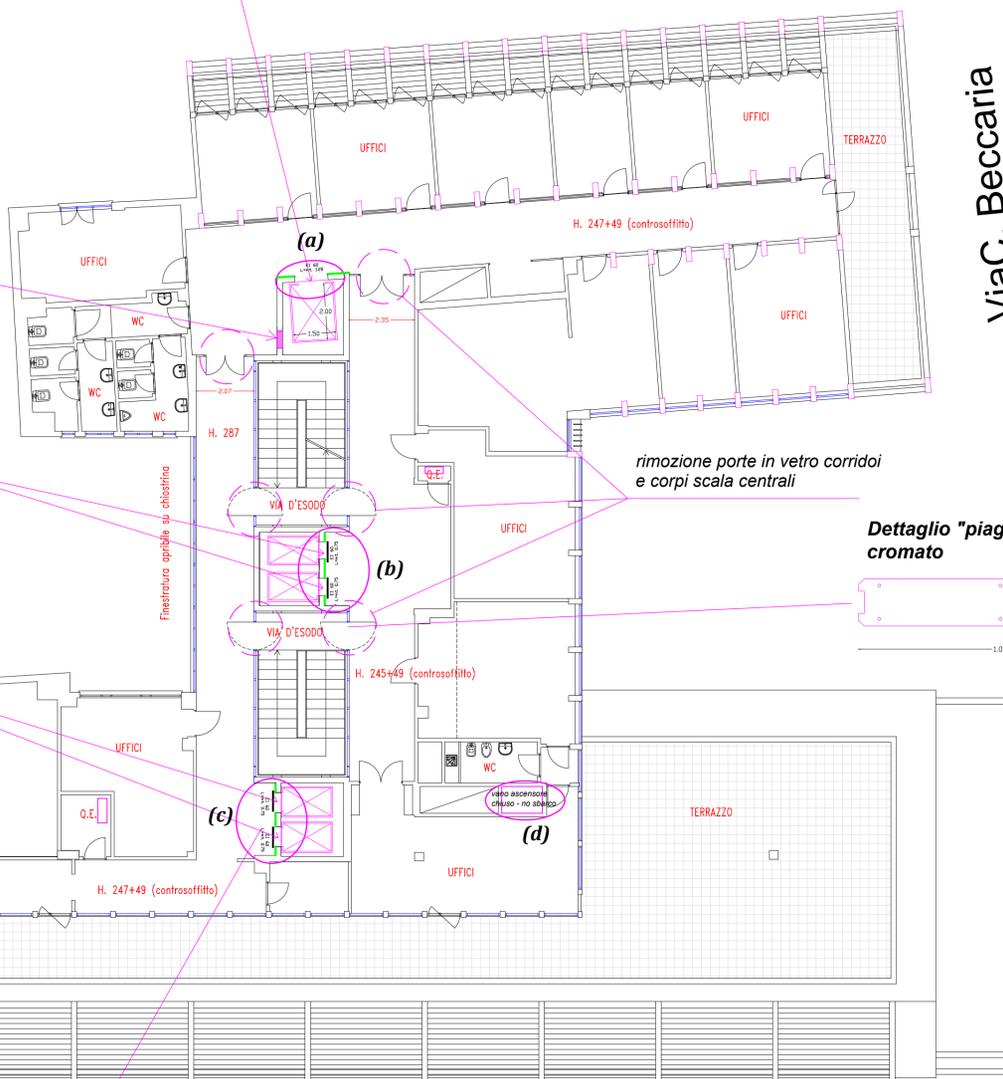

Via C. Beccaria

rimozione porte in vetro corridoi e corpi scala centrali

Dettaglio "piaggia" in acciaio cromato  
rapp. 1:10


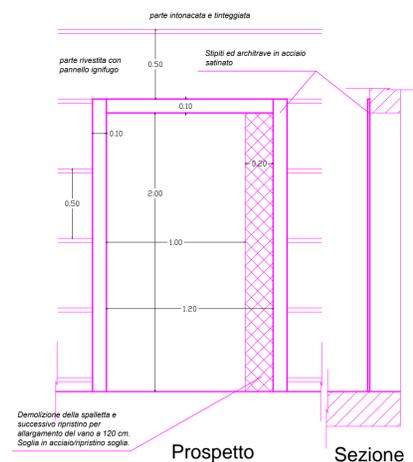


Dettaglio opere edili vano (a) ex montacarichi lato Tevere  
rapp. 1:20




Dettaglio "piaggia" porta in vetro corpo scala

Dettaglio opere edili vano (b) lato Beccaria  
rapp. 1:20

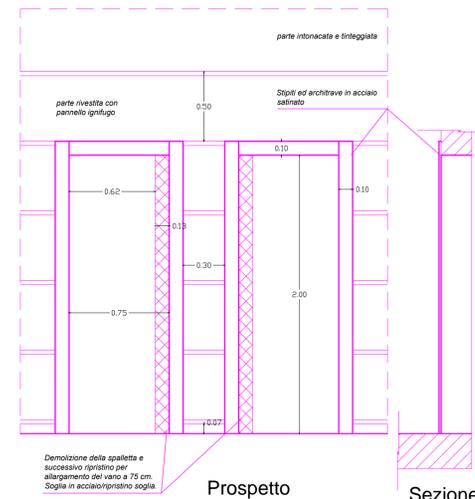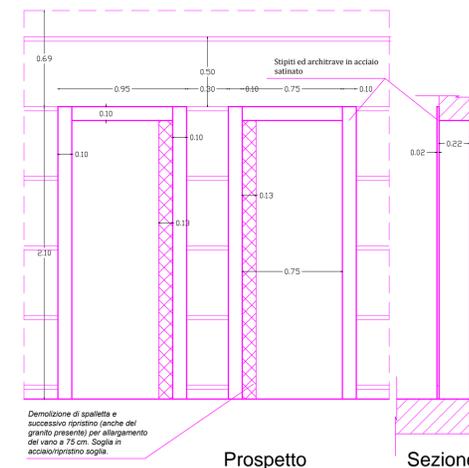

Dettaglio opere edili vano duplex (c) lato Romagnosi  
rapp. 1:20

La larghezza dei vani porta corrisponde a quella attuale. Da verificare lo spessore dei muri. Dimensioni tratte dagli esecutivi del 1963

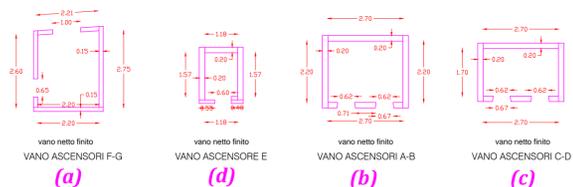

Sbarco ascensori C-D lato Romagnosi

Via G.D. Romagnosi

Particolari architettonici sbarchi

f.to Ing. Laura Gianzi

**INPS**  
Istituto Nazionale Previdenza Sociale

COORDINAMENTO GENERALE TECNICO EDILIZIO  
COORDINAMENTO GENERALE - VIALE A. BOLLANI, 42 - ROMA  
CTR - LAZIO - VIALE R. MARGHERITA, 206 - ROMA

Sede D.G. INPS - Coordinamento Generale Legale - Coordinamento Legale Distrettuale di Roma

LAVORI DI RIFACIMENTO DEGLI IMPIANTI ELEVATORI E MESSA A NORMA VIE DI FUGA PRESSO LA SEDE INPS D.G. DI VIA CESARE BECCARIA, 29 - ROMA

**PIANTA PIANO SETTIMO ARCHITETTONICO - OPERE EDILI: OPERE NEI VANI ASCENSORE, RIVESTIMENTO SBARCO ASCENSORI, VANI E PARETI**

R.U.P.: Arch. David Piervincenzi  
Progetto architettonico ed impianti elettromeccanici: Ing. Laura Gianzi

Progetto impianti elettrici elevatori: P.I. Andrea Frascolla  
Collaborazione ai computi: Geom. Vito Mainenti  
Coordinatore sicurezza progett.: Geom. Giovanni Felici

Scala: 1:100 - 1:20 - 1:25  
Data: Luglio 2018  
File: \_\_\_\_\_

TAV. **10**