



Data di pubblicazione: 07/11/2018

Nome allegato: *XXX_Layout cantiere e vie esodo_PSC del 07_07_2018_tav9-signed.pdf*

CIG: 5427959D74;

Nome procedura: *Lavori di adeguamento degli impianti elevatori e messa a norma delle vie di fuga sede D.G. INPS di Via C. Beccaria, n. 29 – Roma.*



INPS
Istituto Nazionale
Previdenza Sociale

CONSULENZA PROFESSIONALE TECNICO EDILIZIA
COORDINAMENTO GENERALE - VIALE A. BALLARIN, 42 - ROMA
CTR - LAZIO - VIALE R. MARGHERITA, 206 - ROMA

Sede D.G. INPS - Coordinamento Generale Legale - Coordinamento Legale Distrettuale di Roma

LAVORI DI RIFACIMENTO DEGLI IMPIANTI ELEVATORI E MESSA A NORMA VIE DI FUGA PRESSO LA SEDE D.G. DI VIA CESARE BECCARIA, 29 – ROMA.

Vie di esodo, uscite di sicurezza, dotazioni di sicurezza

PIANO 7
LAYOUT DI SICUREZZA N. 4


R.U.P.: Arch. David Piervincenzi
Progetto architettonico ed impianti elettromeccanici e D.L.: Ing. Laura Gianzi

Gruppo di lavoro: ing. Laura Gianzi
p.i. Andrea Frascolla
geom. Vito Mainenti
C.S.P.: geom. Giovanni Felici

TAV.

9

Scala: 1:100
Data: luglio 2018
File: 03_bipod cartiera e vie esodo PSC

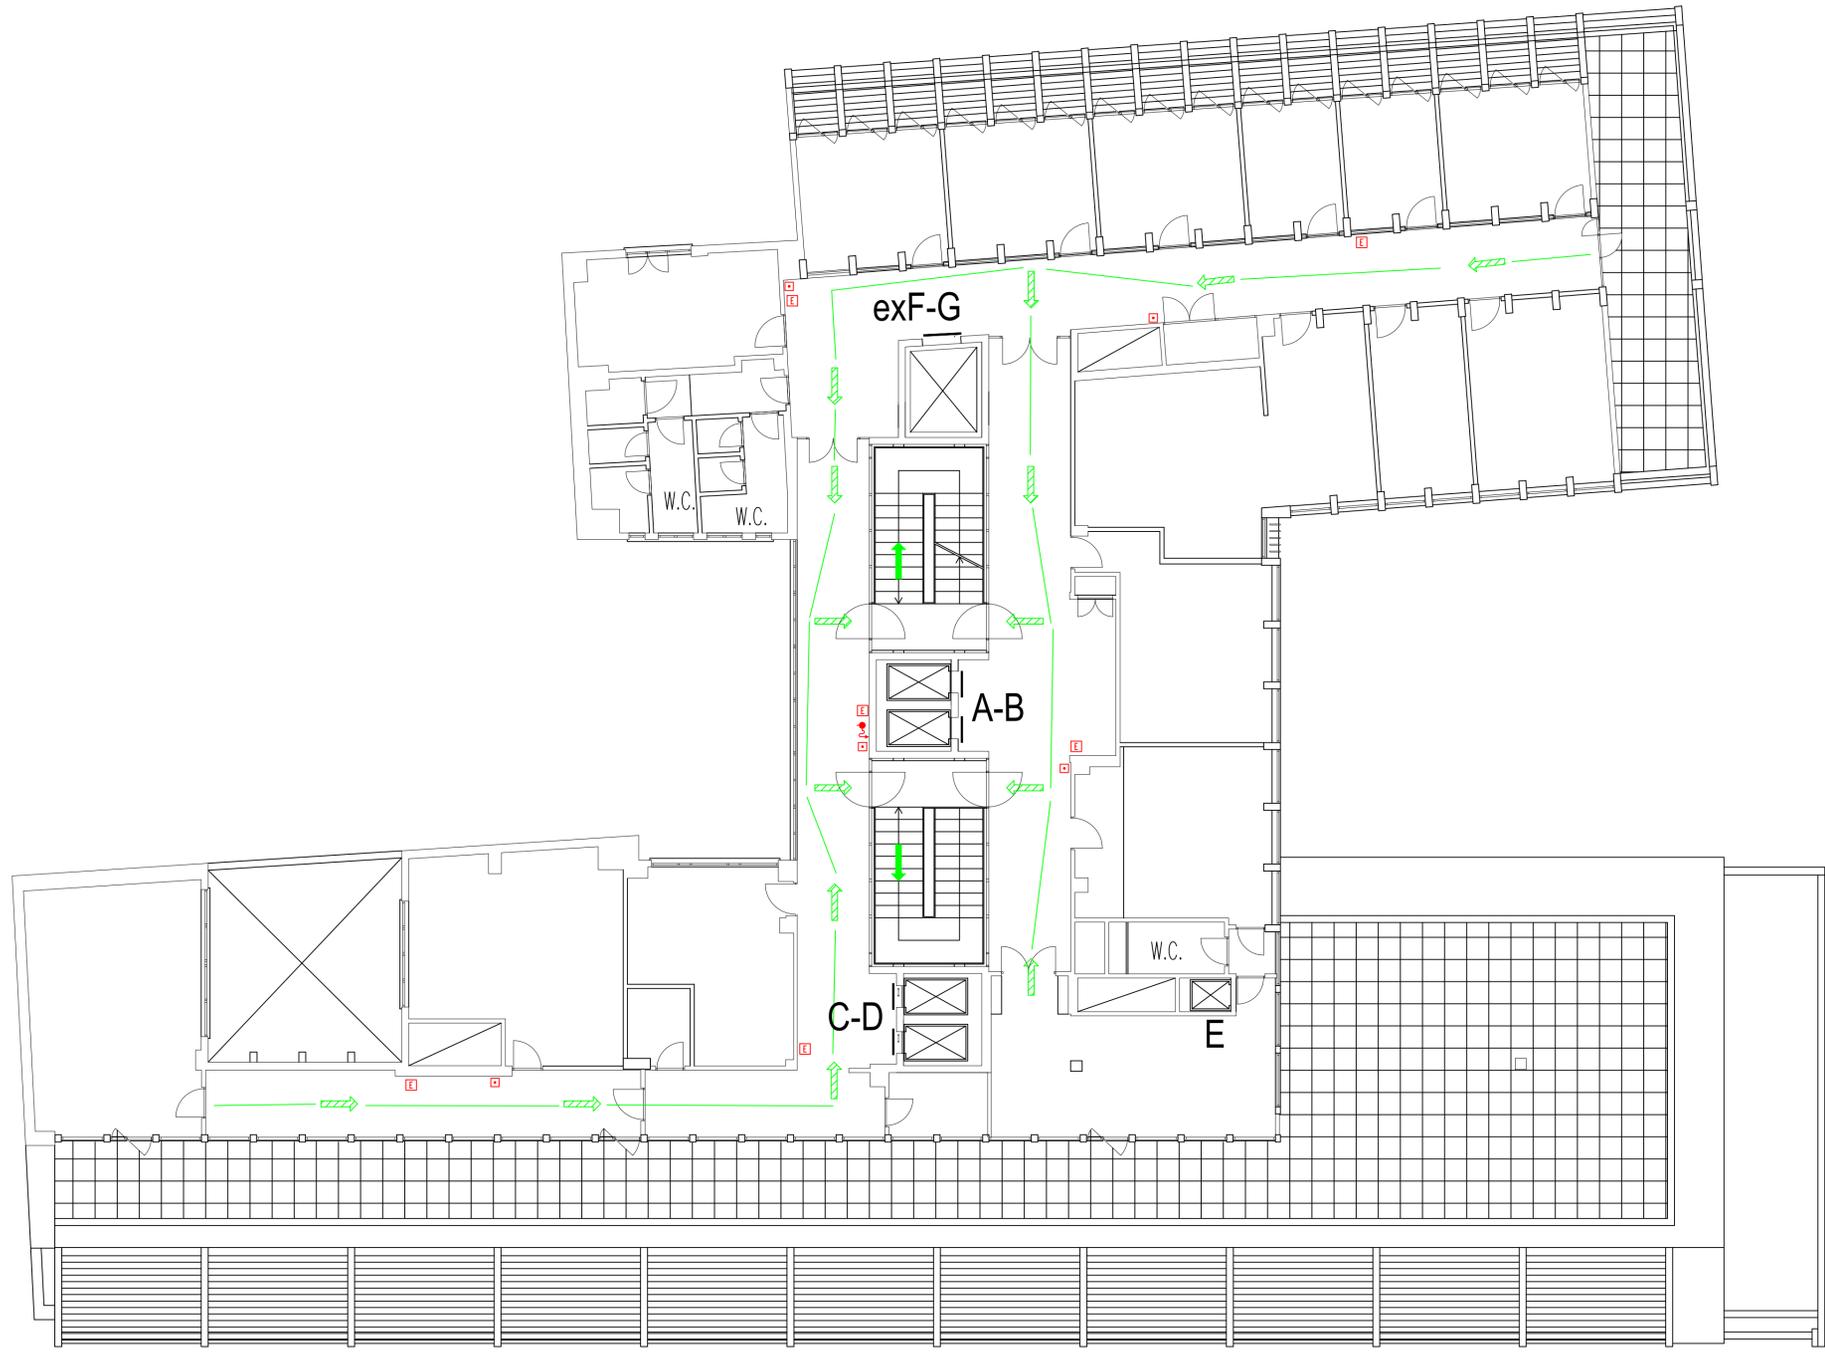

LEGENDA

⊖	RILEVATORE OTTICO DI FUMO COLLEGATO AL SISTEMA DI ALLARME ANTINCENDIO
■	PULSANTE DI ALLARME ANTINCENDIO COLLEGATO A CAMPANA
⚡	ATTACCO AUTOPOMPA UNI 70
⚡	IDRANTE A MURO UNI 45 LUNGHEZZA MANICHETTA mt 25
E	ESTINTORE PORTATILE A POLVERE Kg. 6 PER FUOCHI DI CLASSE A-B-C CAPACITA' ESTINGUENTE 21A-89B
E	ESTINTORE CARRELLATO Kg. 50
Co2	ESTINTORE PORTATILE CO2 Kg. 5 PER FUOCHI DI CLASSE B CAPACITA' ESTINGUENTE 113B
U.S.	CARTELLI DI SEGNALAZIONE USCITA DI EMERGENZA
→	PERCORSO DI USCITA ORIZZONTALE
→	PERCORSO DI USCITA VERSO IL BASSO
→	PERCORSO DI USCITA VERSO L'ALTO