




Data di pubblicazione: 27/05/2019

Nome allegato: *Pianta piano terra.pdf*

CIG: Z212830007;

Nome procedura: *procedura negoziata ai sensi del combinato disposto dell'art. 36, comma 2, lettera b) del D.Lgs n. 50 del 18 aprile 2016, tramite procedura telematica di approvvigionamento del mercato elettronico delle pubbliche amministrazioni (MePA), per l'affidamento dei lavori di realizzazione del nuovo impianto di condizionamento autonomo ad espansione diretta, a pompa di calore, a servizio dell'area utenza sita al piano terra della Direzione Provinciale di Venezia in Dorsoduro 3519/i.*

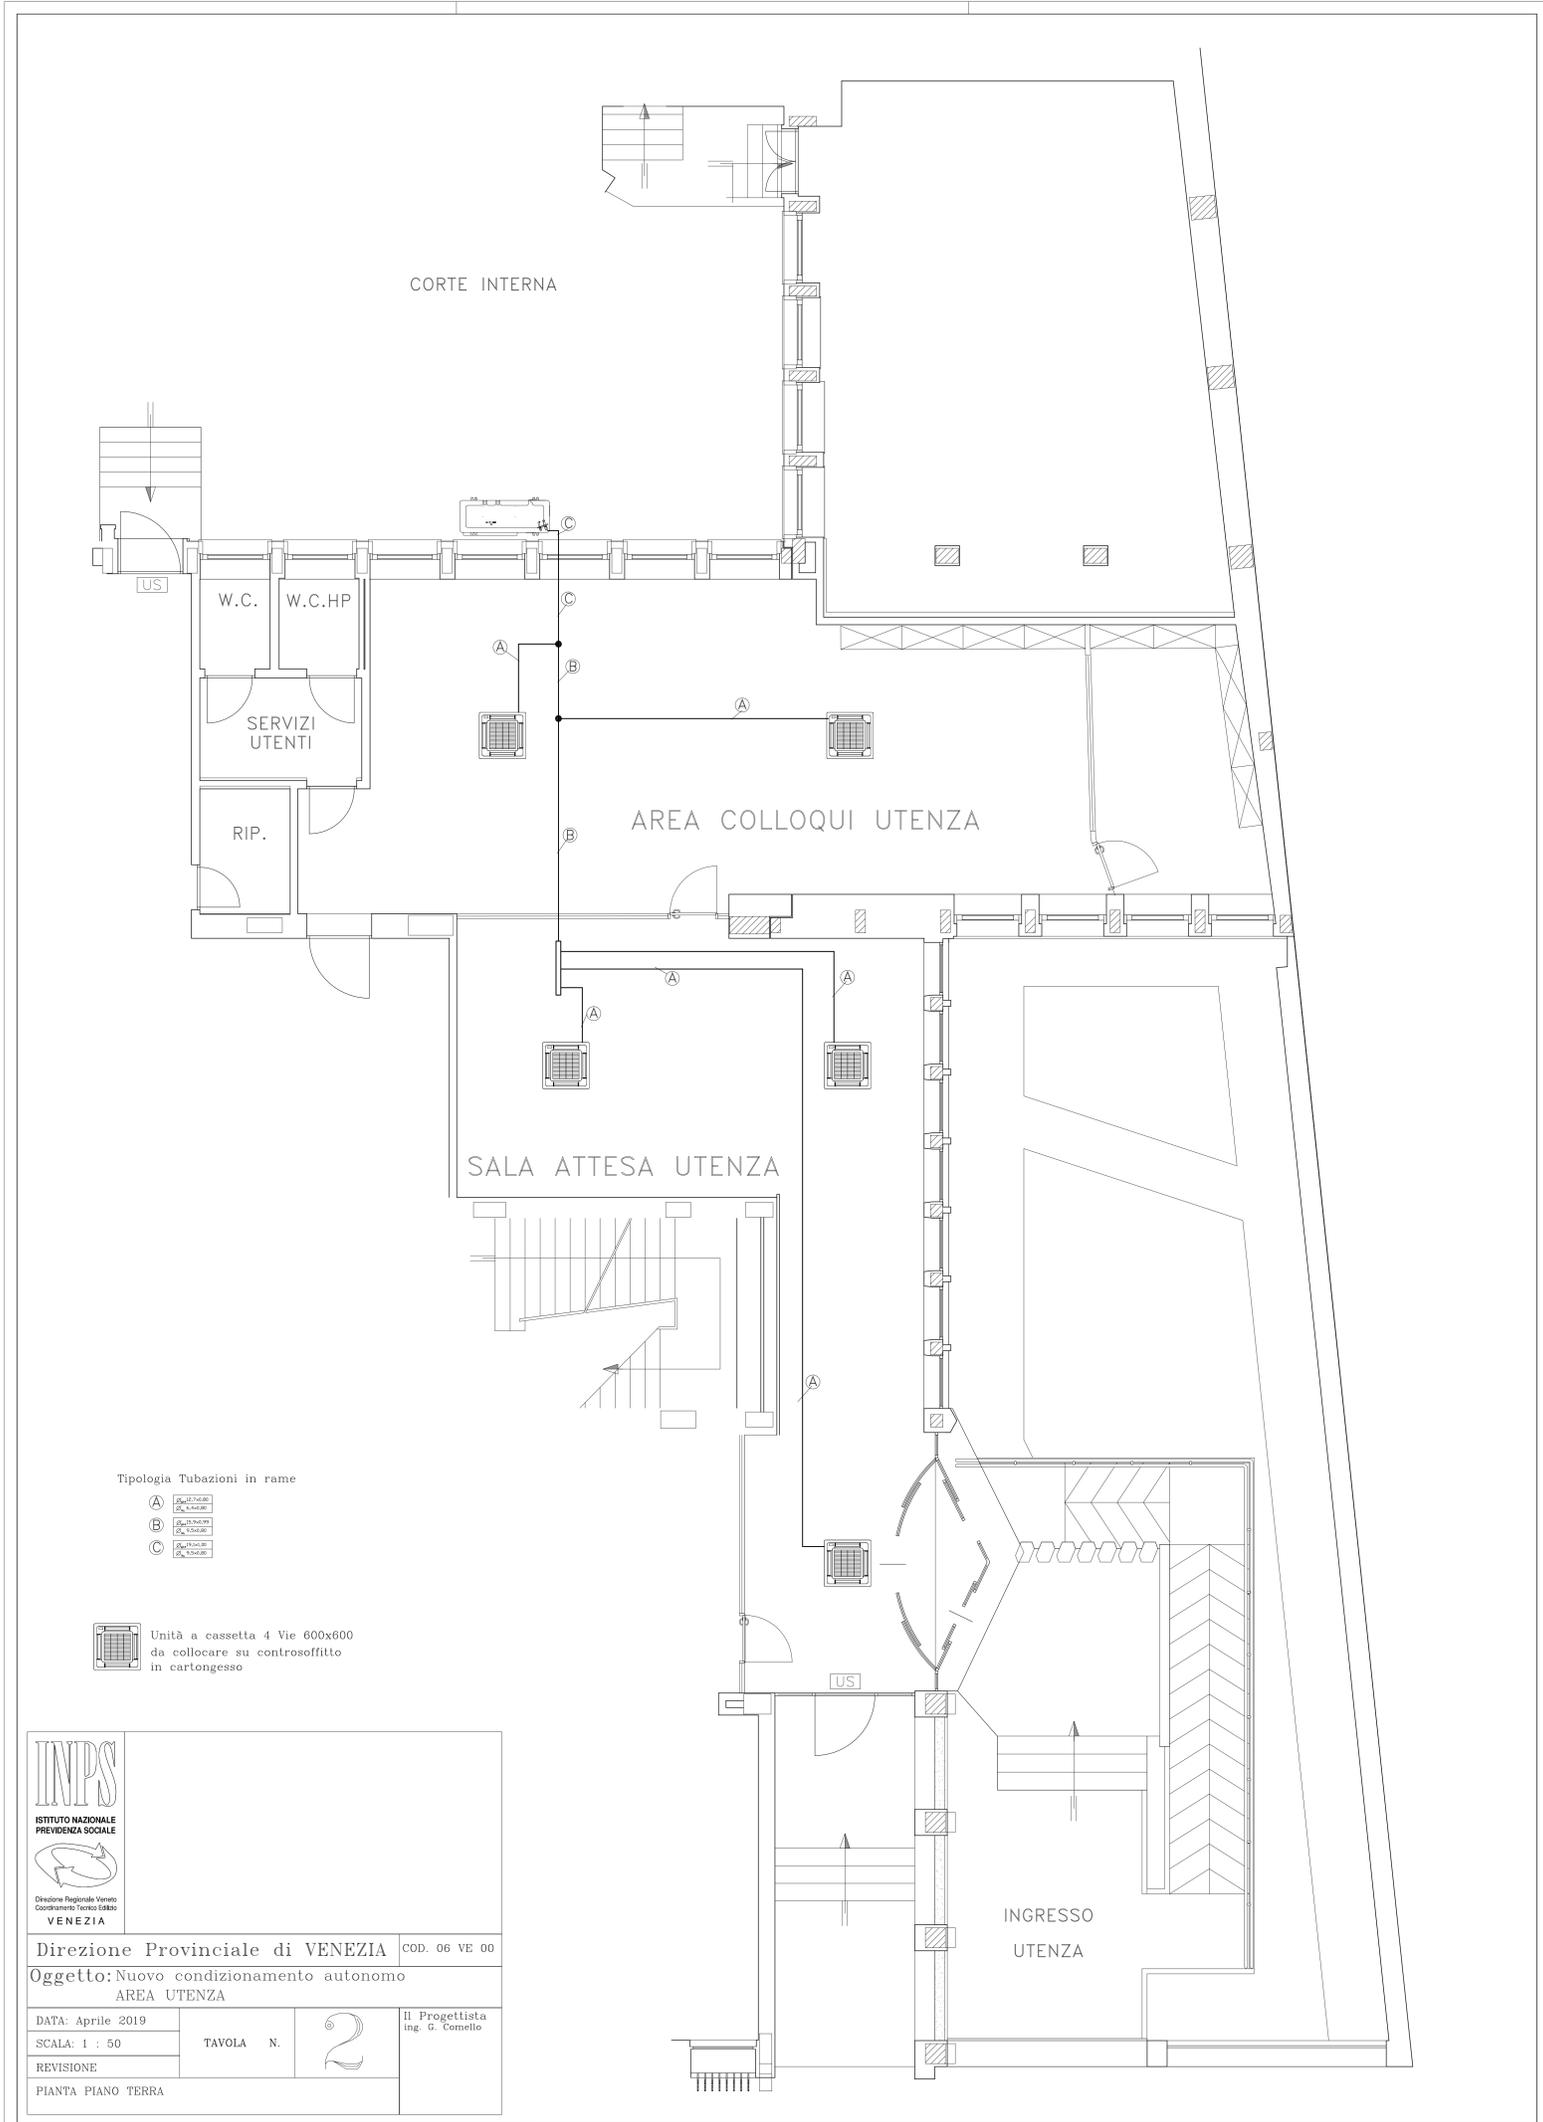

Tipologia Tubazioni in rame

- A Ø 12,7x0,6
- B Ø 15,8x0,6
- C Ø 21,3x0,6

Unità a cassetta 4 Vie 600x600 da collocare su controsoffitto in cartongesso

| | |
|---|---|
| ISTITUTO NAZIONALE PREVIDENZA SOCIALE <small>Direzione Regionale Veneto Coordinamento Tecnico E880 VENEZIA</small> | |
| Direzione Provinciale di VENEZIA COD. 06 VE 00 | |
| Oggetto: Nuovo condizionamento autonomo AREA UTENZA | |
| DATA: Aprile 2019 | Il Progettista ing. G. Comello |
| SCALA: 1 : 50 | TAVOLA N. 2 |
| REVISIONE | |
| PIANTA PIANO TERRA | |