




Data di pubblicazione: 31/05/2019

Nome allegato: *I_6 Model (1).pdf*

CIG: 790346841E;

Nome procedura: *Appalto lavori di "Fornitura posa in opera di apparecchi illuminanti ai piani terra, 3°, 4°, 5°, 6° e 7° della Sede regionale INPS Puglia"*

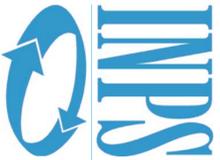

Istituto Nazionale della Previdenza Sociale
Direzione Regionale Puglia

DESCRIZIONE

SEDE REGIONALE INPS PUGLIA
via Putignano 108

Lavori di:

IMPIANTO DI ILLUMINAZIONE PIANO SETTIMO

PROGETTISTI

per. Ind. Ruggiero Frisario - Ufficio Tecnico INPS Puglia

TAVOLE:

1.6

DITTA ESECUTRICE

Rev. _____ Data _____

SCALA: 1/100


NUMERO FILE: _____

simboli e firme:

LEGENDA IMPIANTO ELETTRICO

- mm* tubazione a parete da incasso
- o canalizz. a parete in pvc in controsoffitto
 - o canalizz. in metallo in controsoffitto
 - cassetta derivazione a pavimento IP 44
 - colonna attrezzata soffitto-pavimento
 - ▣ cavedio
 - cassetta principale di derivazione
 - ▢ quadro elettrico di piano o di zona
 - cassetta di derivazione
 - ▢ armadio di cablaggio
 - ⊠ interruttore di emergenza in custodia per archivio
 - ⊠ interruttore di emergenza in custodia per archivio e n.2 prese schuko 16A+T
 - ⊠ punto presa, scatola con n.1 presa a passo doppio 10/16A+T
 - ⊠ punto presa, scatola con n.1 presa a passo doppio 10/16A+T e n.2 prese schuko 16A+T
 - ⊠ punto presa 2x16A + T protetta con int. aut. m. t. 2x16 A
 - ⊠ punto presa doppia di cablaggio
 - ⊠ punto luce
 - ⊠ punto luce a parete
 - ⊠ rivelatore presenza per punti luce
 - ⊠ interruttori
 - ⊠ deviatore luce
 - ⊠ pulsante a relè per punti luce
 - ⊠ apparecchio illuminante autonomo di sicurezza
 - ⊠ Segnalazione uscita di sicurezza
- 2x28 W HF LED 2x54 W HF LED Apparecchio illuminante a plafone o sospensione
- 1x38 W stagno 2x35 W stagno LED stagno Apparecchio illuminante stagno IP >= 44
- 4x14 W LED 1x54 W LED Apparecchio illuminante a plafone o sospeso da controsoffitto
- Interruttore bipolare
- Suoneria componello ingresso
- Luci di chiamata sopra porta + suoneria
- Pulsante di chiamata a tirante

7° p.

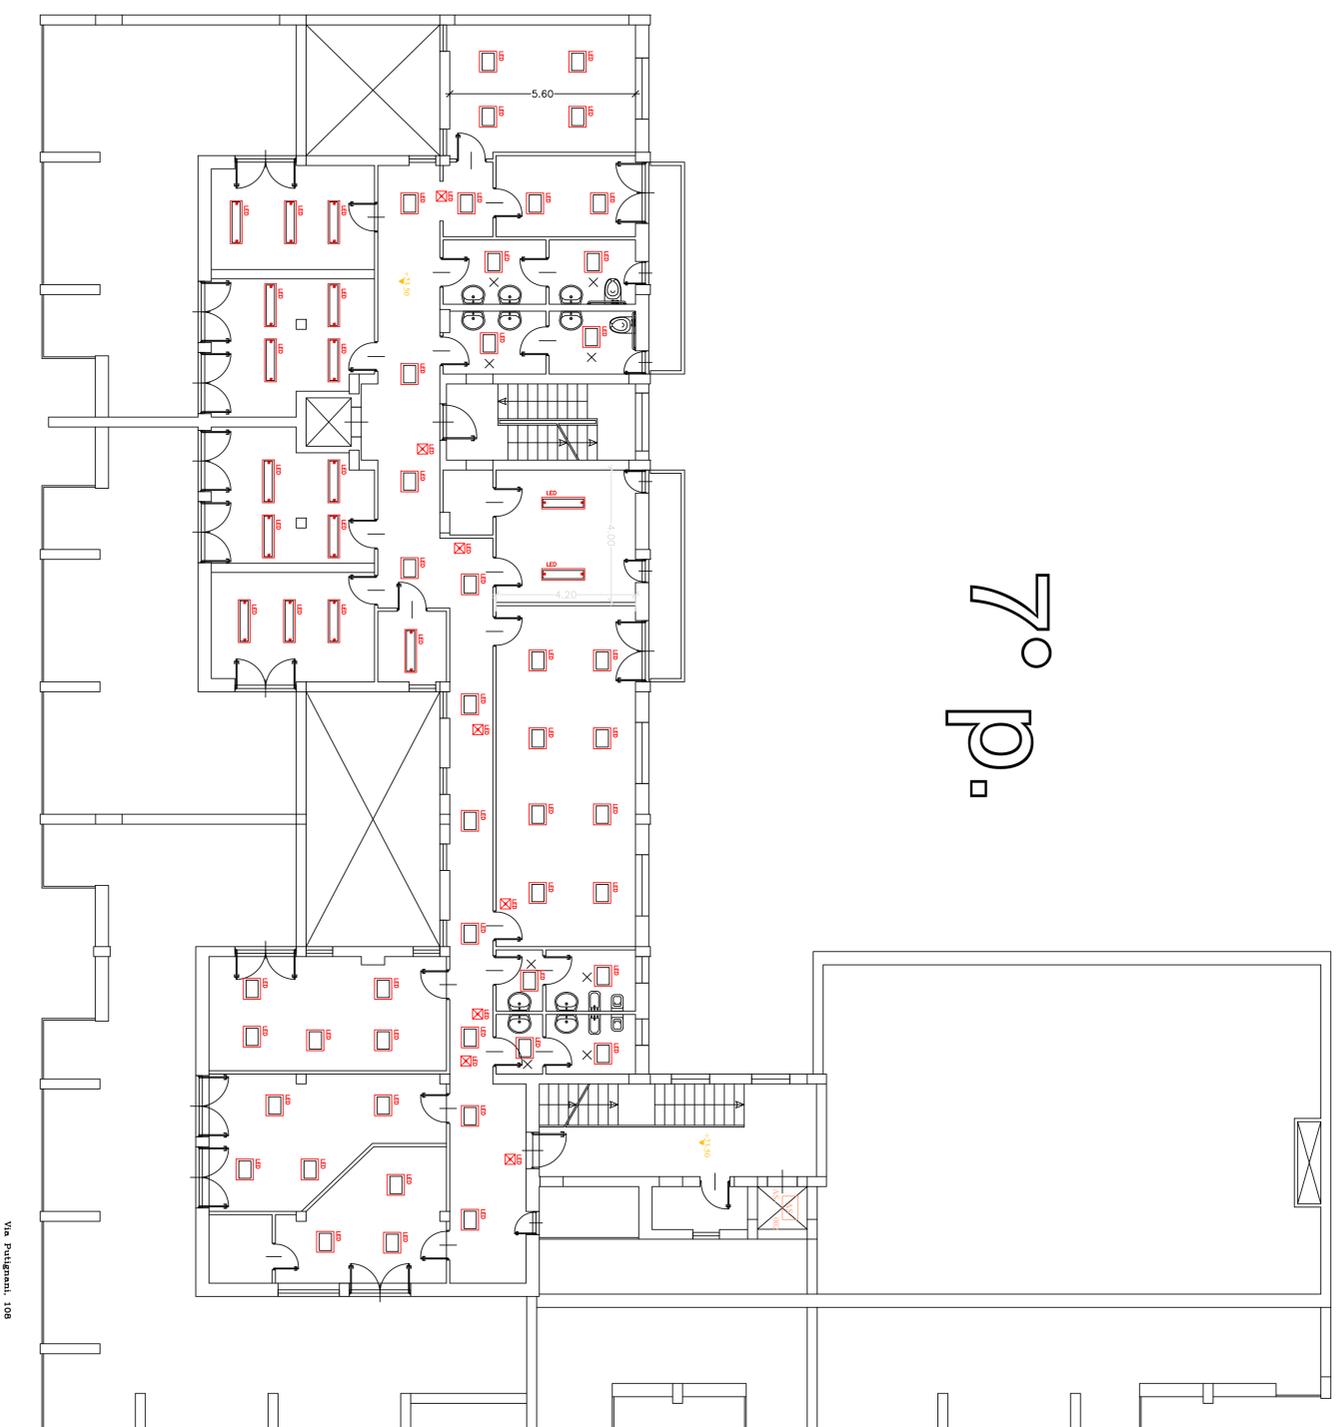

Via Putignano, 108