




Data di pubblicazione: 17/04/2020

Nome allegato: *Controsoffitto e illuminazione.pdf*

CIG: 8270020C63;

Nome procedura: *procedura negoziata ai sensi dell'art. 36, comma 2, lettera c) del D.Lgs. n. 50 del 18 aprile 2016, tramite procedura telematica di approvvigionamento del mercato elettronico delle pubbliche amministrazioni (MePA), per l'affidamento dei lavori di manutenzione straordinaria relativi all'intervento per la realizzazione di un nuovo impianto di condizionamento ad espansione diretta a pompa di calore presso l'area utenza sita al piano terra e sostituzione fan-coils a servizio dello stabile adibito ad Agenzia Complessa INPS di Mestre - Via Dante 95.*

PIANO TERRA

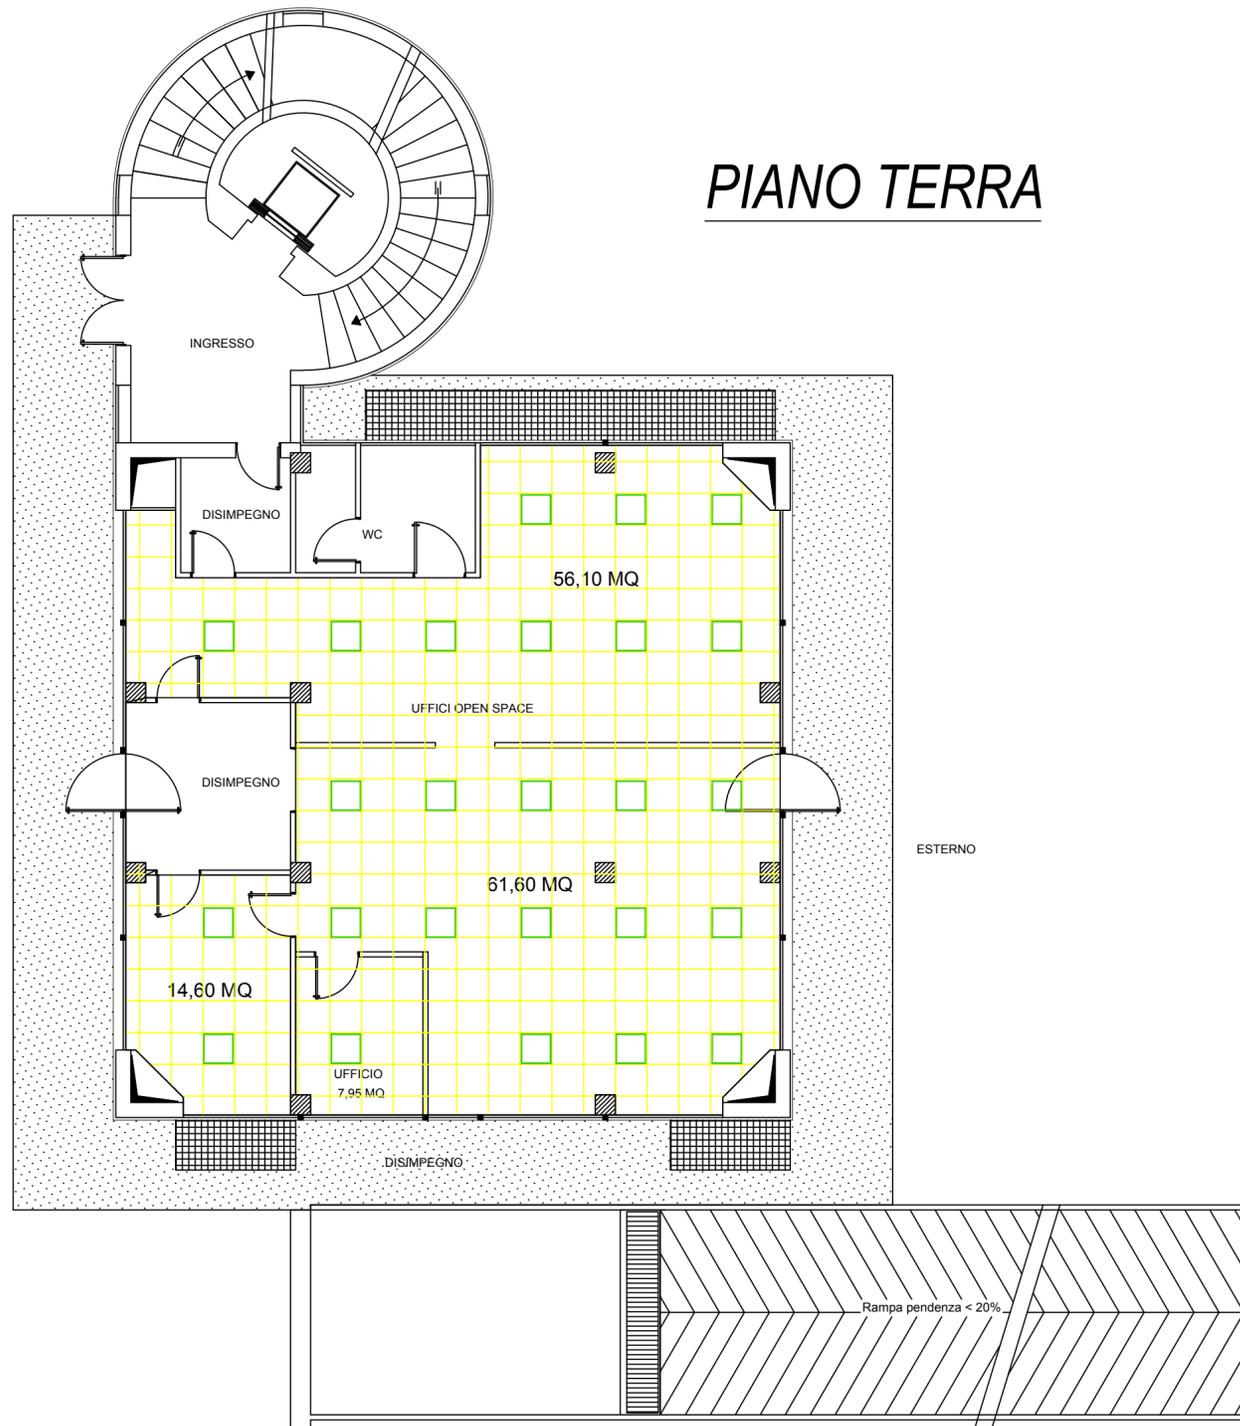

Direzione Regionale VENETO
 Agenzia Complessa INPS di Mestre
 Via Dante, 95 – Mestre Venezia

COD. 06 VE 98

Oggetto: Manutezione straordinaria per Nuovo impianto di CDZ
 ad espansione diretta a pompa di calore, area utenza PT
 e sostituzione ventilconvettori

DATA: Febbraio 2020

SCALA: 1 : 100

REVISIONE

TAVOLA N.

3

Il Progettista
 ing. G. Comello

PIANTA PIANO TERRA – IMPIANTO ILLUMINAZIONE A LED E
 CONTROSOFFITTO 600x600