




Data di pubblicazione: 17/04/2020

Nome allegato: *Pianta piano terra.pdf*

CIG: 8270020C63;


Nome procedura: *procedura negoziata ai sensi dell'art. 36, comma 2, lettera c) del D.Lgs. n. 50 del 18 aprile 2016, tramite procedura telematica di approvvigionamento del mercato elettronico delle pubbliche amministrazioni (MePA), per l'affidamento dei lavori di manutenzione straordinaria relativi all'intervento per la realizzazione di un nuovo impianto di condizionamento ad espansione diretta a pompa di calore presso l'area utenza sita al piano terra e sostituzione fan-coils a servizio dello stabile adibito ad Agenzia Complessa INPS di Mestre - Via Dante 95.*

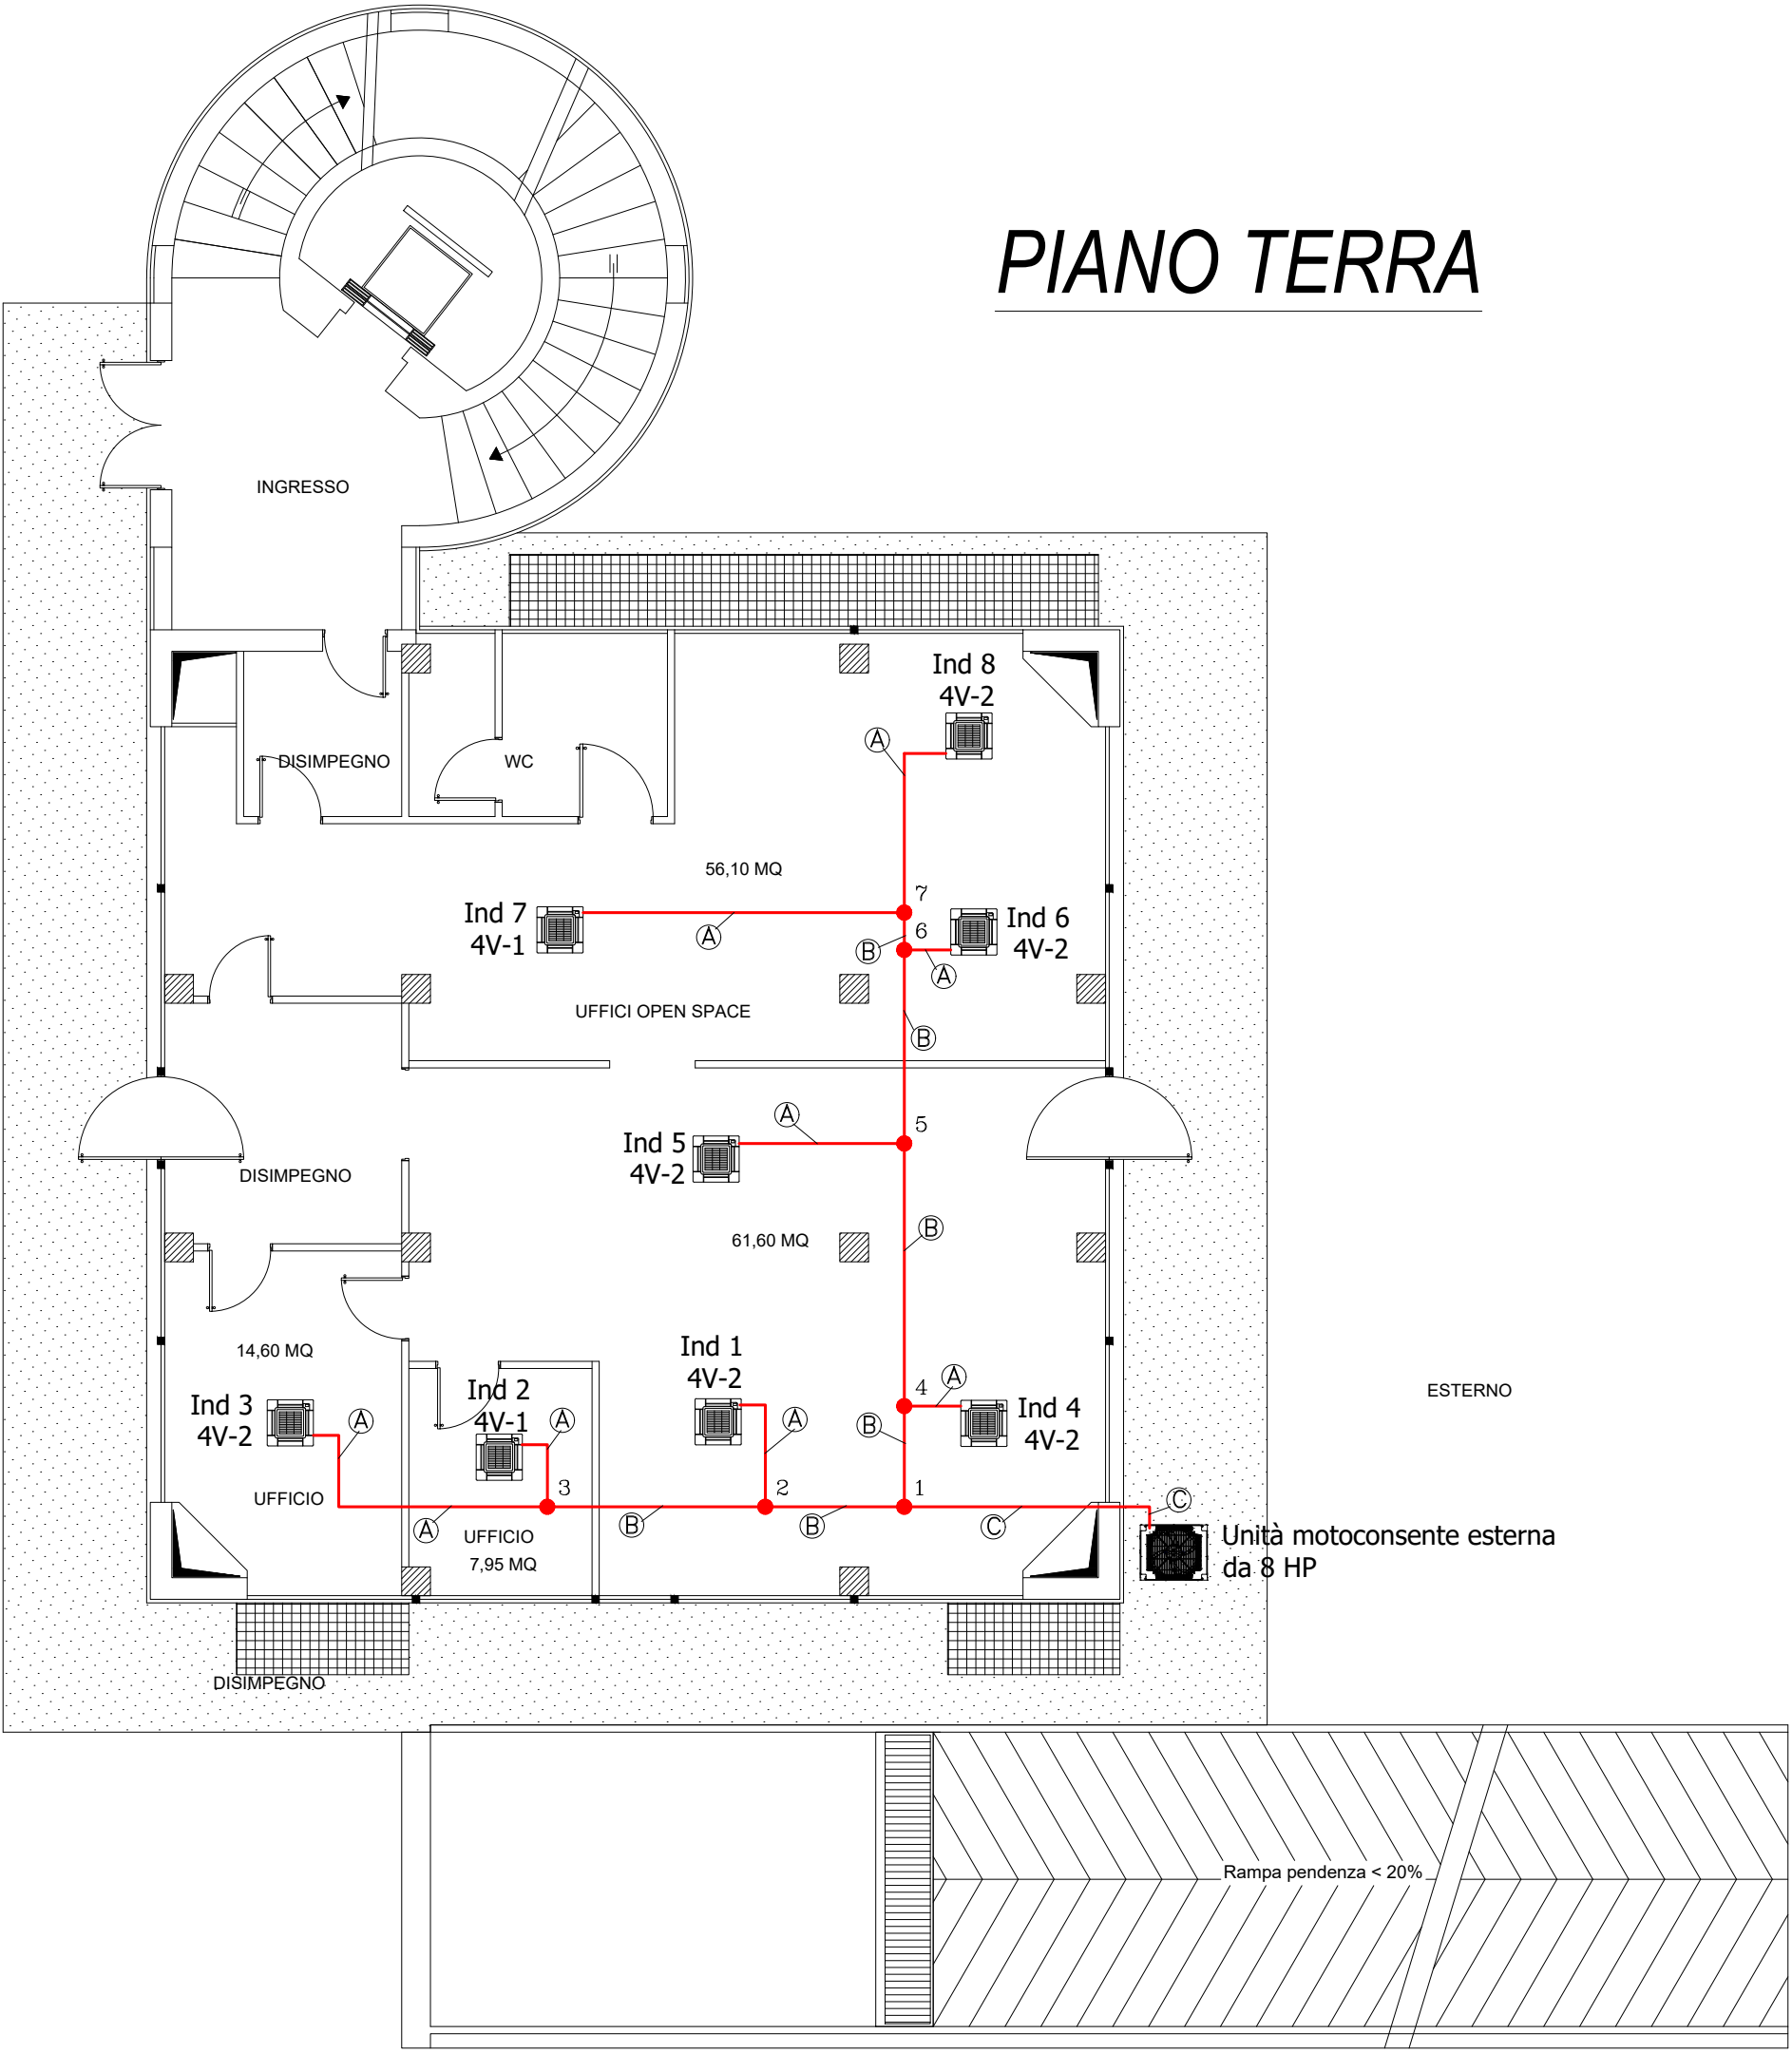

PIANO TERRA

Tipologia Tubazioni in rame

A	\varnothing_{int} 12,7x0,80 \varnothing_{ext} 6,4x0,80
B	\varnothing_{int} 15,9x0,99 \varnothing_{ext} 9,5x0,80
C	\varnothing_{int} 19,1x1,00 \varnothing_{ext} 9,5x0,80

 

Giunto di derivazione

4V-X




Unità interna a Cassetta 4 vie 600x600
X = Taglia Potenzialità

TABELLA TAGLIA POTENZIALITA'		
	Raffreddamento	Riscaldamento
1	2,2 KW	2,5 KW
2	2,8 KW	3,2 KW

INPS

ISTITUTO NAZIONALE
PREVIDENZA SOCIALE

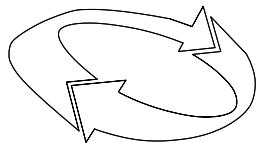

Direzione Regionale Veneto
Coordinamento Tecnico Edilizio
VENEZIA

Direzione Regionale VENETO
Agenzia Complessa INPS di Mestre
Via Dante, 95 – MestreVenezia

COD. 06 VE 98

Oggetto: Manutezione straordinaria per Nuovo impianto di CDZ
ad espansione diretta a pompa di calore, area utenza PT
e sostituzione ventilconvettori

DATA: Febbraio 2020

SCALA: 1 : 100

REVISIONE

TAVOLA N.

1

Il Progettista
ing. G. Comello

PIANTA PIANO TERRA – IMPIANTO AD ESPANSIONE DIRETTA