


SCHEMA COLLEGAMENTO GRUPPI FRIGO

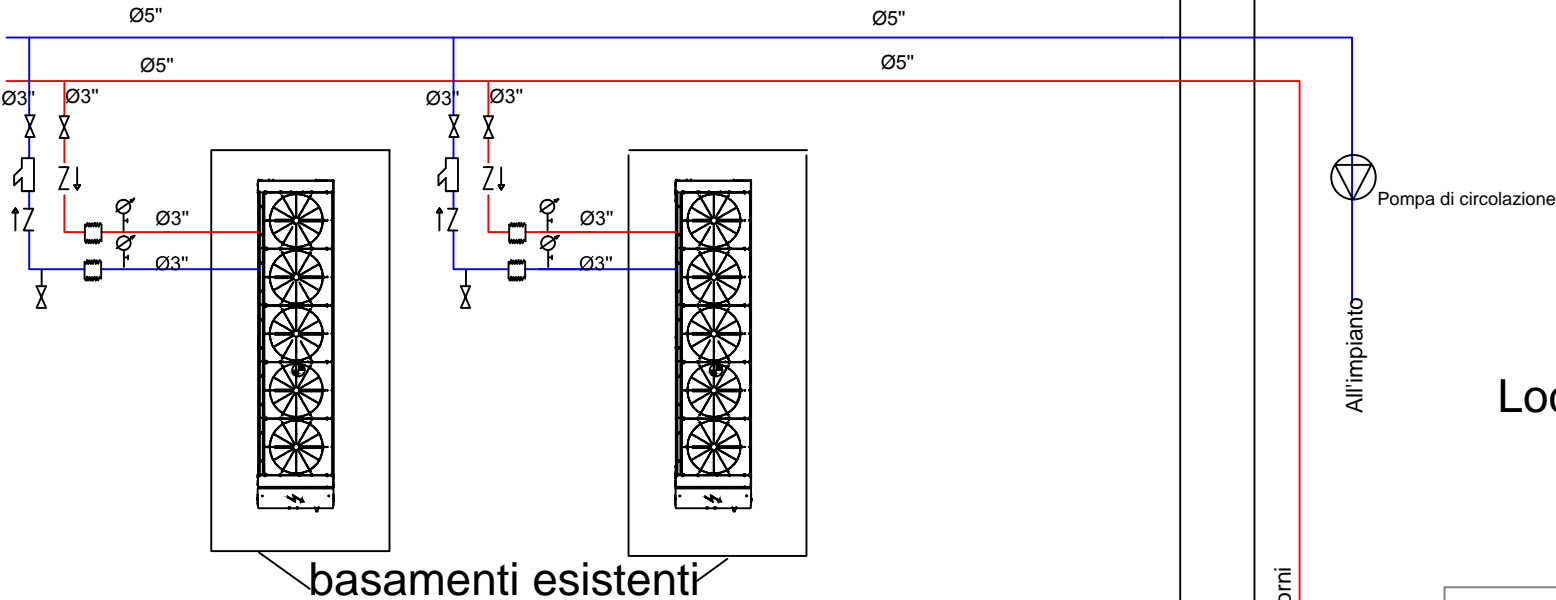

Piano di copertura



Legenda

	valvola di intercettazione
	valvola di ritegno
	giunto
	filtro a cestello
	Termometro a quadrante

IL COMMITTENTE DIREZIONE REGIONALE LOMBARDA Via M. Gonzaga, 6 MILANO IL DIRETTORE REGIONALE Dot. Giuliano Quattrone	INPS ISTITUTO NAZIONALE PREVIDENZA SOCIALE	
	Ristrutturazione funzionale: PIANO TERRA SEDE PROVINCIALE DI LECCO	
	COORDINAMENTO ATTIVITA' TECNICO EDILIZIA Via M. Gonzaga, 6 MILANO	
	IL RESPONSABILE DEL PROCEDIMENTO Ing. Domenico Giuseppe Pasciulli (Tecnico Dipendente Inps)	
	PROGETTISTI PROGETTO ARCHITETTONICO PROGETTO CLIMATIZZAZIONE Per. Ing. Giuseppe Gigliotti (Tecnico Dipendente Inps) PROGETTO IMPIANTI ELETTRICI	
DIREZIONE LAVORI Giuseppe Per. Ing. Gigliotti (Tecnico Dipendente Inps)	TAV. 1/1	
IMPRESA		
PIANO Quarto		
Scala 1:100	Data 20/01/17	Firma TAV 4 - MI-NORD.dwg
Approvato	Approvato	Approvato