



| LEGENDA | | | |
|---------|-------------------|--|--------------------------|
| | ATTACCO AUTOPOMPA | | IMPIANTO DI ALLARME |
| | NASPD | | SIRENA PIEZOLETRICA |
| | ESTINTORE | | USCITA VERSO IL BASSO |
| | RIVELATORE | | USCITA ORIZZONTALE |
| | | | RIPETITORE DITICO |
| | | | LUCE DI EMERGENZA |
| | | | linea imp. antincendio |
| | | | Serba toi HFC125 |
| | | | PORTA REI |
| | | | EVAQUATORI FUMO E CALORE |
| | | | EFC |
| | | | ugelli imp. antincendio |

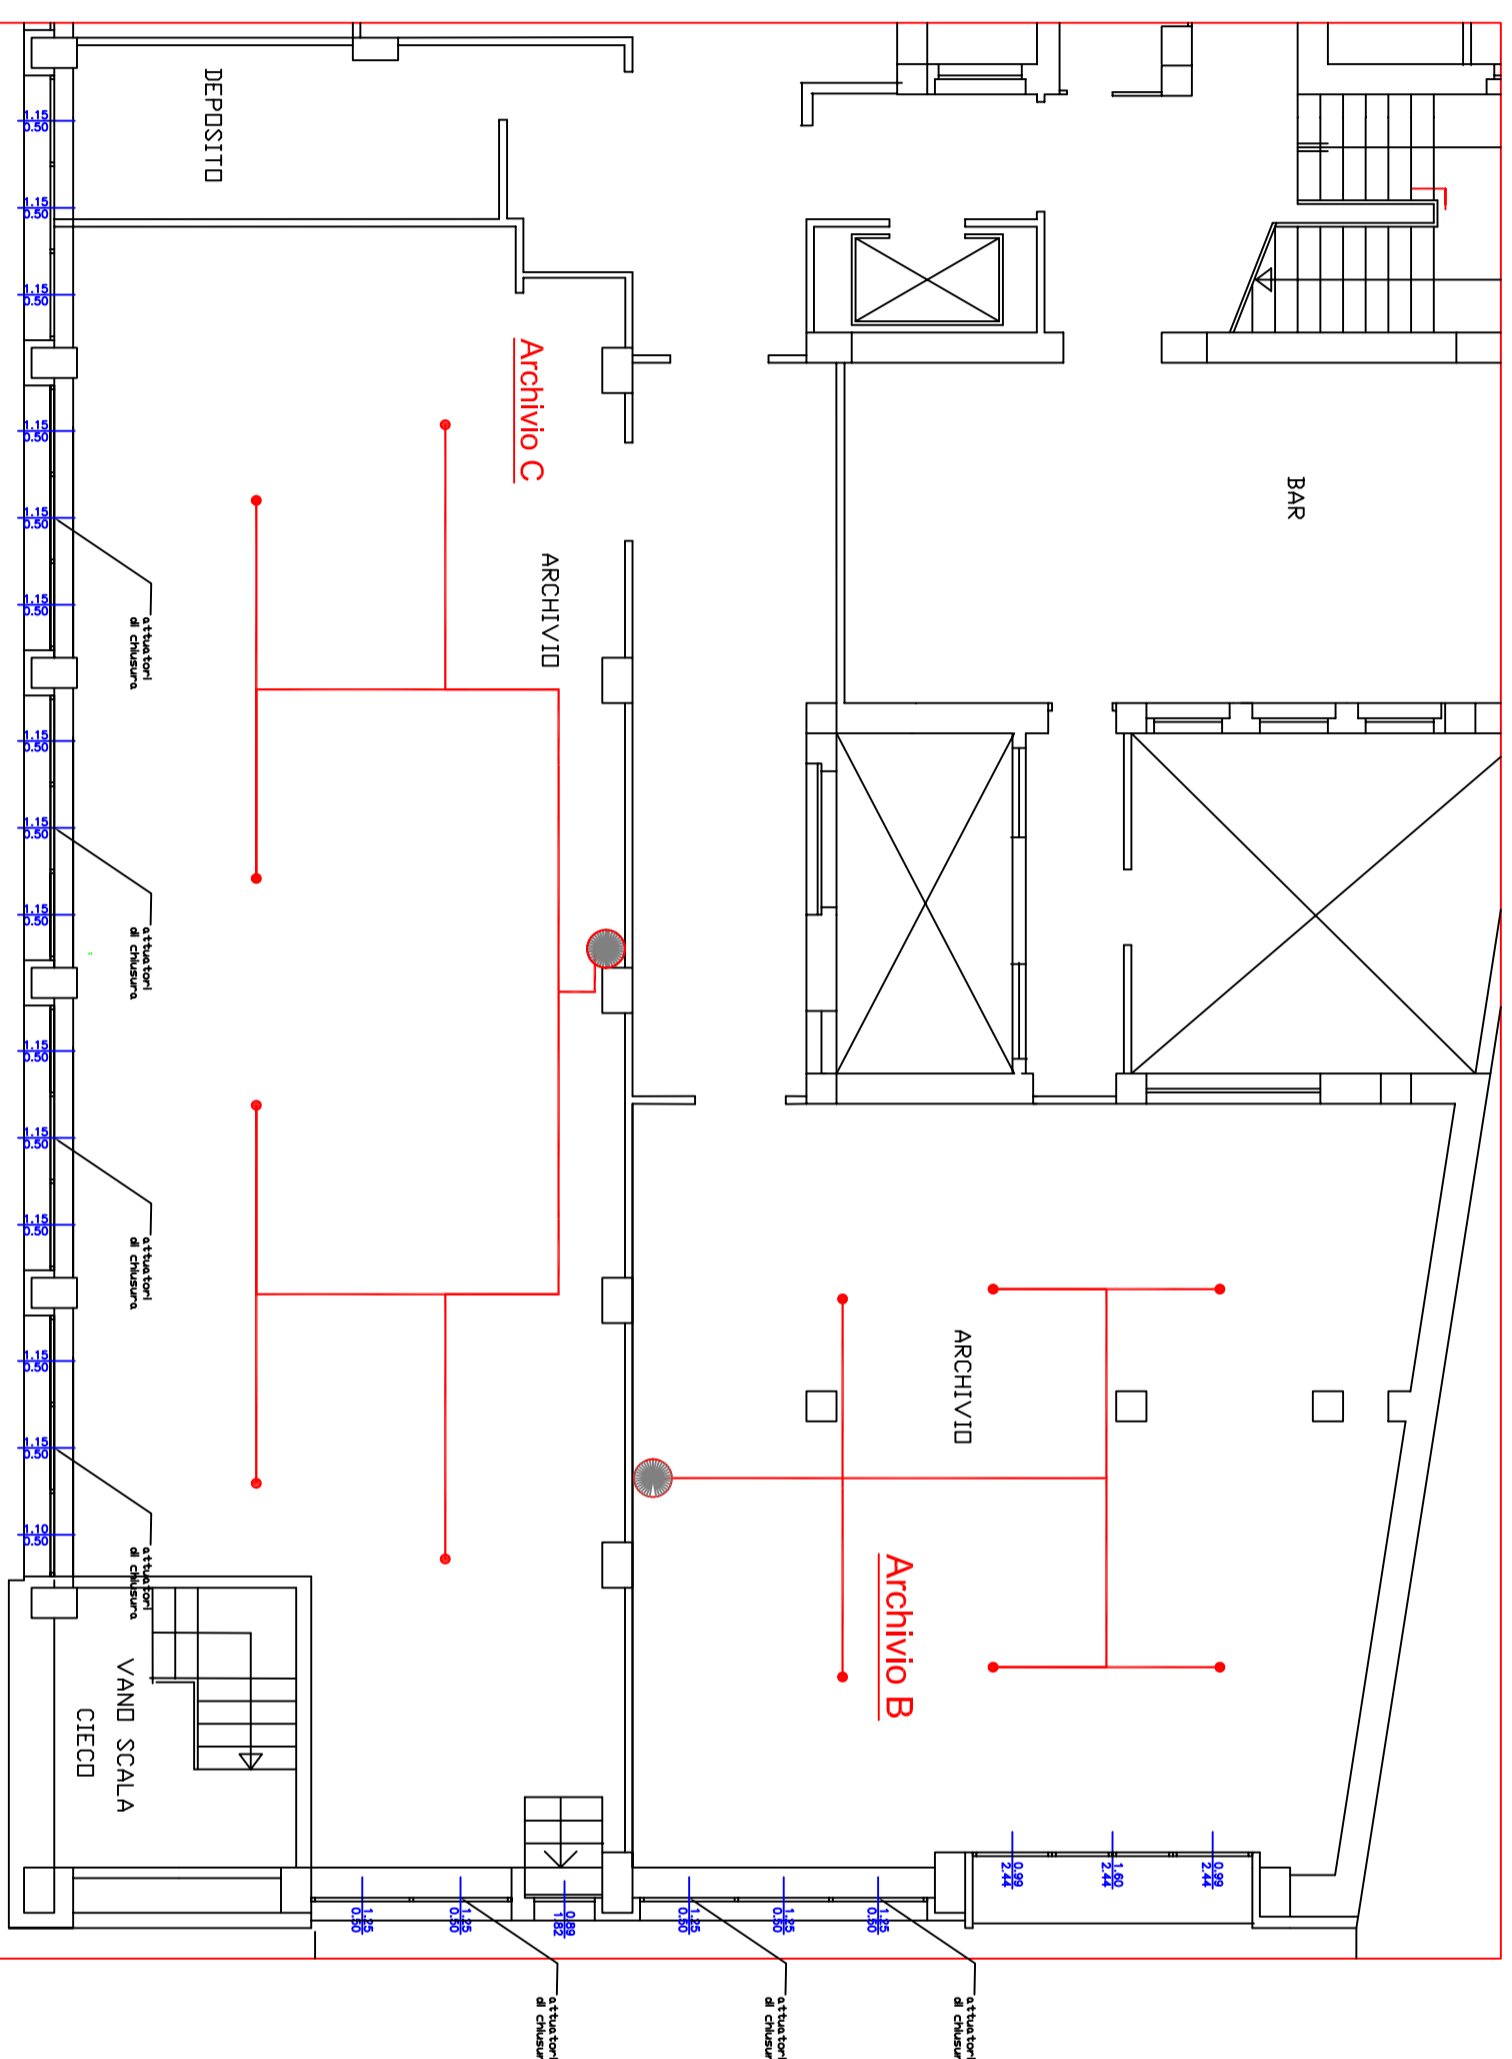

SCALA 1:100

| | |
|---|--|
|  <p>ISTITUTO NAZIONALE DELLA PREVIDENZA SOCIALE DIREZIONE REGIONALE PER IL MOUSE AREA TECNICA EDILIZIA Via Garibaldi, N.ro 27 – CAMPOBASSO –</p> | |
| <p>Progetto di prevenzione incendi della Sede Provinciale INPS di Campobasso</p> | |
| <p>ELABORATO: Schema impianto di estinzione a HFC125</p> | |
| <p>IL PROGETTISTA: ing. Claudio PETTITO</p> | <p>I COLLABORATORI: P.I. Aurelio MASTRANGELO</p> |
| <p>Data:</p> | |