


Legenda Tubazioni

A	Ø _{int.} 12,7x0,80
	Ø _{ext.} 6,4x0,80
B	Ø _{int.} 15,6x0,99
	Ø _{ext.} 9,5x0,80
C	Ø _{int.} 18,4x1,00
	Ø _{ext.} 9,5x0,80
D	Ø _{int.} 22,2x0,80
	Ø _{ext.} 9,5x0,80
E	Ø _{int.} 28,6x0,99
	Ø _{ext.} 12,7x0,80
F	Ø _{int.} 28,6x0,99
	Ø _{ext.} 15,6x0,99
G	Ø _{int.} 34,8x1,21
	Ø _{ext.} 18,1x0,80

Giunto ad Y tipo "REFNET"

2° PIANO

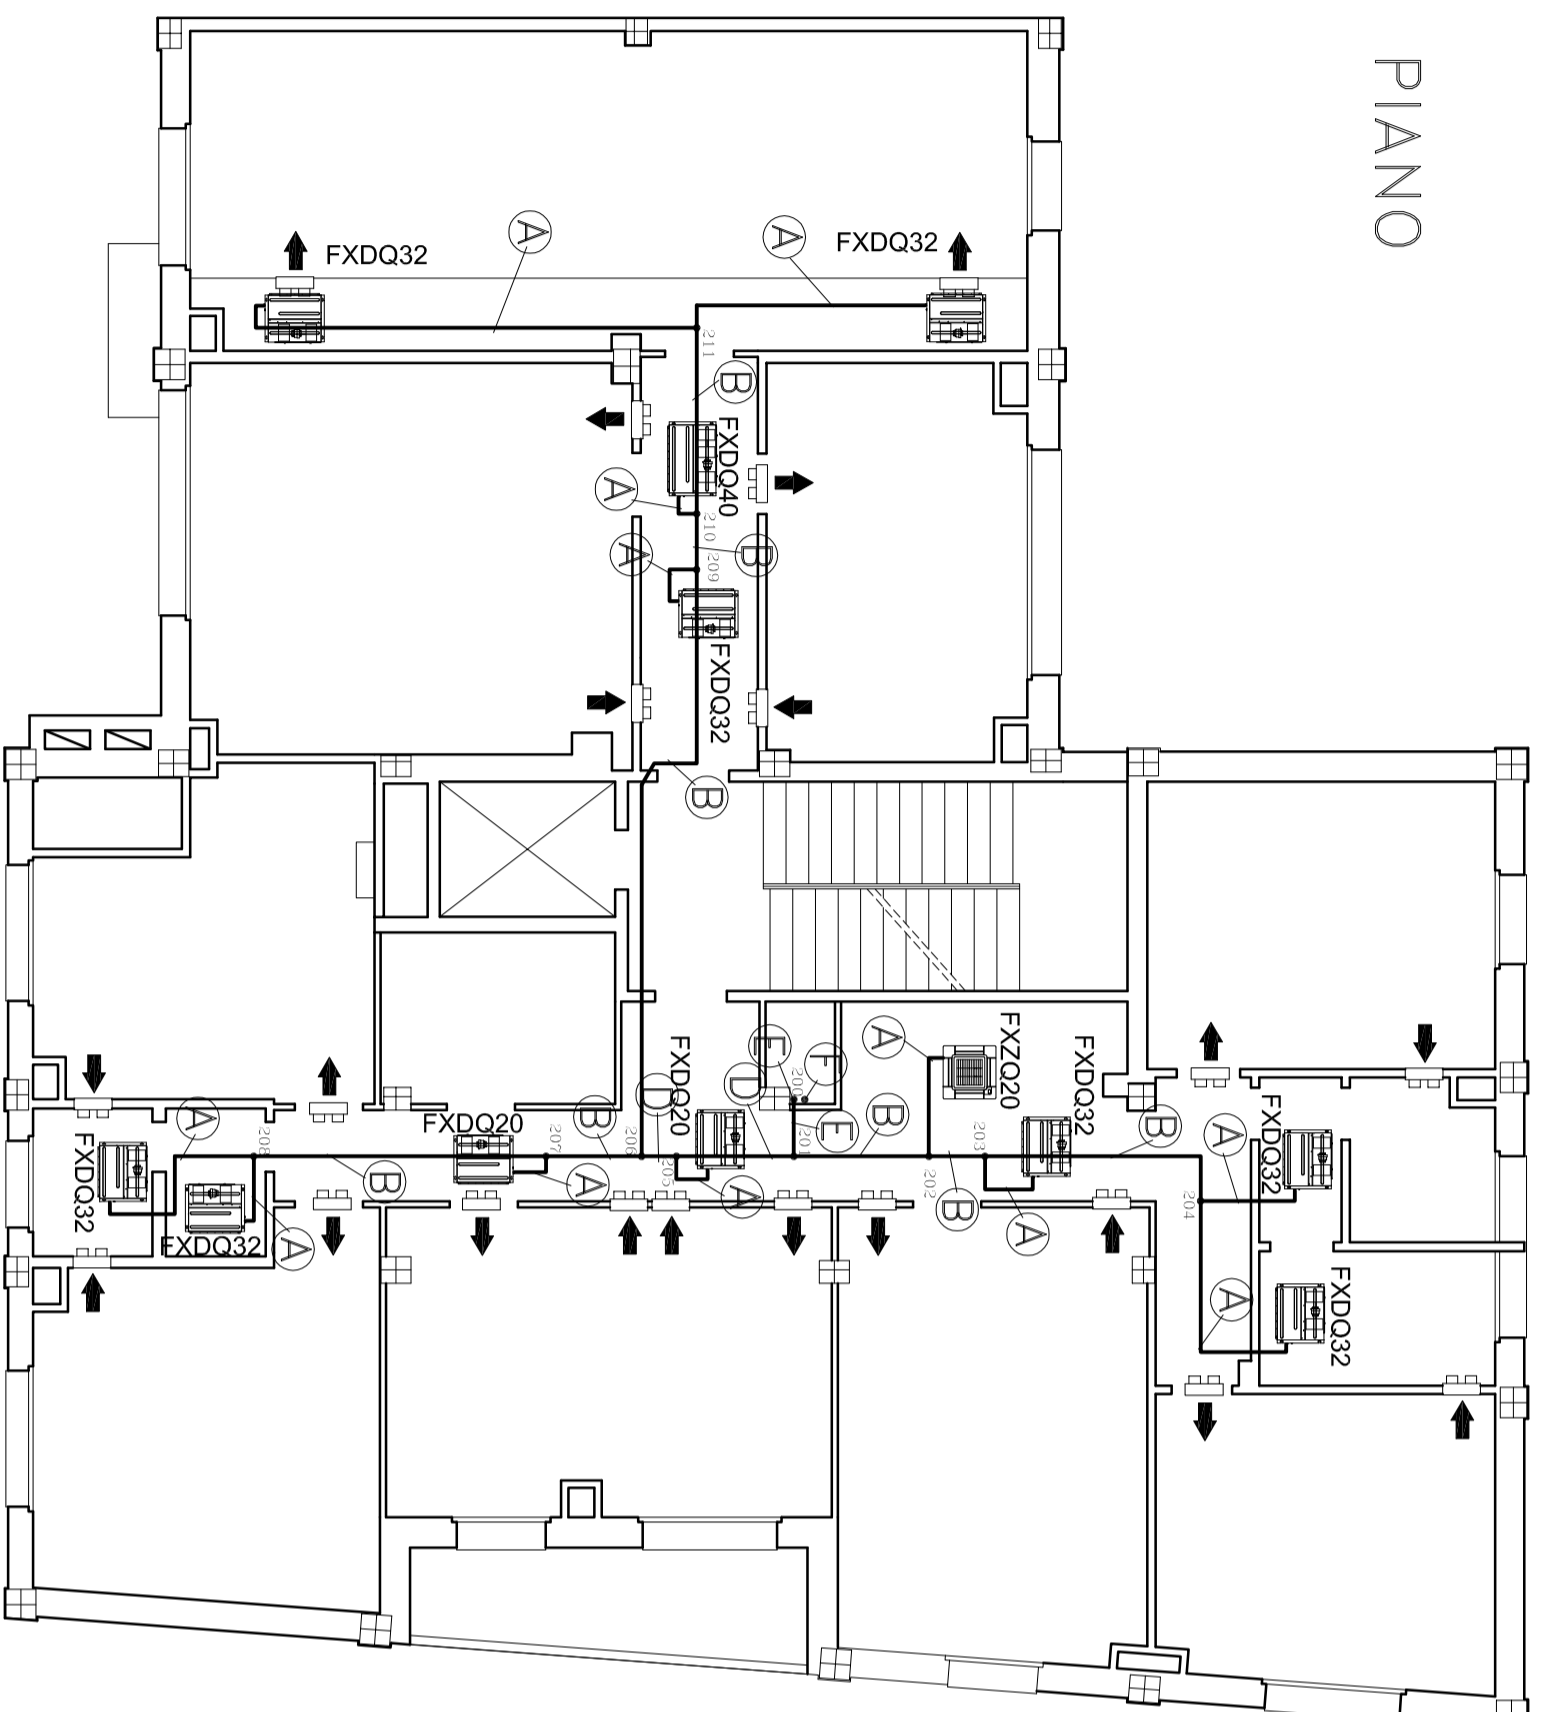

ISTITUTO NAZIONALE
PREVIDENZA SOCIALE

Sede Regionale Veneto
Settore Tecnico Edilizio
VENEZIA

Direzione Provinciale di ROVIGO

COD. 06 RO 00

Oggetto: Nuovo impianto di condizionamento centralizzato
ad espansione diretta – Stabile ex reddito

Data: Settembre 2010

SCALA 1 : 100

TAVOLA N.

REVISIONE

PIANTA PIANO secondo – STATO DI PROGETTO

Il Progettista
ing. G. Comello