


Legenda Tubazioni

A	Ø _{int.} 127x60,80
	Ø _{ext.} 64x40,80
B	Ø _{int.} 156x60,80
	Ø _{ext.} 95x40,80
C	Ø _{int.} 184x110
	Ø _{ext.} 95x60,80
D	Ø _{int.} 222x260
	Ø _{ext.} 95x60,80
E	Ø _{int.} 286x60,80
	Ø _{ext.} 127x60,80
F	Ø _{int.} 286x60,80
	Ø _{ext.} 156x60,80
G	Ø _{int.} 348x121
	Ø _{ext.} 181x60,80

Giunto ad Y tipo "REFNET"

4.° PIANO

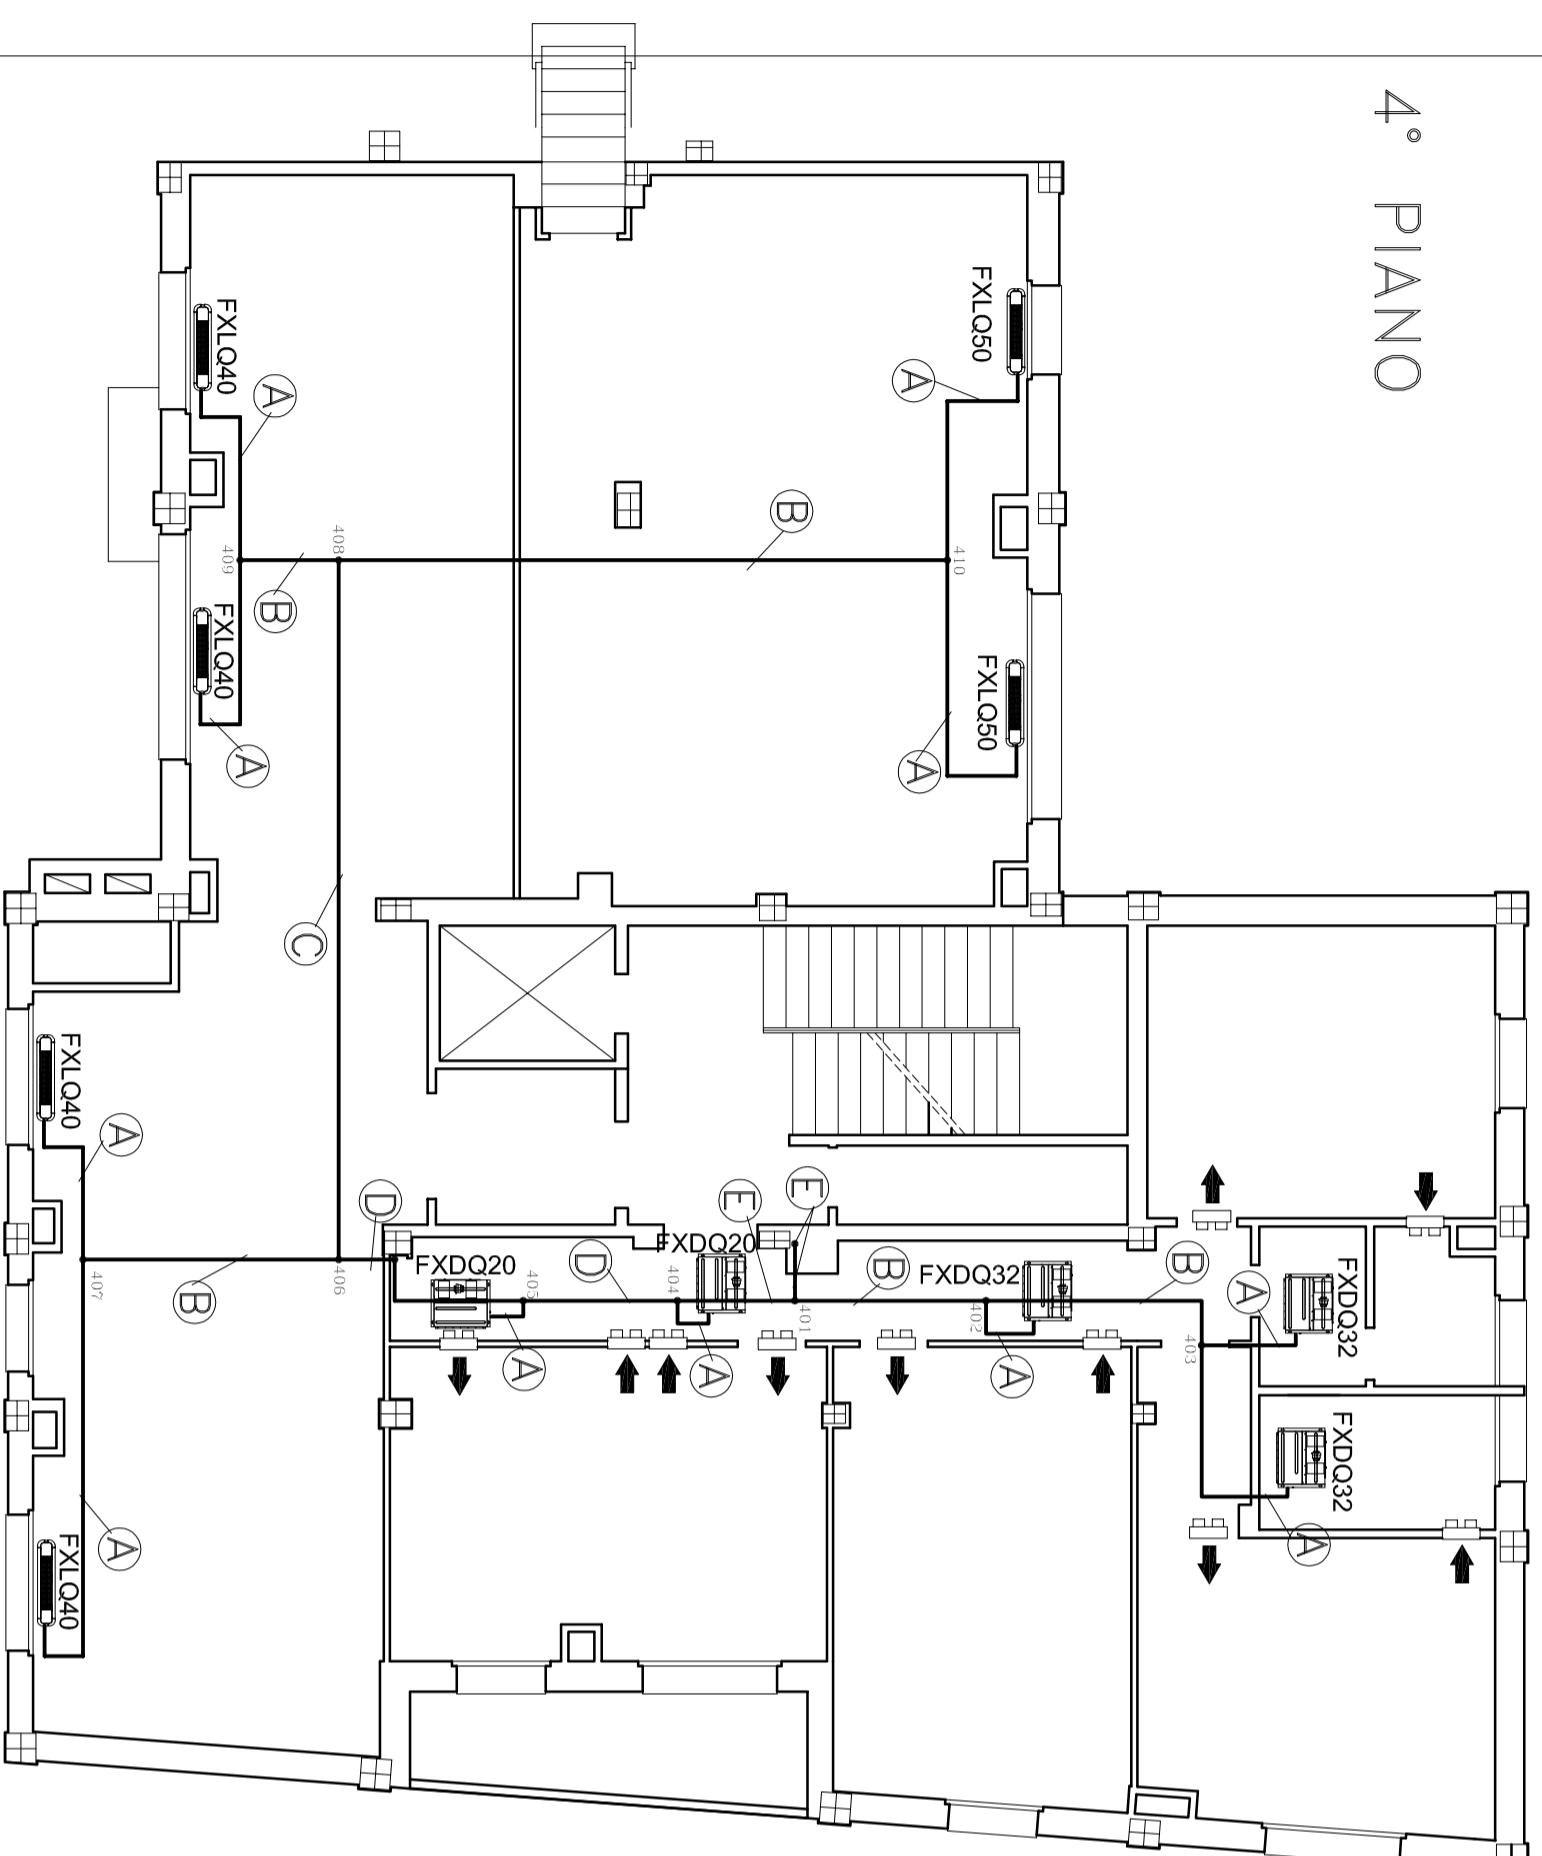

ISTITUTO NAZIONALE
PREVIDENZA SOCIALE

Sede Regionale Veneto
Settore Tecnico Edilizio
VENEZIA

Direzione Provinciale di ROVIGO


COD. 06 RO 00

Oggetto: Nuovo impianto di condizionamento centralizzato ad espansione diretta – Stabile ex reddito

Data: Settembre 2010

SCALA 1 : 100

TAVOLA N.

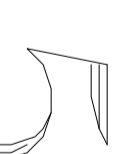

Il Progettista
ing. G. Comello

REVISIONE

PIANTA PIANO QUARTO – STATO DI PROGETTO