
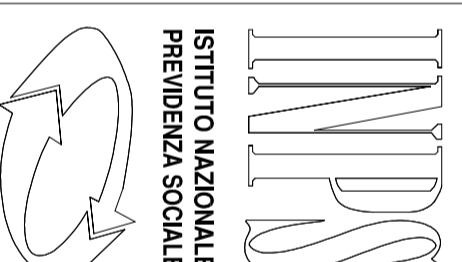


Legenda Tubazioni

A	∅ _{int.} 127x26,80
	∅ _{ext.} 64x26,80
B	∅ _{int.} 156x39
	∅ _{ext.} 95x39
C	∅ _{int.} 184x100
	∅ _{ext.} 95x100
D	∅ _{int.} 222x26,80
	∅ _{ext.} 95x26,80
E	∅ _{int.} 286x39
	∅ _{ext.} 127x39
F	∅ _{int.} 286x39
	∅ _{ext.} 156x39
G	∅ _{int.} 348x121
	∅ _{ext.} 181x100

 Giunto ad Y tipo "REFNET"

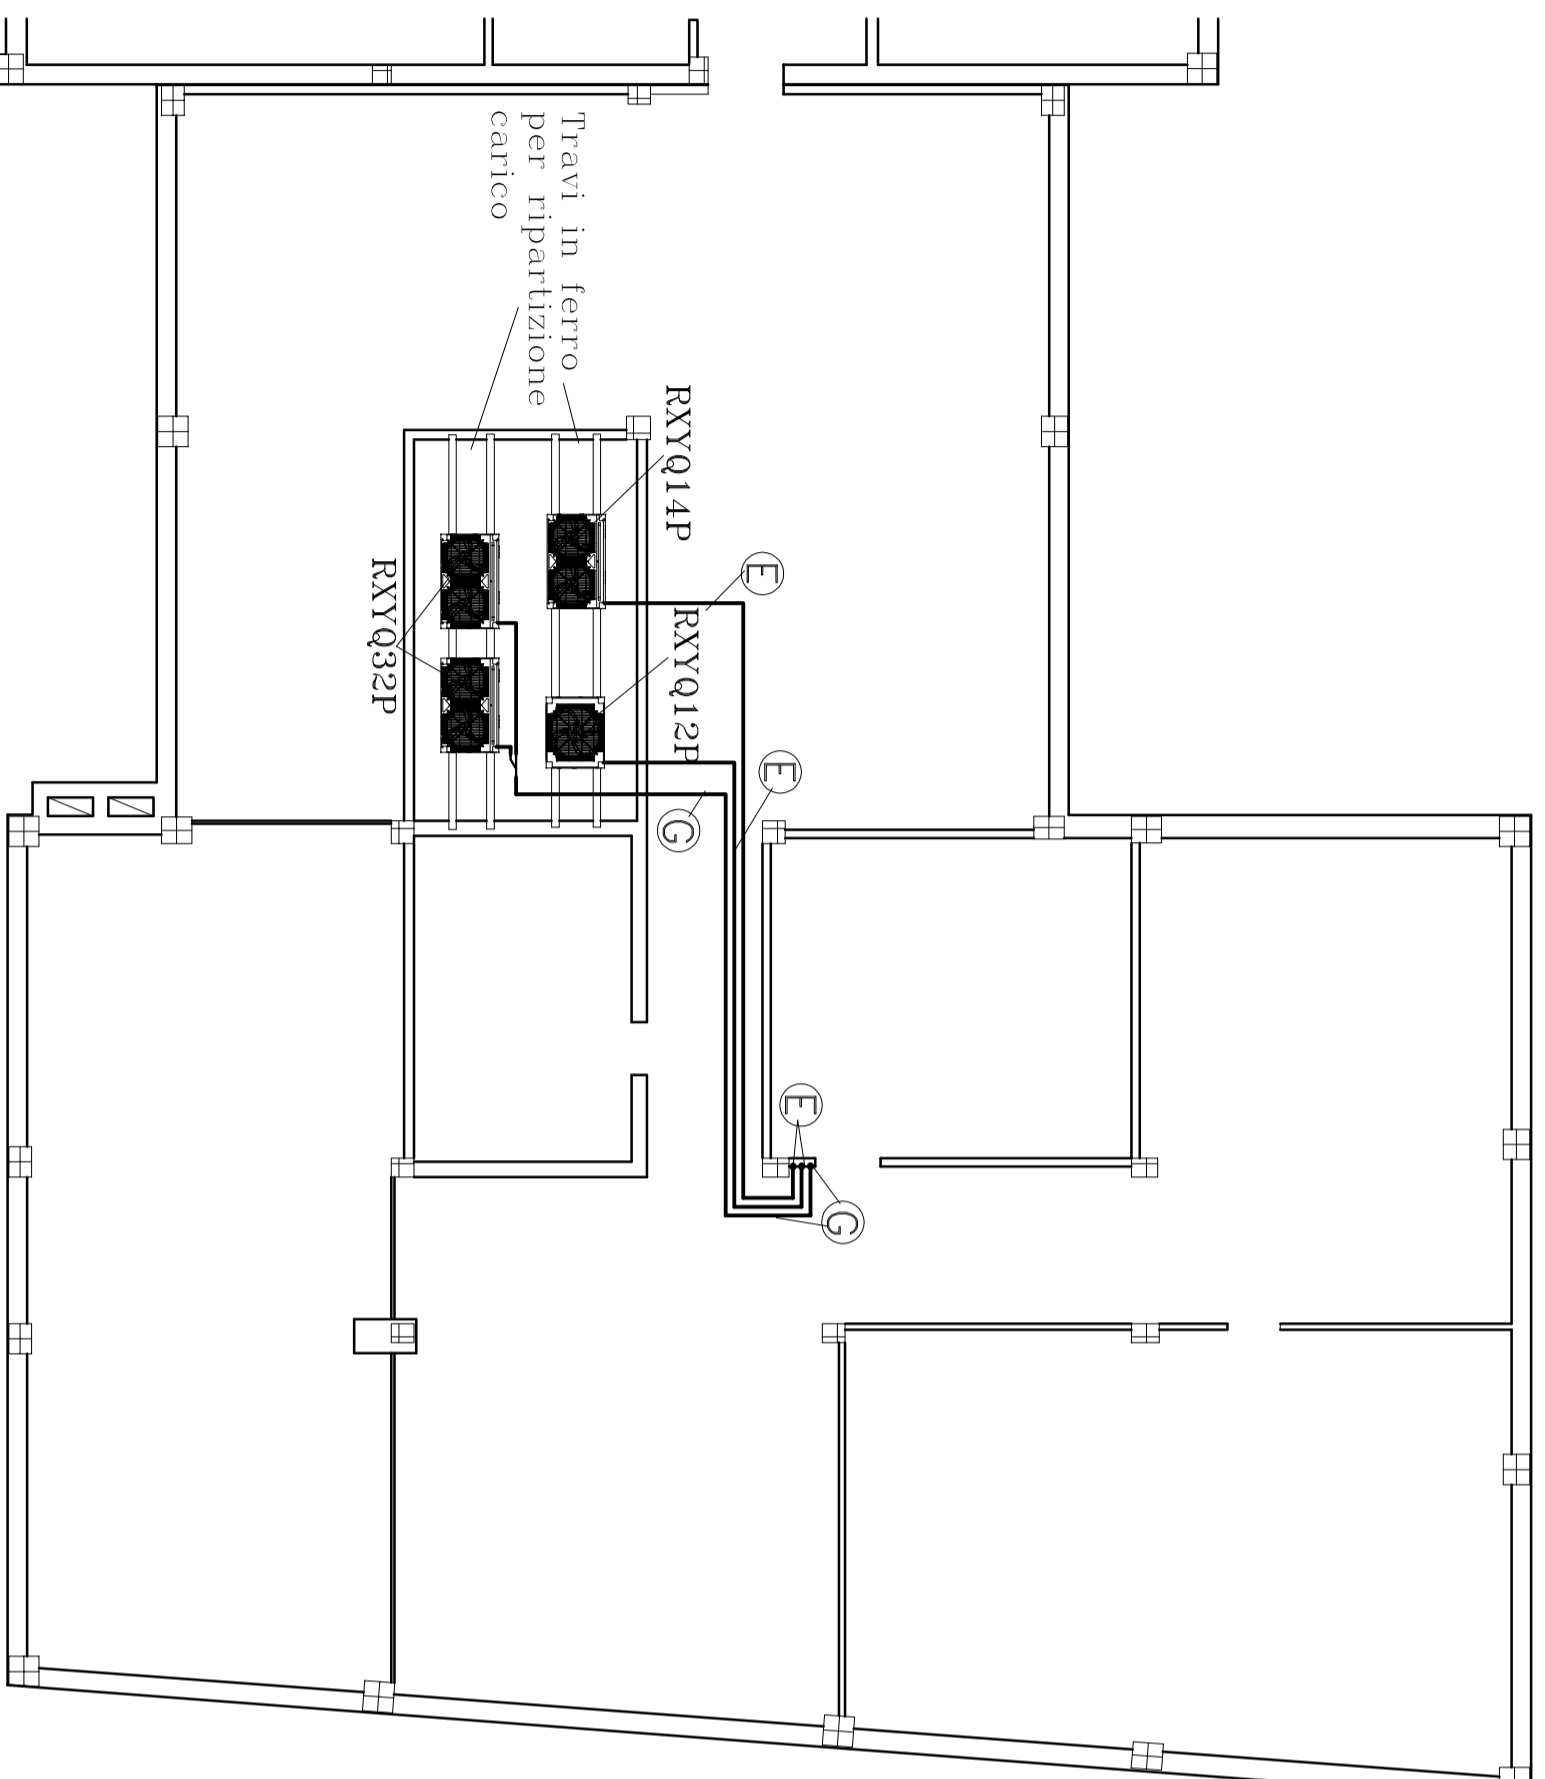

Sede Regionale Veneto
Settore Tecnico Edilizio
VENEZIA

Direzione Provinciale di ROVIGO

COD. 06 RO 00

Oggetto: Nuovo impianto di condizionamento centralizzato ad espansione diretta – Stabile ex reddito

Data: Settembre 2010

SCALA 1 : 100

TAVOLA N.

REVISIONE



Il Progettista
ing. G. Comello

PIANTA PIANO SOTTOTETTO – STATO DI PROGETTO