


LEGENDA

- ☒ PUNTO UTENZA (NT PRESA LINEE + NT PRESA BIPASSO + NT INTERRUOTORE BIPOLARE + NT PRESA DATI)
- ⊗ PUNTO FORZA MOTTRICE (NT PRESA LINEE + NT PRESA BIPASSO + INTERRUOTORE BIPOLARE)
- ⊗ PUNTO COLONNA (N° X UTENZA FM + DATI)

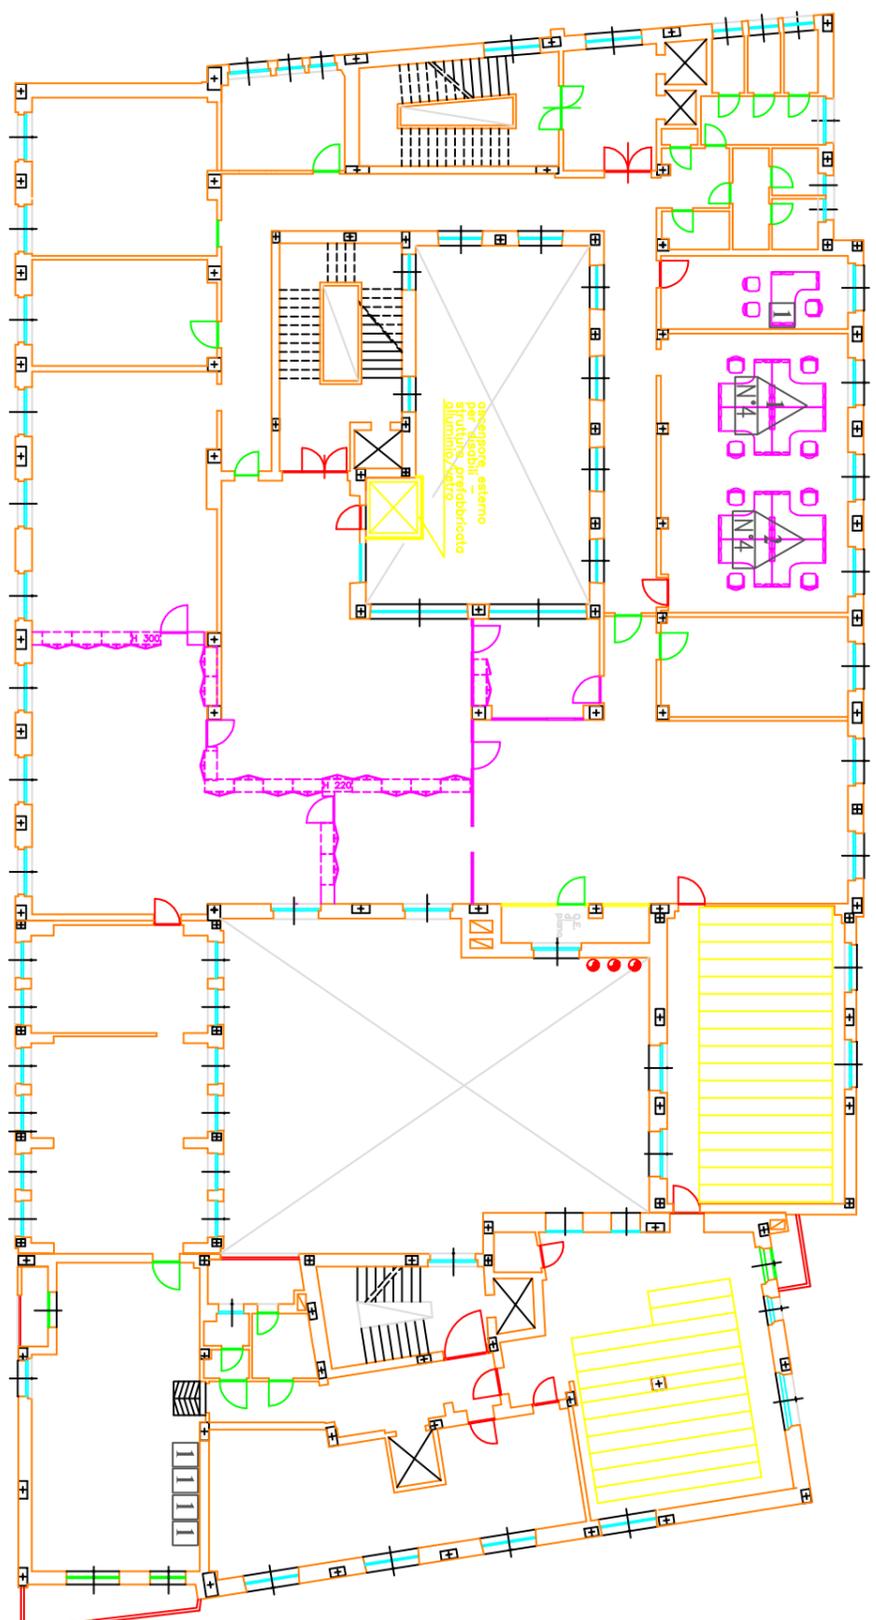

Sede Provinciale Veneto
C.A.T.E.E.
VENEZIA

Sede Provinciale di VICENZA

COD. 06 VI 60

Oggetto: Progetto impianti elettrici posizionamento utenze

Data Ottobre 2010

SCALA 1 : 100

TAVOLA N. 2E

Il Progettista
p.l. Guido Cavaliere

REVISIONE 0

PIANTA PIANO PRIMO - Stato di progetto