
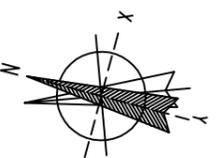


LEGENDA

-  PUNTO UTENZA (NT PRESA LINEE + NT PRESA BIPASSO + NT INTERRUOTORE BIPOLARE + NT PRESA DATI)
-  PUNTO FORZA MOTRICE (NT PRESA LINEE + NT PRESA BIPASSO + INTERRUOTORE BIPOLARE)
-  PUNTO COLONNA (N° X UTENZA FM + DATI)

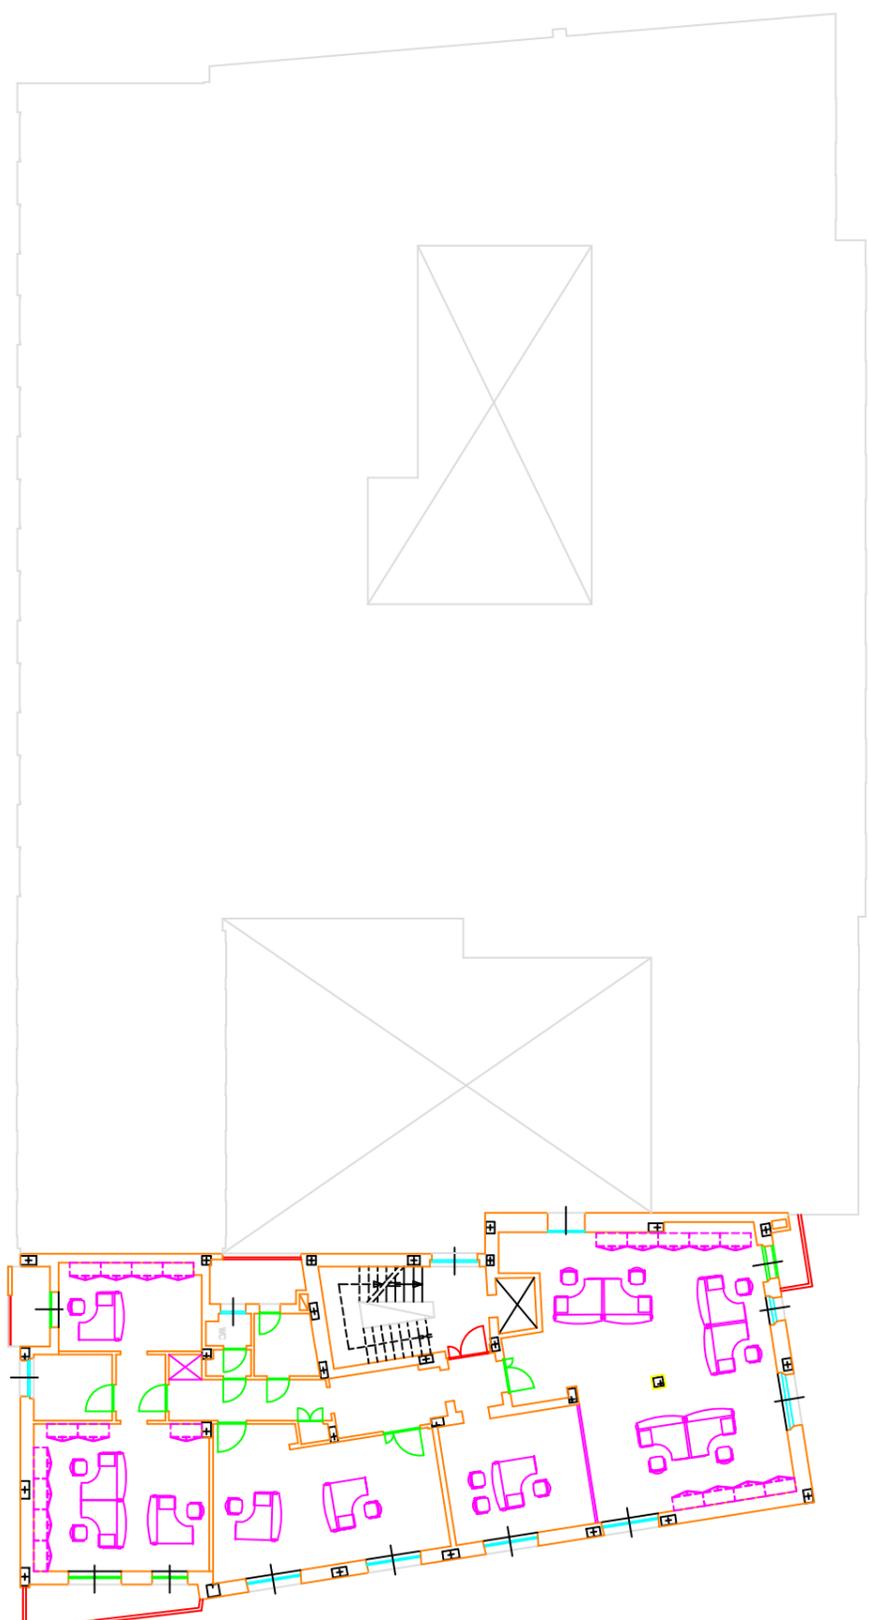

Sede Provinciale Vicenza
C.A.T.E.E.
VENEZIA

Sede Provinciale di VICENZA

COD. 06 VI 60

Oggetto: Progetto impianti elettrici posizionamento utenze

Data Ottobre 2010

SCALA 1 : 100

REVISIONE 0

TAVOLA N.

4E

Il Progettista
p.l. Guido Cavaliere

PIANTA PIANO TERZO - Stato di progetto