


LEGENDA

- ☒ PUNTO UTENZA (N°1 PRESA UNEL + N°1 PRESA BIPASSO + N°1 INTERRUOTORE BIPOLARE + N°1 PRESA DATI)
- ⊗ PUNTO FORZA MOTTRICE (N°1 PRESA UNEL + N°1 PRESA BIPASSO + INTERRUOTORE BIPOLARE)
- △ N° PUNTO COLONNA (N° X UTENZA FM + DATI)

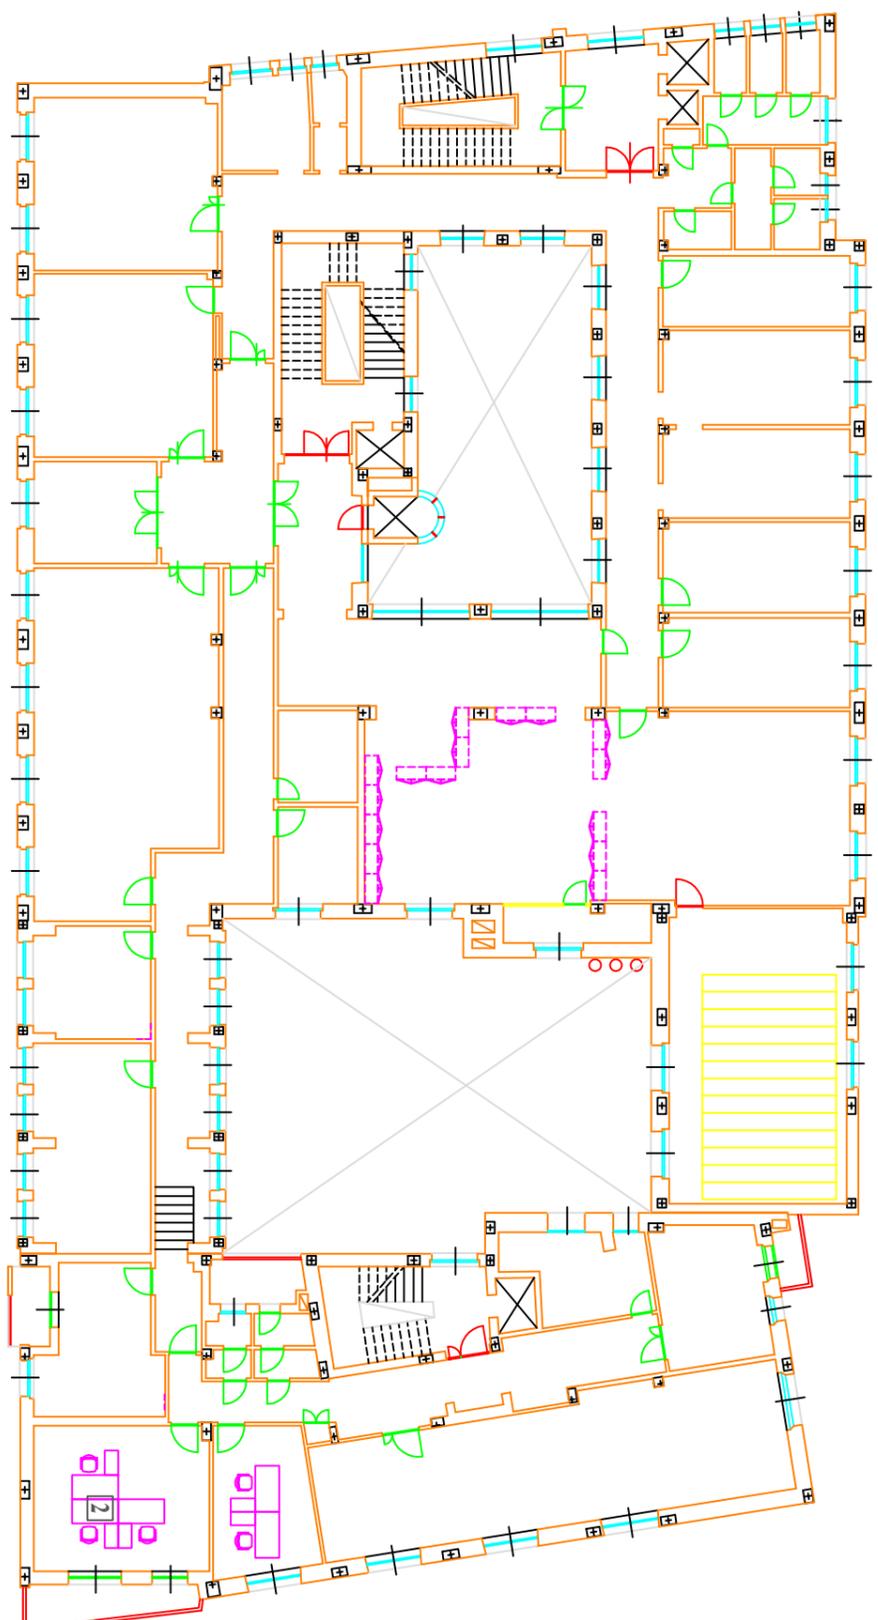

Sede Provinciale Veneto
C.A.T.E.E.
VENEZIA

Sede Provinciale di VICENZA

COD. 06 VI 60

Oggetto: Progetto impianti elettrici posizionamento utenze

Data Ottobre 2010

SCALA 1 : 100

REVISIONE 0

TAVOLA N.



Il Progettista
p.l. Guido Cavaliere

PIANTA PIANO TERZO - QUARTO - Stato di progetto