


LEGENDA

- PUNTO UTENZA (NT PRESA UNEL. + NT PRESA BIPASSO + NT INTERRUOTORE BIPOLARE + NT PRESA DATI)
- PUNTO FORZA MOTRICE (NT PRESA UNEL. + NT PRESA BIPASSO + INTERRUOTORE BIPOLARE)
- PUNTO COLONNA (N° X UTENZA FM + DATI)

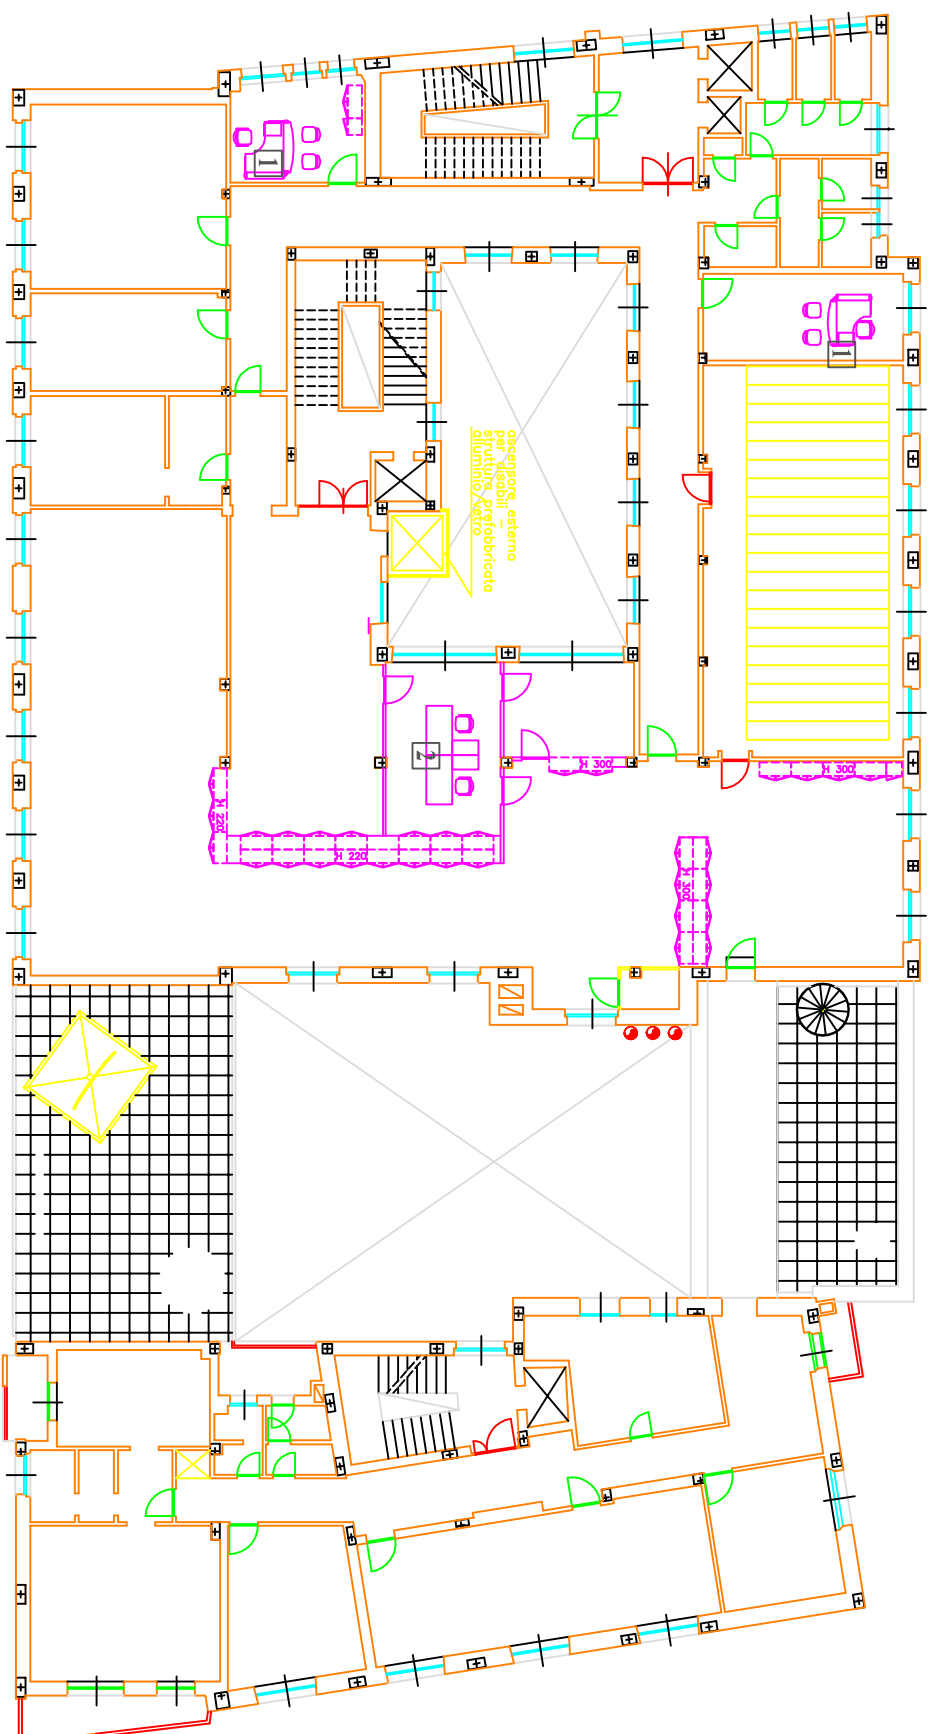

Sede Provinciale Veneto  
C.A.T.E.E.  
VENEZIA

**Sede Provinciale di VICENZA**

COD. 06 VI 60

**Oggetto:** Progetto impianti elettrici posizionamento utenze

Data Ottobre 2010

SCALA 1 : 100

TAVOLA N.

**GE**

Il Progettista  
p.l. Guido Cavaliere

PIANTA PIANO QUARTO - QUINTO - Stato di progetto