
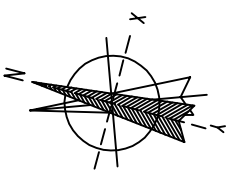


LEGENDA

- PLAFONIERA 4x18W DA INCASSO SU CONTROSPRITTO 60x60CM
- PLAFONIERA UFFICIO 4x18W DA INCASSO SU CONTROSPRITTO 60x60CM
- PLAFONIERA 2x36W A SOFFITTO

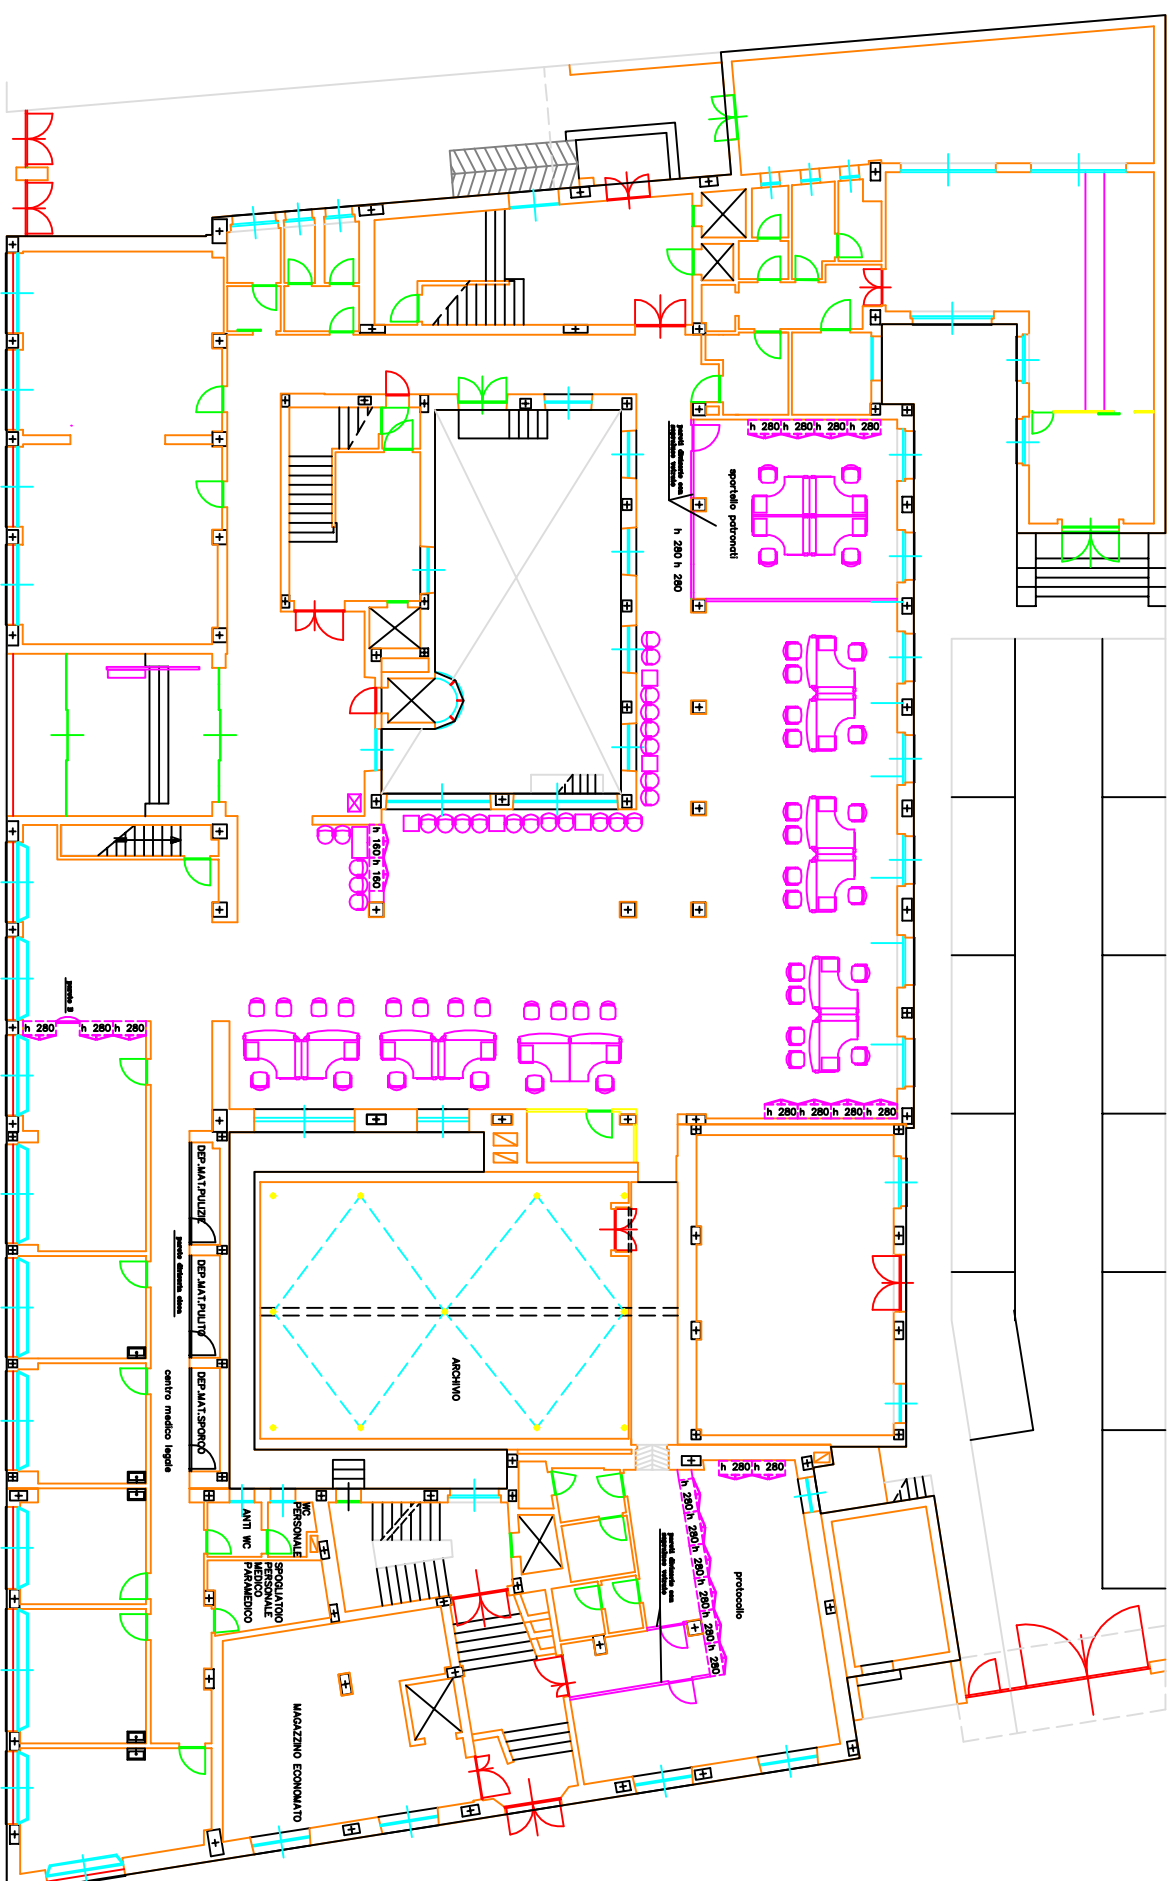

Sede Provinciale Veneto
C.A.T.E.E.
VENEZIA

Sede Provinciale di VICENZA

COD. 06 VI 60

Oggetto: Progetto illuminazione posizionamento plafoniere

Data Ottobre 2010

SCALA 1 : 100

TAVOLA N. **II**

Il Progettista

REVISIONE 0

II

p.l. Guido Cavallaro

PIANTA PIANO TERRA - Stato di progetto