
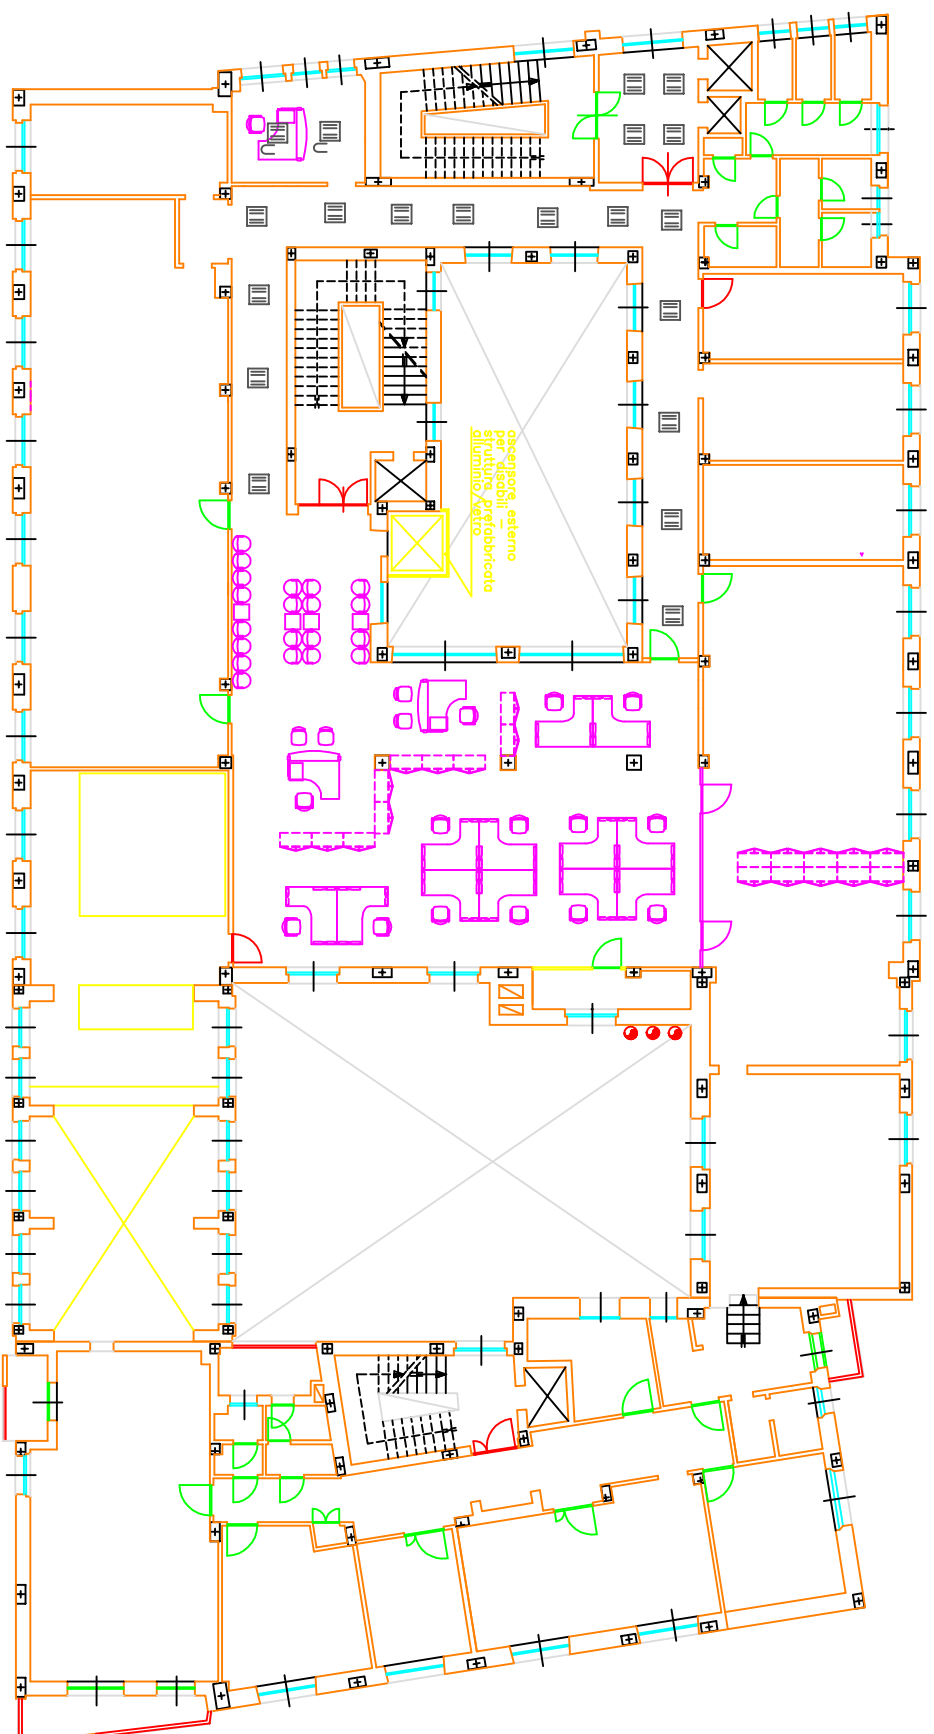


LEGENDA

- ▣ PLAFONIERA 4x18W DA INCASSO SU CONTROSOFFITTO 60x60CM
- ▣ PLAFONIERA UFFICIO 4x18W DA INCASSO SU CONTROSOFFITTO 60x60CM
- ▬ PLAFONIERA 2x36W A SOFFITTO

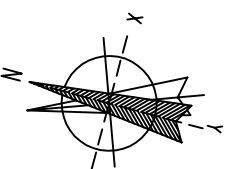

Sede Provinciale Veneto
C.A.T.T.E.
VENEZIA

Sede Provinciale di VICENZA

COD. 06 VI 50

Oggetto: Progetto illuminazione posizionamento plafoniere

Data Ottobre 2010	TAVOLA N.	Il Progettista
SCALA 1 : 100	31	p.l. Guido Cavallaro
REVISIONE 0		

PIANTA PIANO SECONDO - Stato di progetto