


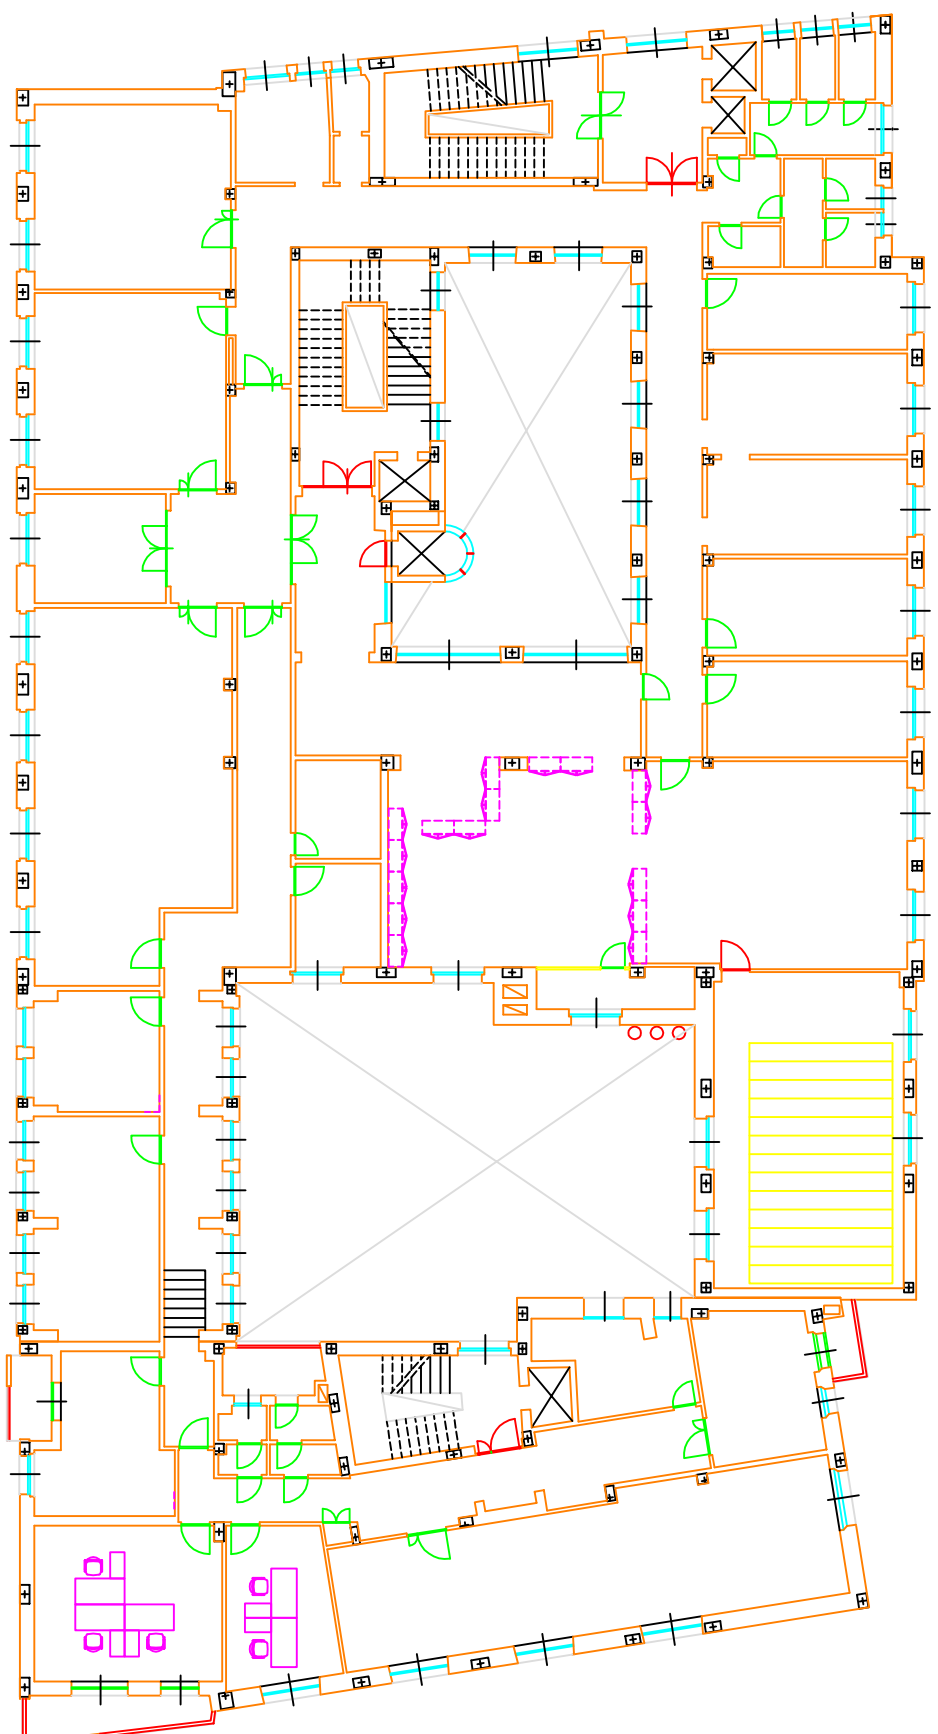


LEGENDA

-  PLAFONIERA 4x18W DA INCASSO SU CONTROSOFFITTO 60x60CM
-  PLAFONIERA UFFICIO 4x18W DA INCASSO SU CONTROSOFFITTO 60x60CM
-  PLAFONIERA 2x36W A SOFFITTO



Sede Regionale Veneto  
C.A.T.E.E.  
VENEZIA

**Sede Provinciale di VICENZA**

COD. 06 VI 60

**Oggetto:** Progetto illuminazione posizionamento plafoniere

Data Ottobre 2010

SCALA 1 : 100

TAVOLA N. **51**

Il Progettista  
p.l. Guido Cavallaro

REVISIONE 0

PIANTA PIANO TERZO-QUARTO- Stato di progetto