



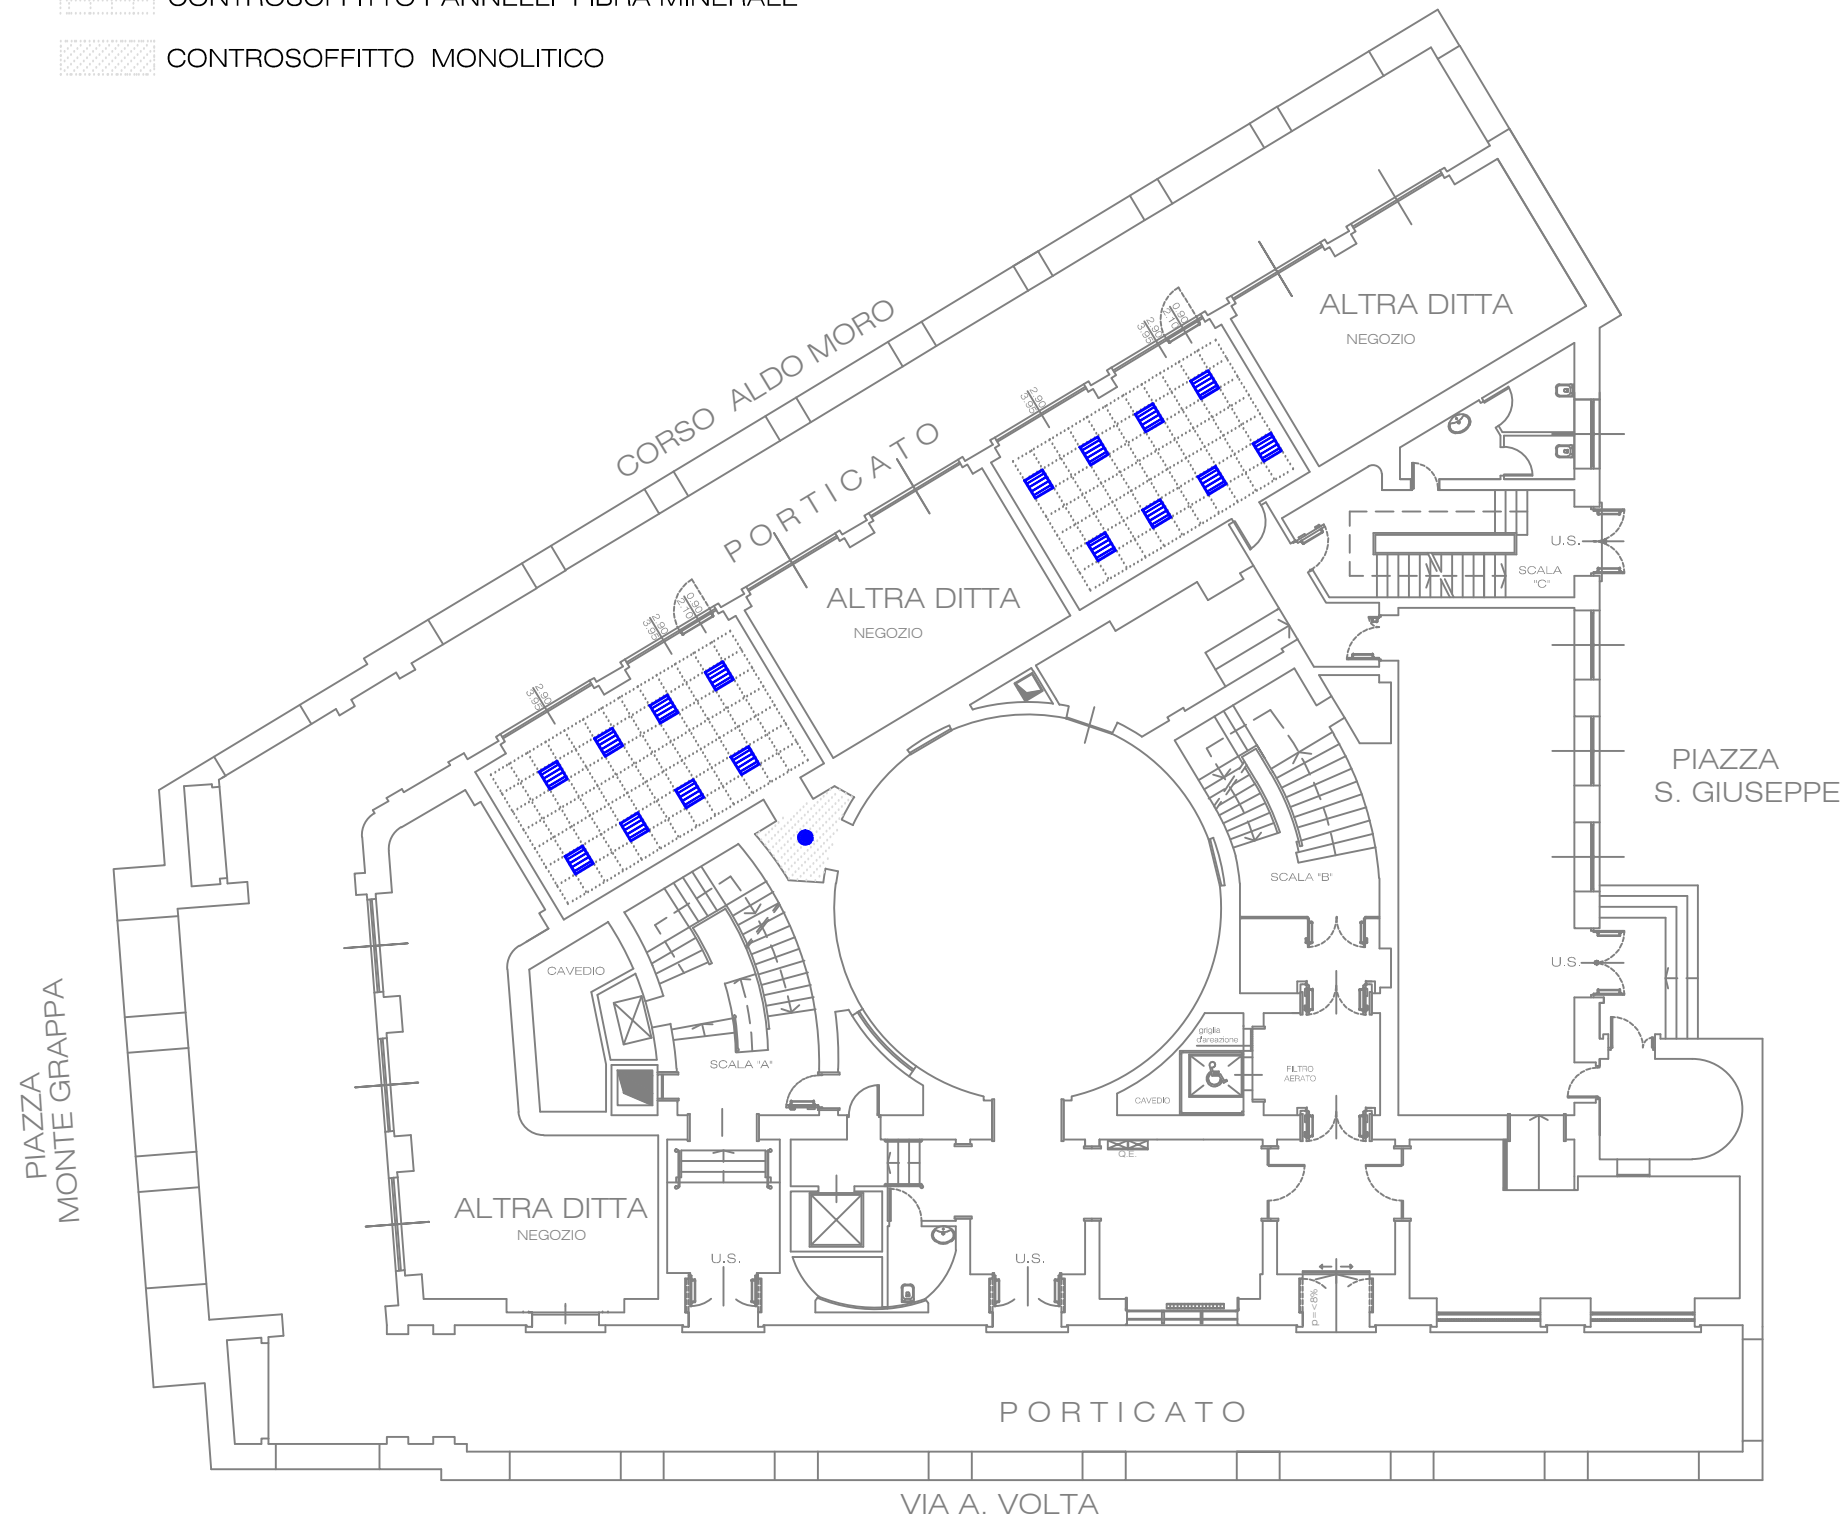



-  CONTROSOFFITTO PANNELLI FIBRA MINERALE
-  CONTROSOFFITTO MONOLITICO

-  plafoniera 4X13 eco
-  faretto incasso cartongesso fisso2X18



PIANTA PIANO TERRA (Quota 0.00)
 PIANTA CORPI ILLUMINANTI

 IL COMMITTENTE INPS DIREZIONE REGIONALE LOMBARDIA Via M. Gonzaga, 6 MILANO IL DIRETTORE REGIONALE Dott. Giuliano Quattrone	ISTITUTO NAZIONALE PREVIDENZA SOCIALE PIANO DI RAZIONALIZZAZIONE RISTRUTTURAZIONE FUNZIONALE - 1° LOTTO DIREZIONE PROVINCIALE DI VARESE VIA VOLTA, 5
	COORDINAMENTO ATTIVITA' TECNICO EDILIZIA Via M. Gonzaga, 6 MILANO IL RESPONSABILE DEL PROCEDIMENTO Ing. Demetrio Giuseppe Passanti
PROGETTISTI PROGETTO ARCHITETTONICO Geom. Gaetano Antonio Praticò PROGETTO CLIMATIZZAZIONE Per. Ind. Giuseppe Gigliotti PROGETTO IMPIANTI ELETTRICI Per. Ind. Domenico di Toro COORDINATORE SICUREZZA Geom. Leopoldo Danza	
DIREZIONE LAVORI Geom. Gaetano Antonio Praticò	TAV2/6 - ELE
Argomento PROGETTO IMP. ELETTRICO	
Titolo PIANO TERRA	
Scala 1: 100	Data 01/09/11
Aggiorn. Aggiorn.	File Tav 2 -PT- ELE.dwg
QUESTO DISEGNO E' DI PROPRIETA' INPS - TUTTI I DIRITTI SONO RISERVATI A NORMA DI LEGGE	

PROGETTO ESECUTIVO