


COMUNE DI NUORO  
Provincia di Nuoro

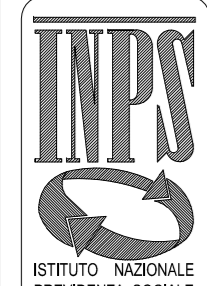

ISTITUTO NAZIONALE PREVIDENZA SOCIALE  
SEDE REGIONALE SARDEGNA  
AREA TECNICO EDILIZIA  
VIA DEI GIUDICATI, 33 - 09131 CAGLIARI

Oggetto

Progetto: Opere edili ed impiantistiche inerenti la ristrutturazione edilizia del piano secondo e primo sottopiano (parte) della Direzione Provinciale Inps di Nuoro - via Leonardo da Vinci , 26

tavola  
opere di climatizzazione  
piano secondo - situazione attuale  
piano secondo - situazione di progetto


3

data  
Settembre 2014  
scala  
1:100

progettisti:  
perito edile Giorgio Defraia  
geometra Giorgio Corona  
perito elett. Giampaolo Meloni

R.U.P.  
ing. Giampaolo Cuboni

Pianta Piano Secondo  
Impianto di climatizzazione esistente

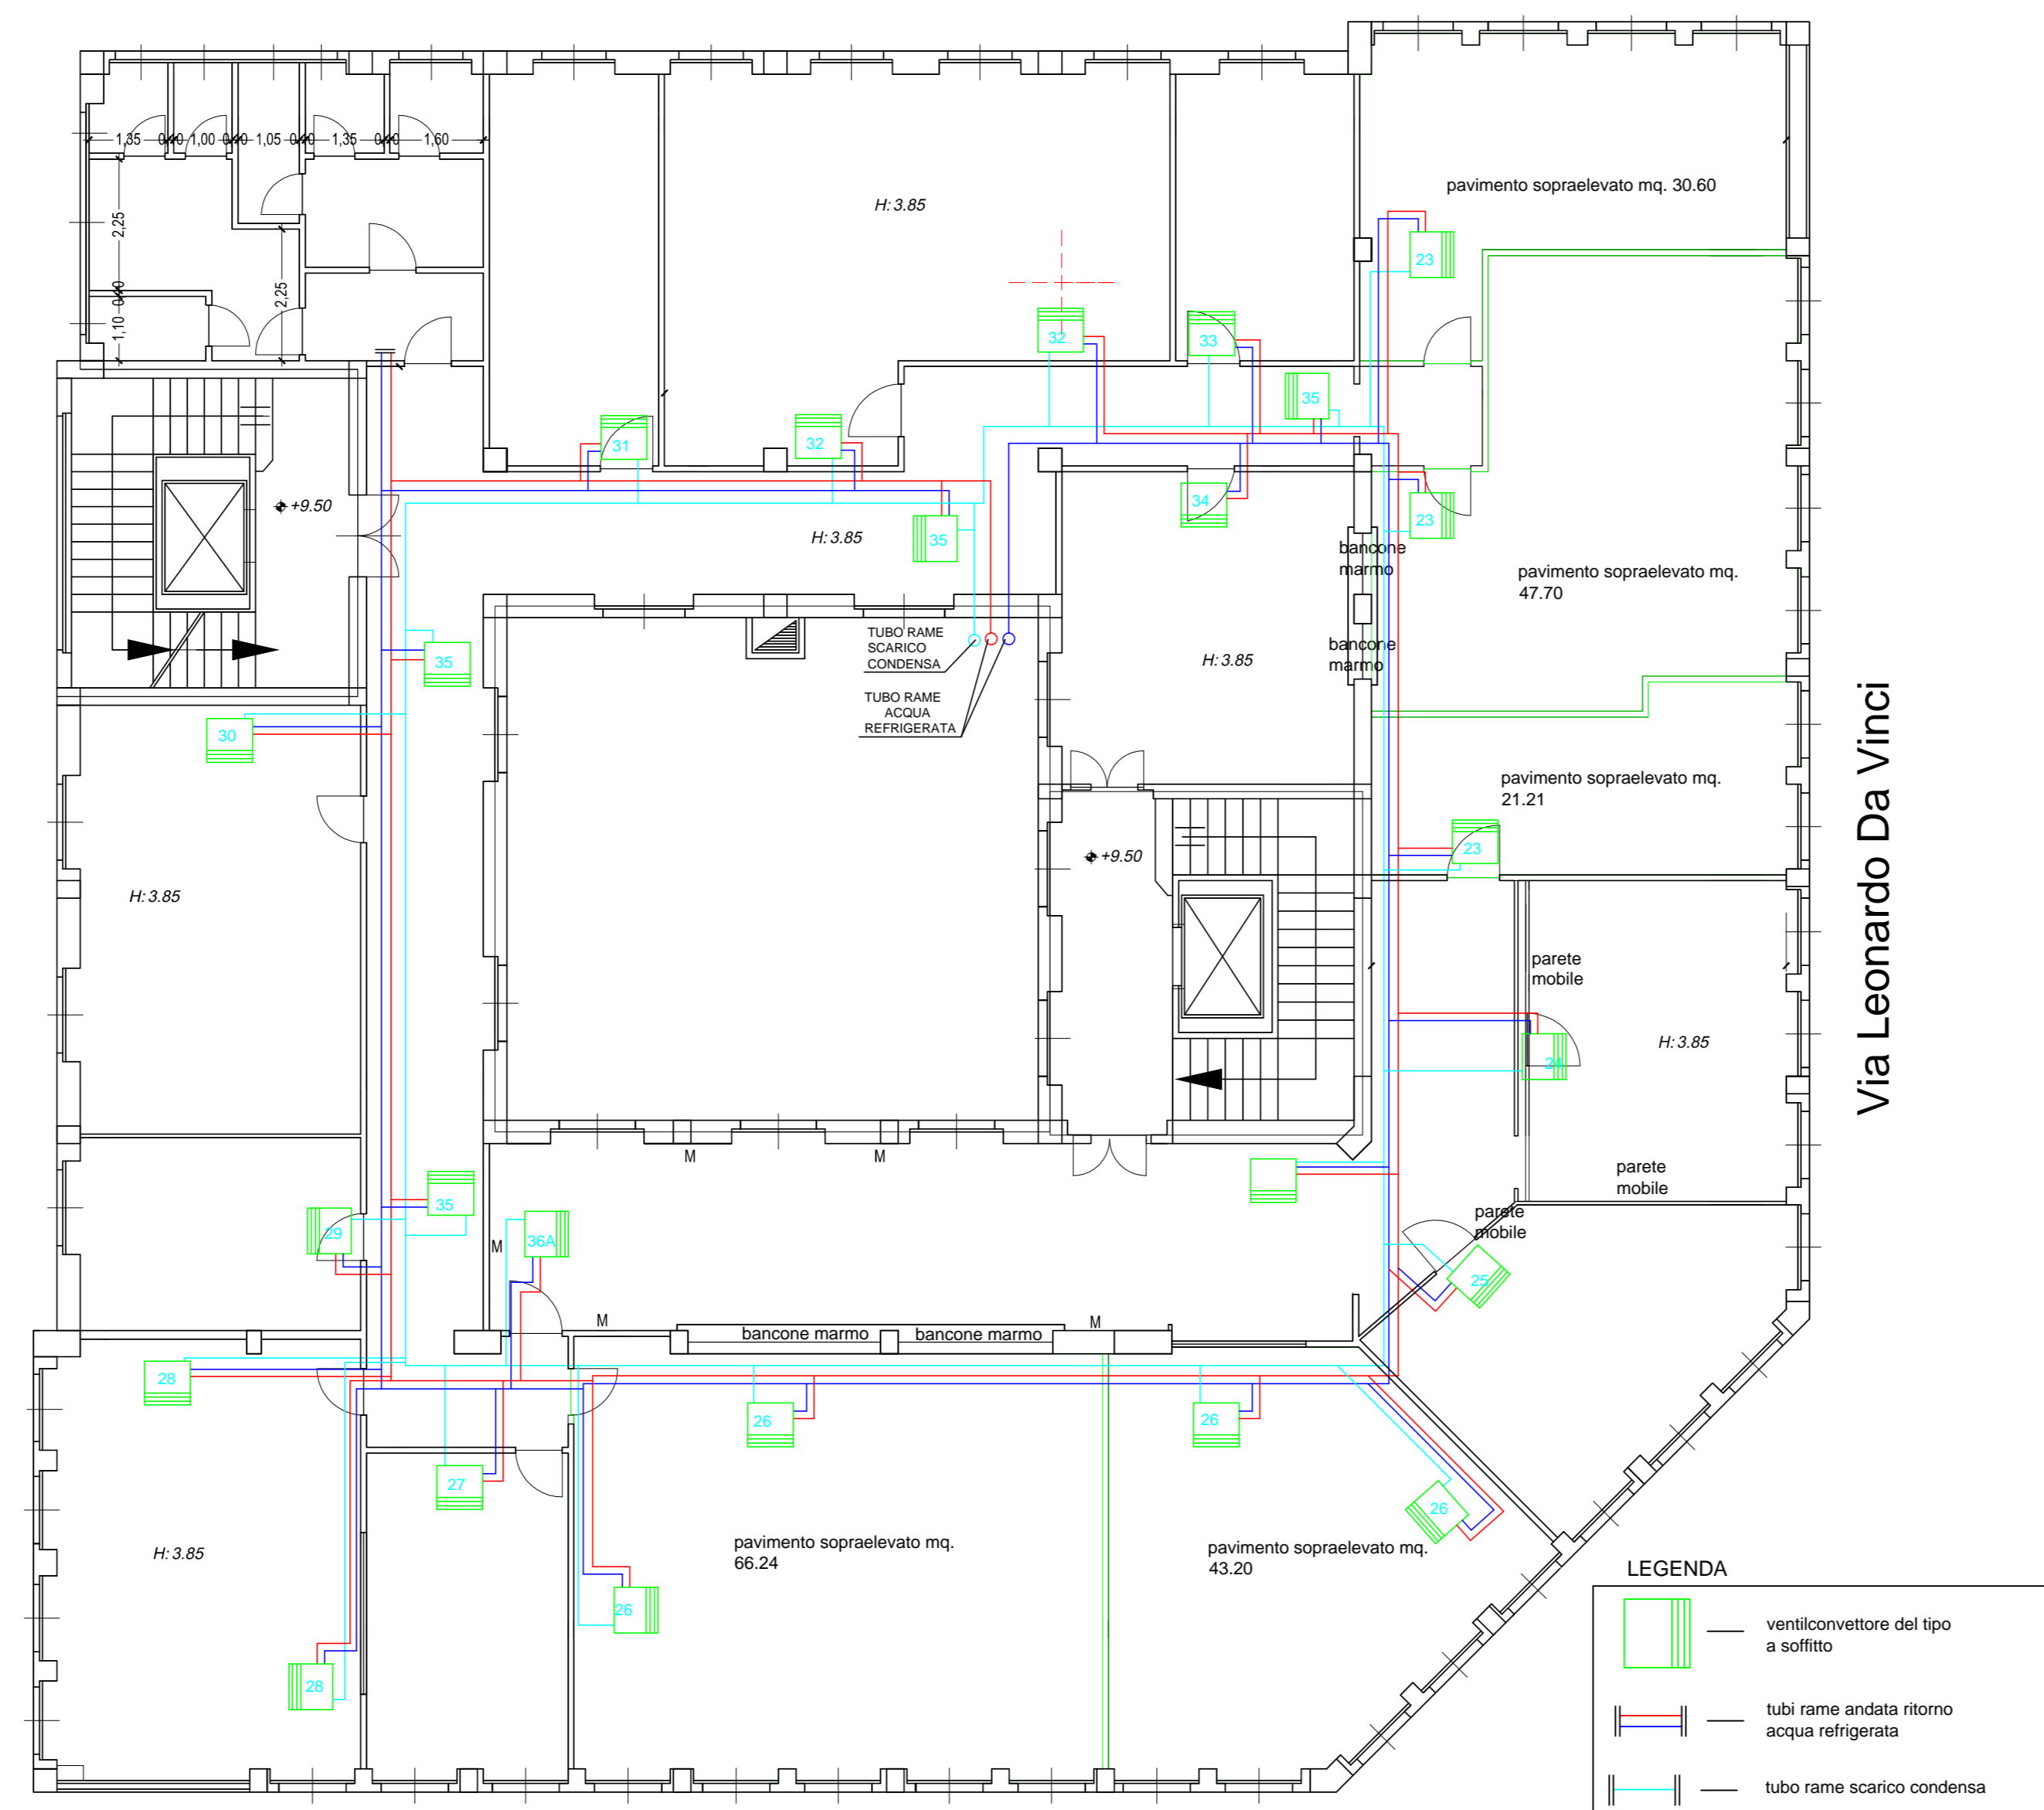


Via Alessandro Manzoni

Tubazioni: Linea distribuzione principale (mandata e ritorno) a soffitto ad anello: - ml. 143,00  
Tubazioni: Linea da dorsale (ad anello) a ventilconvettori (mandata e ritorno) : - ml. 765,30

Tubazione condensa : Linea scarico condensa principale ad anello: - ml. 65,50  
Linea da dorsale (ad anello) a ventilconvettori (mandata e ritorno) : - ml. 382,20

Pianta Piano Secondo  
Impianto di climatizzazione di progetto

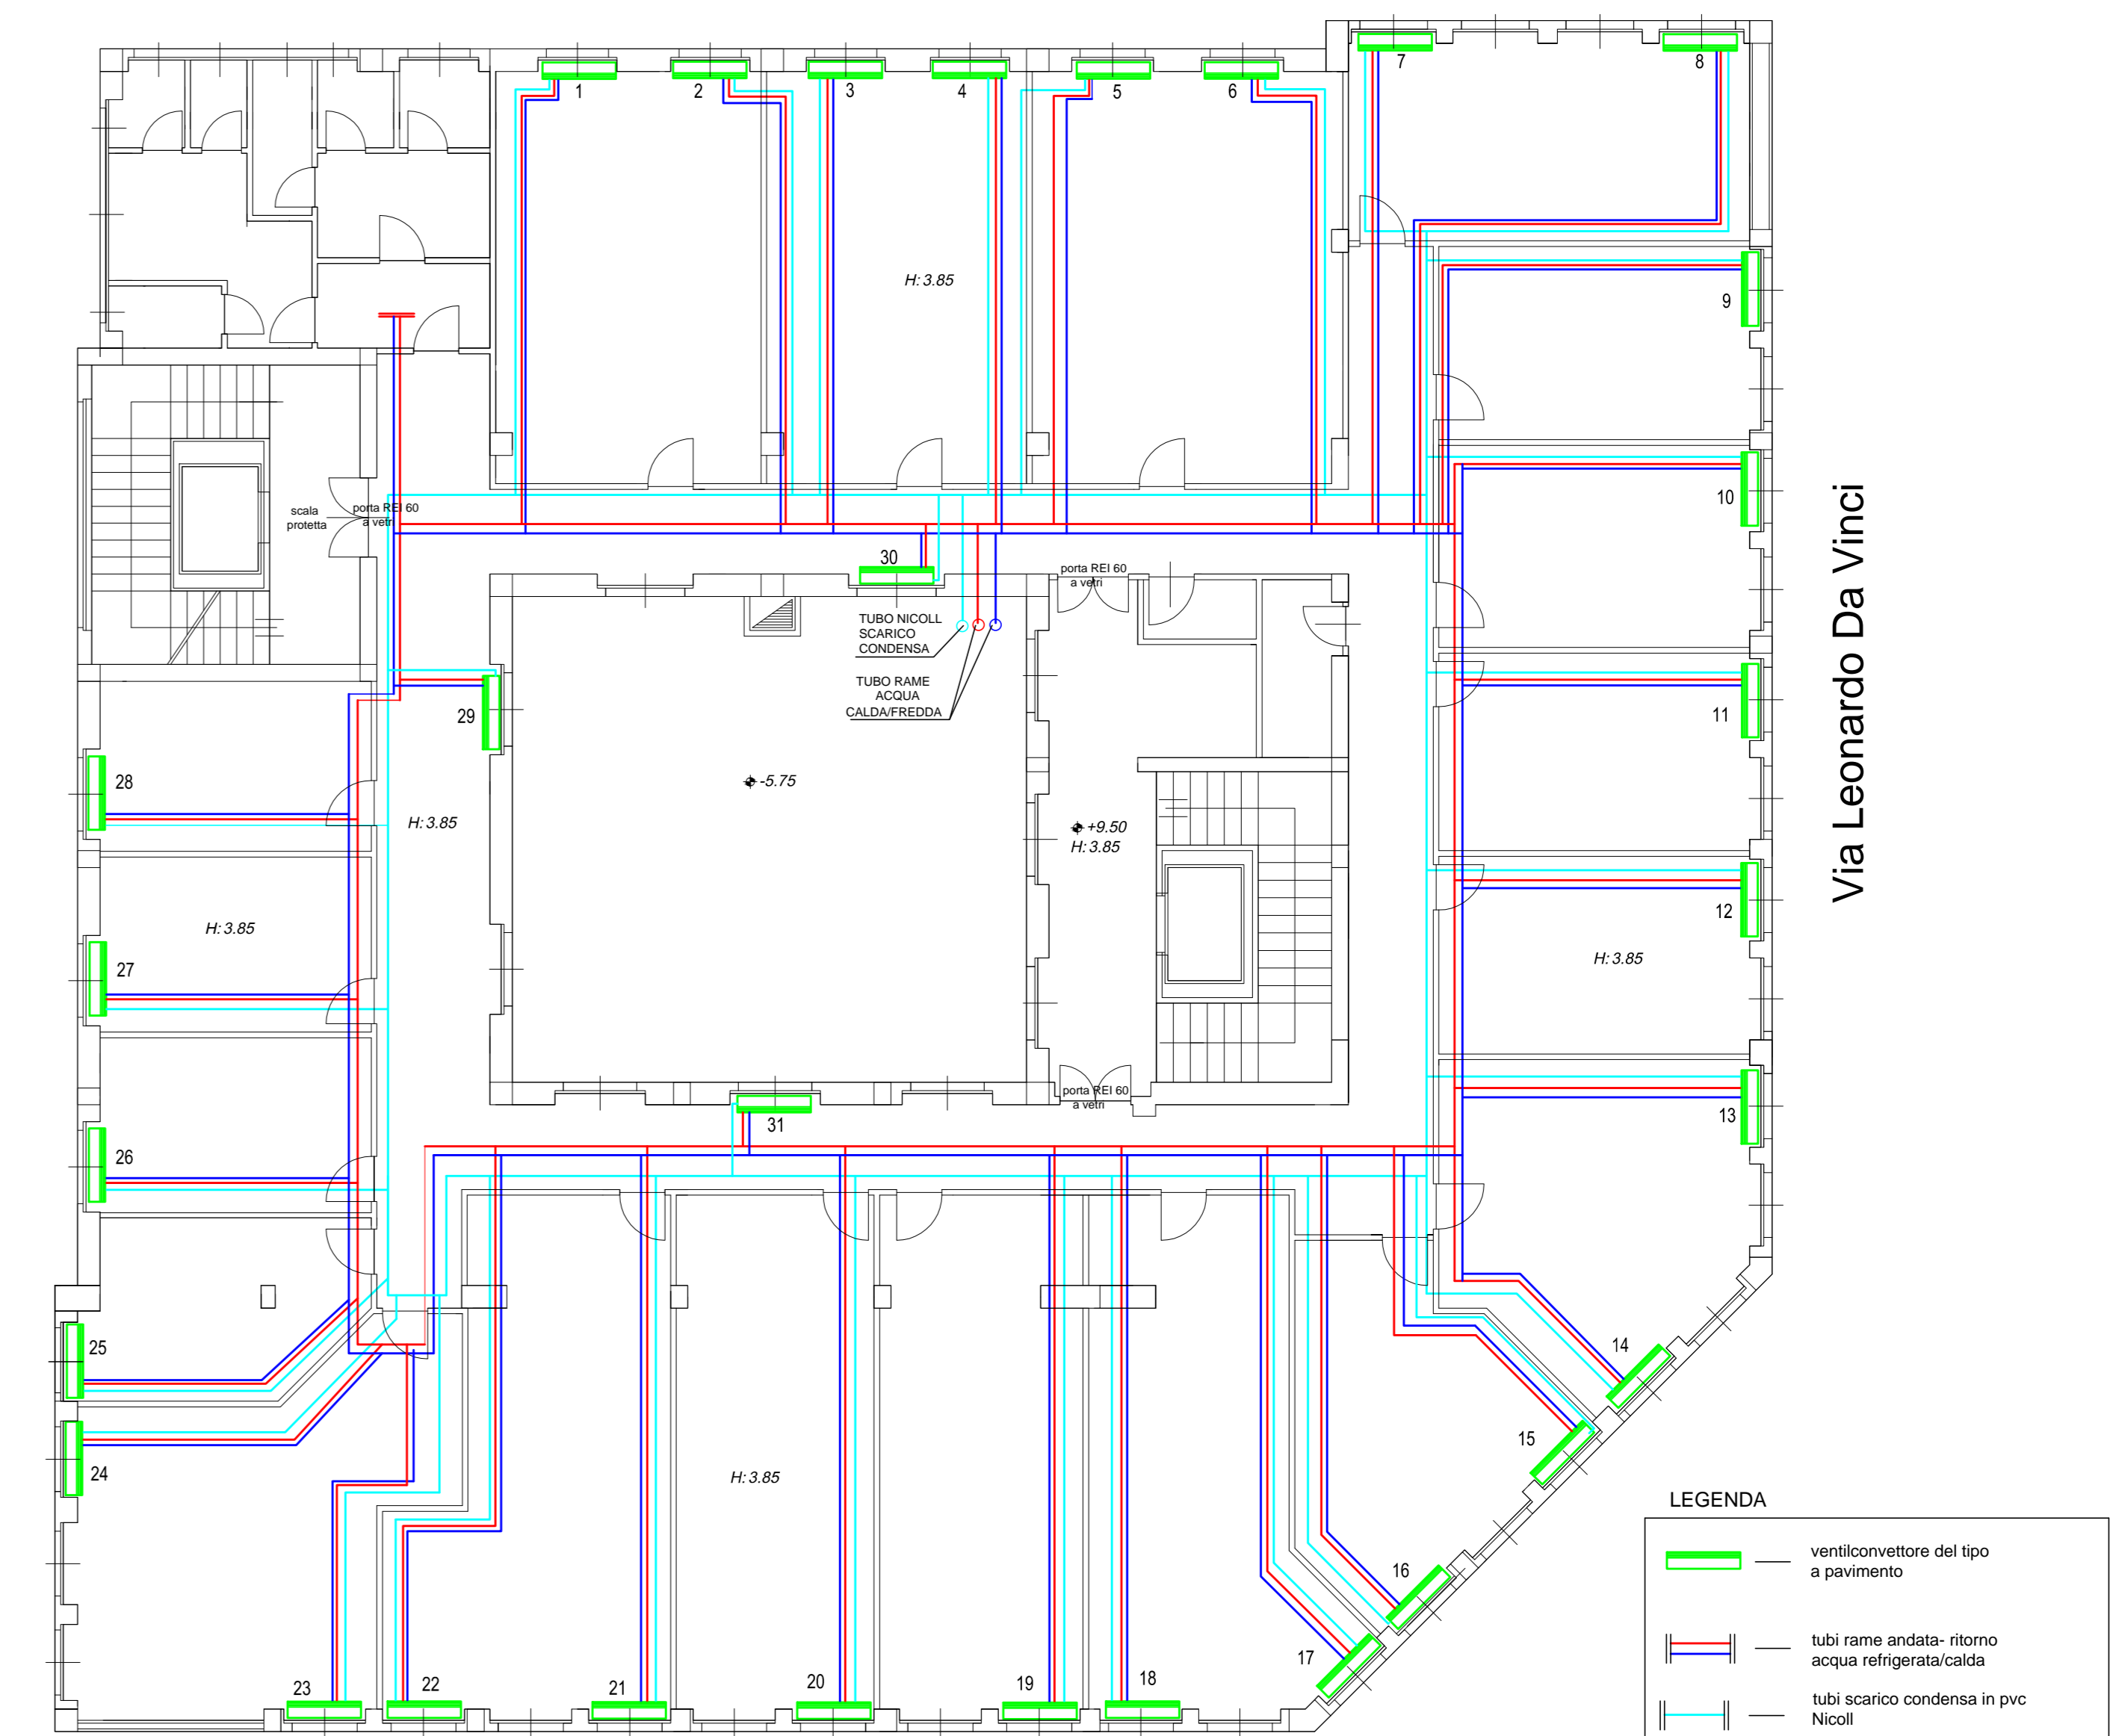

Via Alessandro Manzoni