

COMUNE DI NUORO
Provincia di Nuoro



ISTITUTO NAZIONALE PREVIDENZA SOCIALE
SEDE REGIONALE SARDEGNA
AREA TECNICO EDILIZIA
VIA DEI GIUDICATI, 33 - 09131 CAGLIARI

Oggetto

Progetto: Opere edili ed impiantistiche inerenti la ristrutturazione edilizia del piano secondo e primo sottopiano (parte) della Direzione Provinciale Inps di Nuoro - via Leonardo da Vinci , 26

tavola
opere di climatizzazione:
primo sottopiano - situazione attuale
primo sottopiano - situazione di progetto


4

data
Settembre 2014
scala
1:100

progettisti:
perito edile Giorgio Defraia
geometra Giorgio Corona
perito elett. Giampaolo Meloni

R.U.P.
ing. Giampaolo Cuboni

Úäæ œÆ »Á[œ] äæ [ÁÄ æ æ ä } ^ Áæ œ æ
G»Äæ ^||| ÁÜÁMÆÇH D

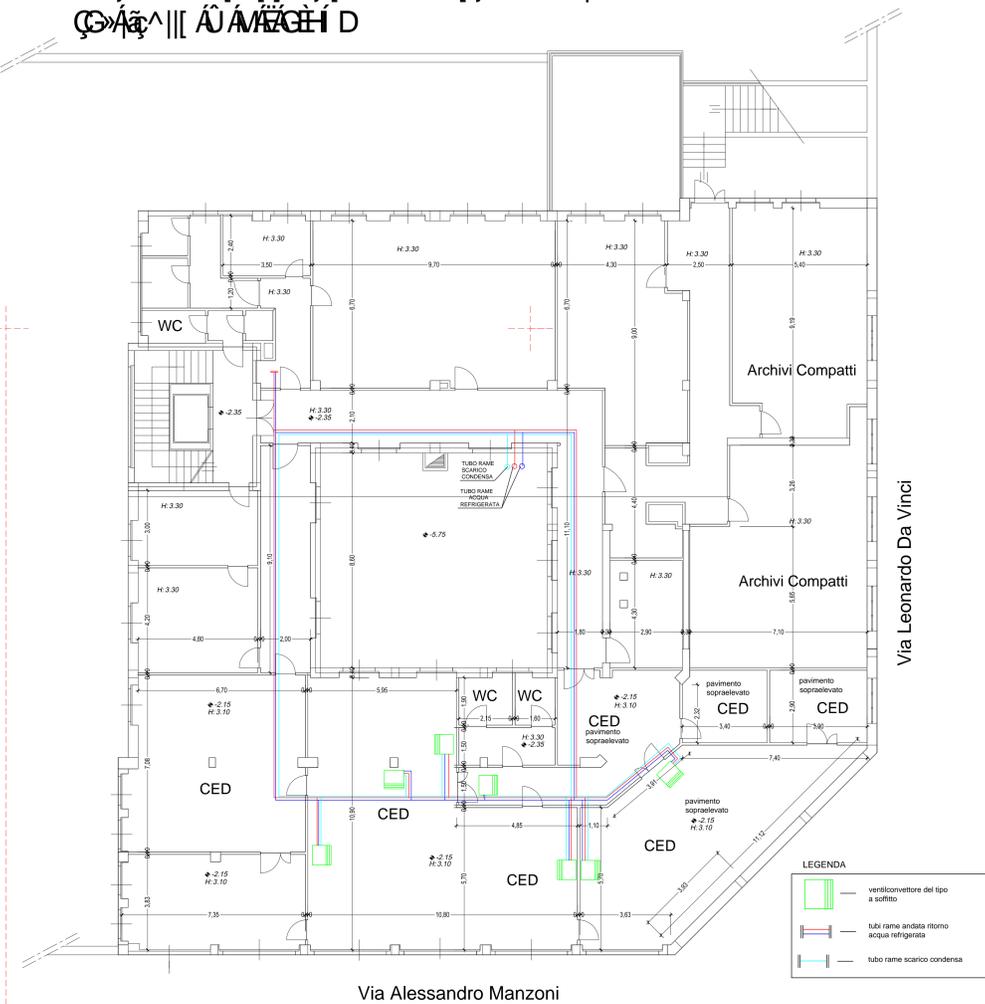

Tubazioni: Linea distribuzione principale (mandata e ritorno) a soffitto ad anello: - ml. 113,00
Tubazioni: Linea da dorsale (ad anello) a ventilconvettori (mandata e ritorno) : - ml. 74,20

Tubazione condensa : Linea scarico condensa principale ad anello: - ml. 54,00
Linea da dorsale (ad anello) a ventilconvettori (mandata e ritorno) : - ml. 37,10

Úäæ œÆ »Á[œ] äæ [ÁÄ æ æ ä } ^ Áæ œ æ | * ^ œ Á
G»Äæ ^||| ÁÜÁMÆÇH D

