

LEGENDA SIMBOLI		
Simbolo	Descrizione	Quantità
	Quadro generale di piano 001	3
	Prise in modulare, zoccoli, stighi, scones	
	Prise in modulare chiusa	
	Prise in moduli incassati	
	Prise in moduli in vista	
	Prise in guide per cavi, pastiglie, modeste	
	Prise per telecomunicazioni	2
	Prise con interruttori inglobati inibitorici per telesegnali	3
	Prise con contatti per conduttori di protezione	19
	Prise per	1
	Quadretti posto scrivania completi	23
	Prise con contatti per conduttori di protezione prese tavolo	25

LEGENDA SIMBOLI		
	OSCARO ILLUMINANTE A PUNTO E/O COMPLETAMENTO (cat. 20 - E13)	APPENDICE PER ILLUMINAZIONE DI SICUREZZA CON SENSORE DI INTERRUTTORE (cat.1 - E13)
	OSCARO ILLUMINANTE A PUNTO PER 130x180cm (cat. 19 - E13)	APPENDICE PER ILLUMINAZIONE DI EMERGENZA (cat.5 - E13)
	OSCARO ILLUMINANTE 2x36"	PIANTINE PER LO SPAZIO DI DIMENSIONE ALTERNATIVA ELETTRICA
	OSCARO ILLUMINANTE 2x36" (cat. 31 - E13)	INTERRUTTORE DI COMANDO A REGOLAZIONE DIMENSIONE (cat.15 - E13)
	OSCARO ILLUMINANTE LUCE DIRETTA INQUADRA 1x70" - 2x36" (cat.32 - E13)	INTERRUTTORE DI COMANDO (cat.15/16 - E13)
	ELABORATO CIELO PER SISTEMA LUMINOSO (cat.33 - E13)	PIANTO DI SELEZIONE PRESENZA PER SISTEMA DI AZIONAZIONE ALTERN. LUMIN. (cat.22 - E13)
	OSCARO ILLUMINANTE 2x14" 1x36" (cat.16 - E13)	OSCARO
	OSCARO ILLUMINANTE 2x36" (cat.17 - E13)	PIANTO LUCE
	PIANTO CALCOLO OSO (cat.4 - E13)	PIANTO LUCE NOTTURNA
	QUADRE PER DISTRIBUZIONE ELETTRICA E RETE DI CALCOLO	PIANTO LUCE DIMENSIONE
	MONTANTE CONDUTTORE ELETTRICA E T2.	INTERRUTTORE PER AZIONAZIONE LUCE
	PIANTO ALIMENTAZIONE CON INTERUTTI MANUTENTIVO (cat.4 - E13)	INTERRUTTORE PER AZIONAZIONE LUCE
	OSCARO OSO (cat.1)	TAVOLA ALIQUOTE OSO (cat.1)
	PIANTO SPAZIO CON INTERUTTI SELEZIONATE	RESTI OSO (cat.1)

**INPS**  
ISTITUTO NAZIONALE  
PREVENZIONE SORDITÀ

**SEDE REGIONALE BASILICATA**  
**UFFICIO TECNICO-EDILIZIO**  
Via Pretoria, 277 - 85100 Potenza

OGGETTO  
RISTRUTTURAZIONE DEL PRIMO E SECONDO  
PIANO DELLO STABILE DI VIALE MARCONI -  
POTENZA

IMPIANTO ELETTRICO  
Piano 1°  
Utilizzatori Elettrici

TAVOLA  
**14**


Progettista Architettonico: Geom. Giacomo Schietini  
Progettista Impiantistico: Per. Ing. Vincenzo Brunone  
Responsabile del Procedimento: Arch. Pasquale Richardi

Potenza, Maggio 2014  
AGGIORNAMENTI

CODICE  
DIMENSIONI

SCALA 1:50

**Potenza**  
**via Marconi**  
**UFFICIO LEGALE**  
**1° piano**

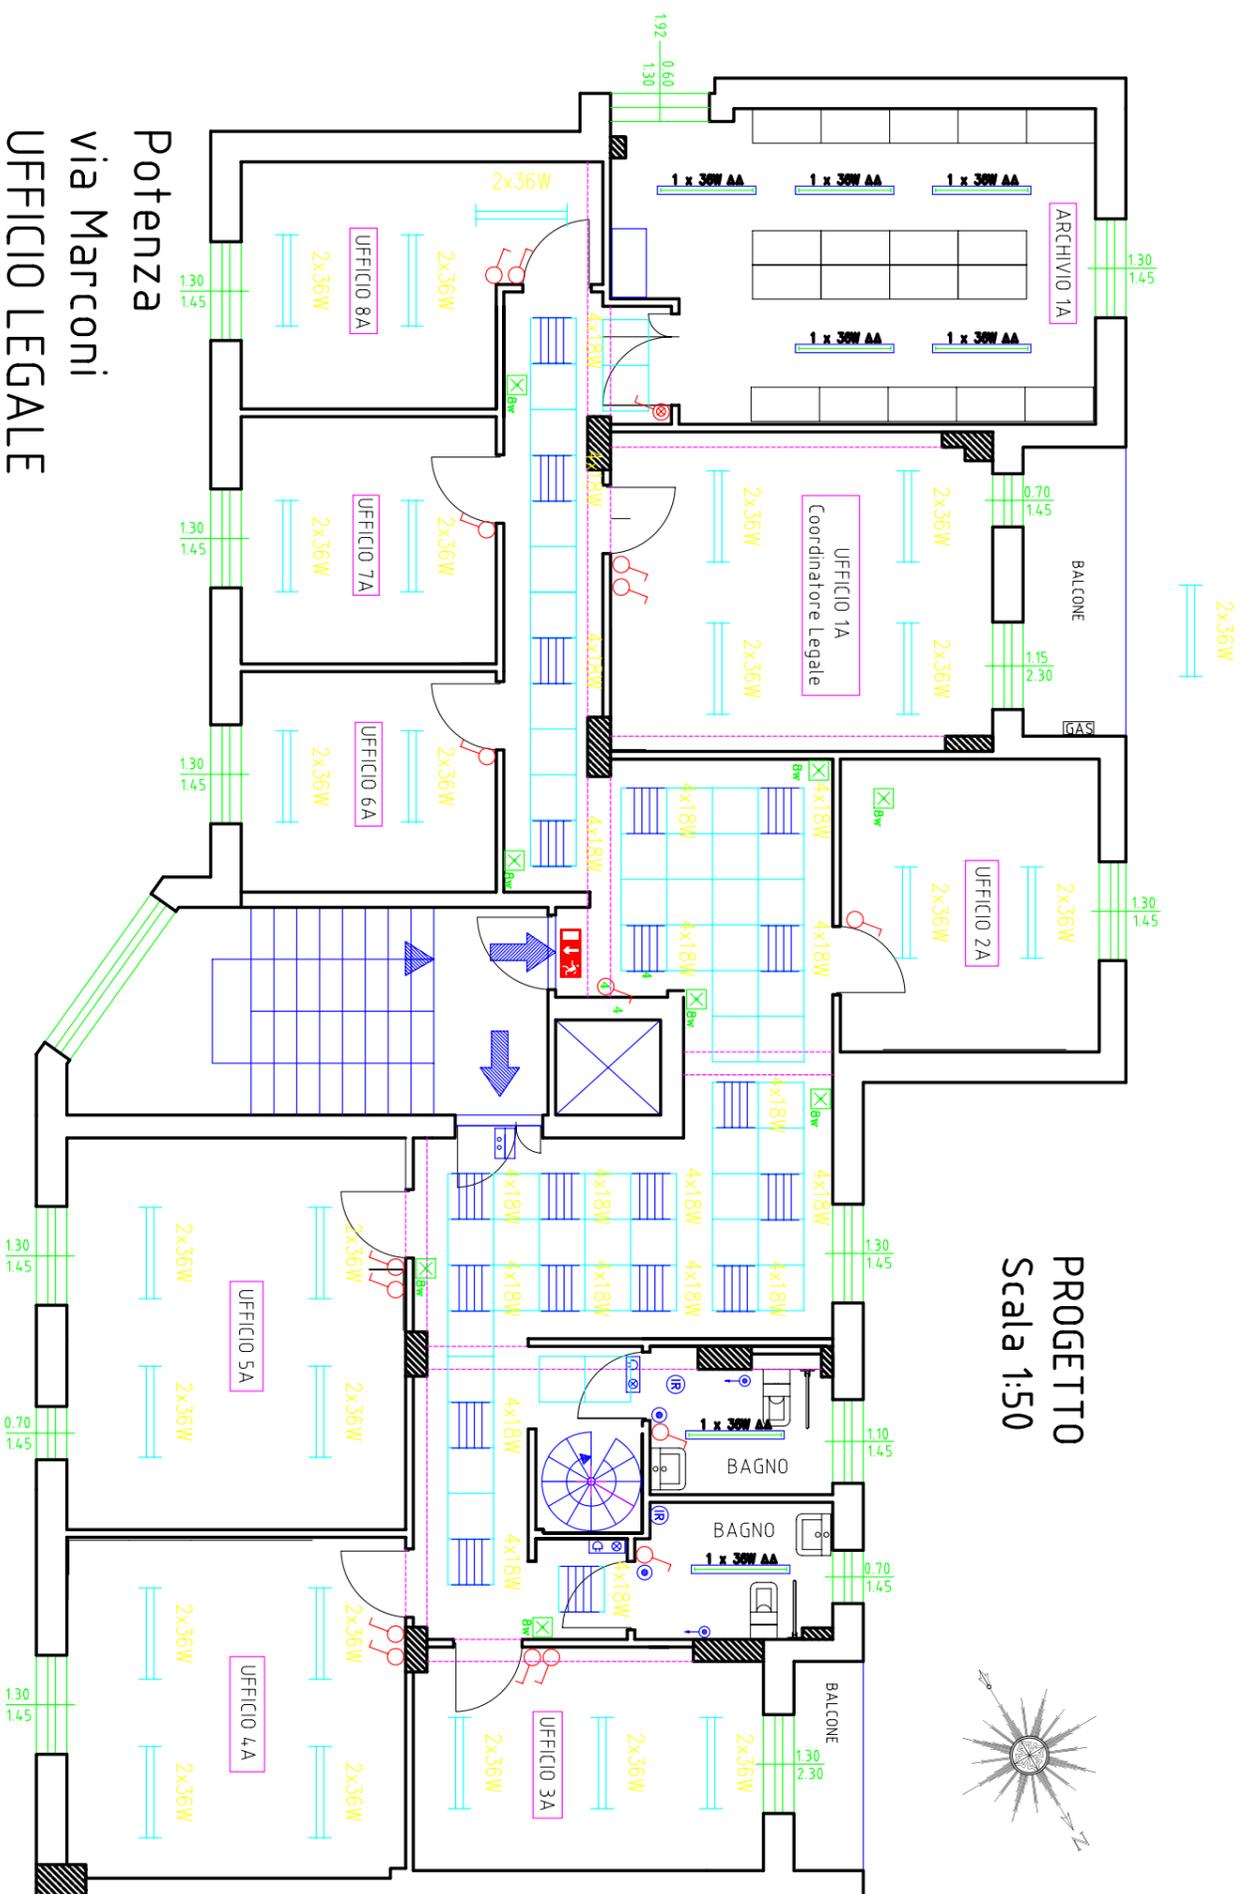

**PROGETTO**  
Scala 1:50