



TAVOLA TIPO IMPIANTO ILLUMINAZIONE  
TIPOLOGIA DEI COLLEGAMENTI

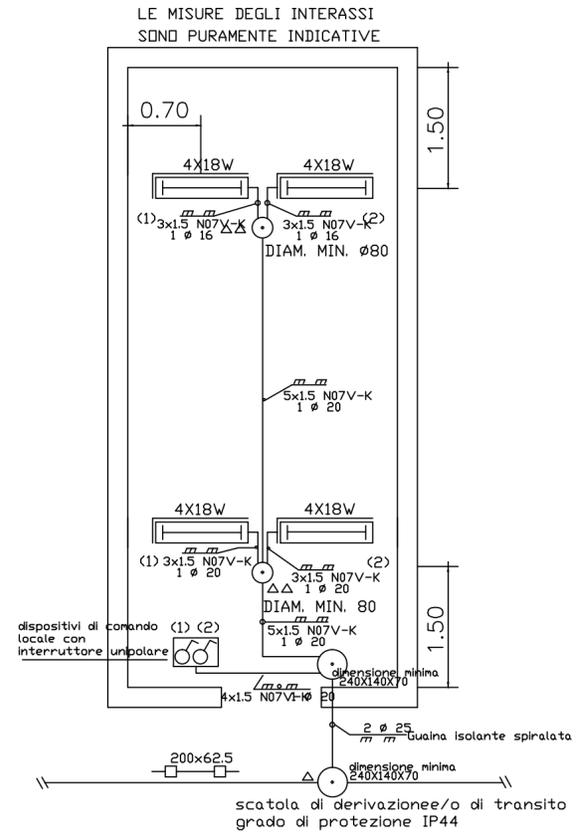


SCHEMA VALIDO PER GLI UFFICI E SERVIZI

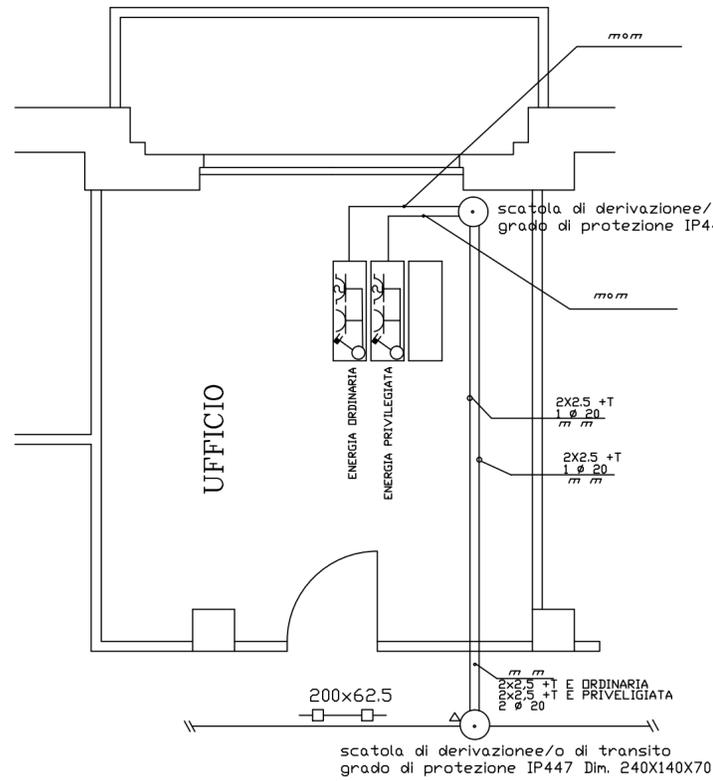


SCHEMA TECNICO COLLEGAMENTI  
ENERGIA ORDINARIA  
ENERGIA PRIVILEGIATA

SCHEMA TECNICO  
CABLAGGIO STRUTTURATO

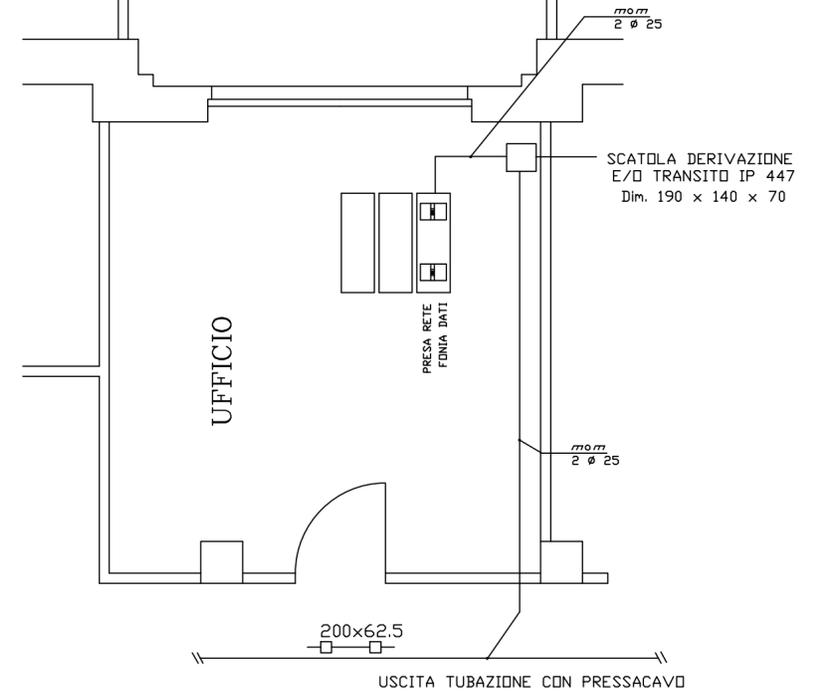

SCHEMA TECNICO EQUIPAGGIAMENTO  
ENERGIA ORDINARIA  
ENERGIA PRIVILEGIATA

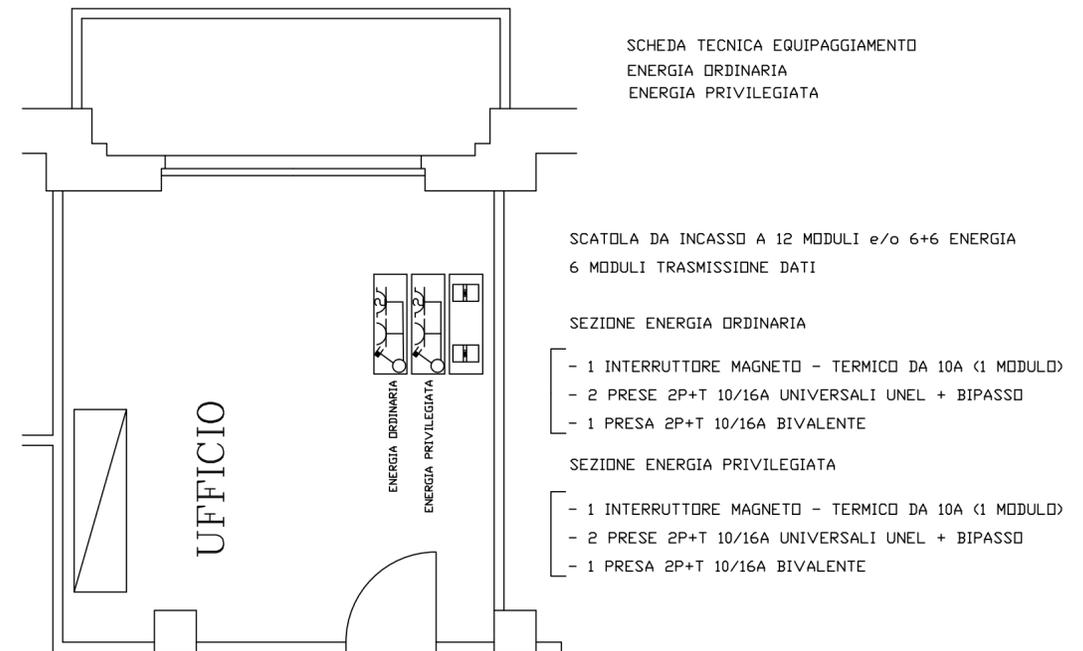

DIREZIONE REGIONALE CAMPANIA

Direzione Provinciale di Salerno  
Edificio C.so G. Garibaldi, 38  
RISTRUTTURAZIONE EDILE ED IMPIANTISTICA AL 2° PIANO  
AREA EX C.E.D.

PLANIMETRIA PIANO SECONDO  
IMPIANTO ELETTRICO: Schede tecniche

PROGETTISTI:  
I.N.P.S. U.T.R. CAMPANIA Ing. A. BIANCARDI - Arch. G. RUSSO  
Geom. G. STANZIONE - P.I.E. M. BUONO

DIRETTORE DEI LAVORI: Arch. G. RUSSO  
DIRETTORE OPERATIVO: Geom. G. STANZIONE  
ISPETTORE DI CANTIERE: Arch. A. LANDI

TAV.

7

Scala: 1:100

Data: MARZO 2014

Aggiornamenti:

Rif. FILE:  
2° piano