




Data di pubblicazione: 19/12/2022

Nome allegato: 2 2 PIANTA PIANO PRIMO.pdf

CIG: 95228031A3;


Nome procedura: PROCEDURA NEGOZIATA INDETTA AI SENSI DELL'ART. 51, COMMA 1, LETT. A), NUMERO 2.2, DEL DL N. 77/2021, CONVERTITO CON MODIFICHE IN L. 108/2021, MEDIANTE RICHIESTA DI OFFERTA (RDO) SUL MERCATO ELETTRONICO DELLA PUBBLICA AMMINISTRAZIONE (MEPA), VOLTA ALL'AFFIDAMENTO DI OPERE IDRAULICHE CONSISTENTI NELLA SOSTITUZIONE DI NUMERO 2 GENERATORI DI CALORE E DI NUMERO 156 VENTILCONVETTORI DA ESEGUIRSI PRESSO LO STABILE STRUMENTALE ADIBITO AD AGENZIA COMPLESSA INPS DI SAN DONÀ DI PIAVE (VE), VIA TRENTO N. 19

| INPS SAN DONA DI PIAVE (VE) | | | | |
|-----------------------------|-------------|--------------|------------|-------------|
| N° Ripetitore | N° Stanza | N° TA | DDC MASTER | DDC SLAVE |
| PIANO PRIMO | | | | |
| 2 | 107 | 85 | 85 | / |
| 2 | 108 | 86 | 86 | / |
| 2 | 110 | 87 | 87 | / |
| 2 | 111 | 88 | 88 | / |
| 2 | 112 | 89 | 89 | 90-91B |
| 2 | 113 | 92 | 92 | 93 |
| 3 | 109 | 84 | 84 | / |
| 3 | 106 | 83 | 83 | / |
| 3 | 105 | 82 | 82 | / |
| 3 | 104 | 81 | 81 | / |
| 3 | 103 | 80 | 80 | / |
| 3 | 101 | 79 | 79B | / |
| 3 | 149 | 77 | 77 | 78 |
| 3 | 148 | 76 | 76 | / |
| 3 | 147 | 75 | 75 | / |
| 3 | 146 | 120 | 120 | / |
| 3 | 145 | 73 | 73 | 74 |
| 3 | 143 | 72 | 72 | / |
| 3 | 141 | 71 | 71 | / |
| 3 | 139 | 70 | 70 | / |
| 3 | 138 | 69 | 69 | / |
| 3 | 137 | 68 | 68 | 67 |
| 3 | 135 | 118 | 118 | 119 |
| 3 | 136 | doppia sonda | 65B | / |
| 3 | atrio scale | doppia sonda | 66B | / |
| 3 | 133 | 112 | 112 | / |
| 3 | 132 | 114 | 114 | 115-116-117 |
| 3 | 129 | 111 | 111 | / |
| 3 | 127 | doppia sonda | 110B | / |
| 4 | 131 | 113 | 113 | / |
| 4 | 130 | 109 | 109 | / |
| 4 | 128 | 108 | 108 | / |
| 4 | 126 | 107 | 107 | / |
| 4 | 125 | 104 | 104 | 105-106B |
| 4 | 124 | 103 | 103 | / |
| 4 | 123 | 101 | 101 | 102 |
| 4 | 121 | 100 | 100 | / |
| 4 | 117 | 96 | 96 | 97 |
| 4 | 116 | 95 | 95 | / |
| 4 | 114 | 94 | 94 | / |
| 4 | 115 | 98 | 98 | / |
| 4 | 118 | 99 | 99 | / |

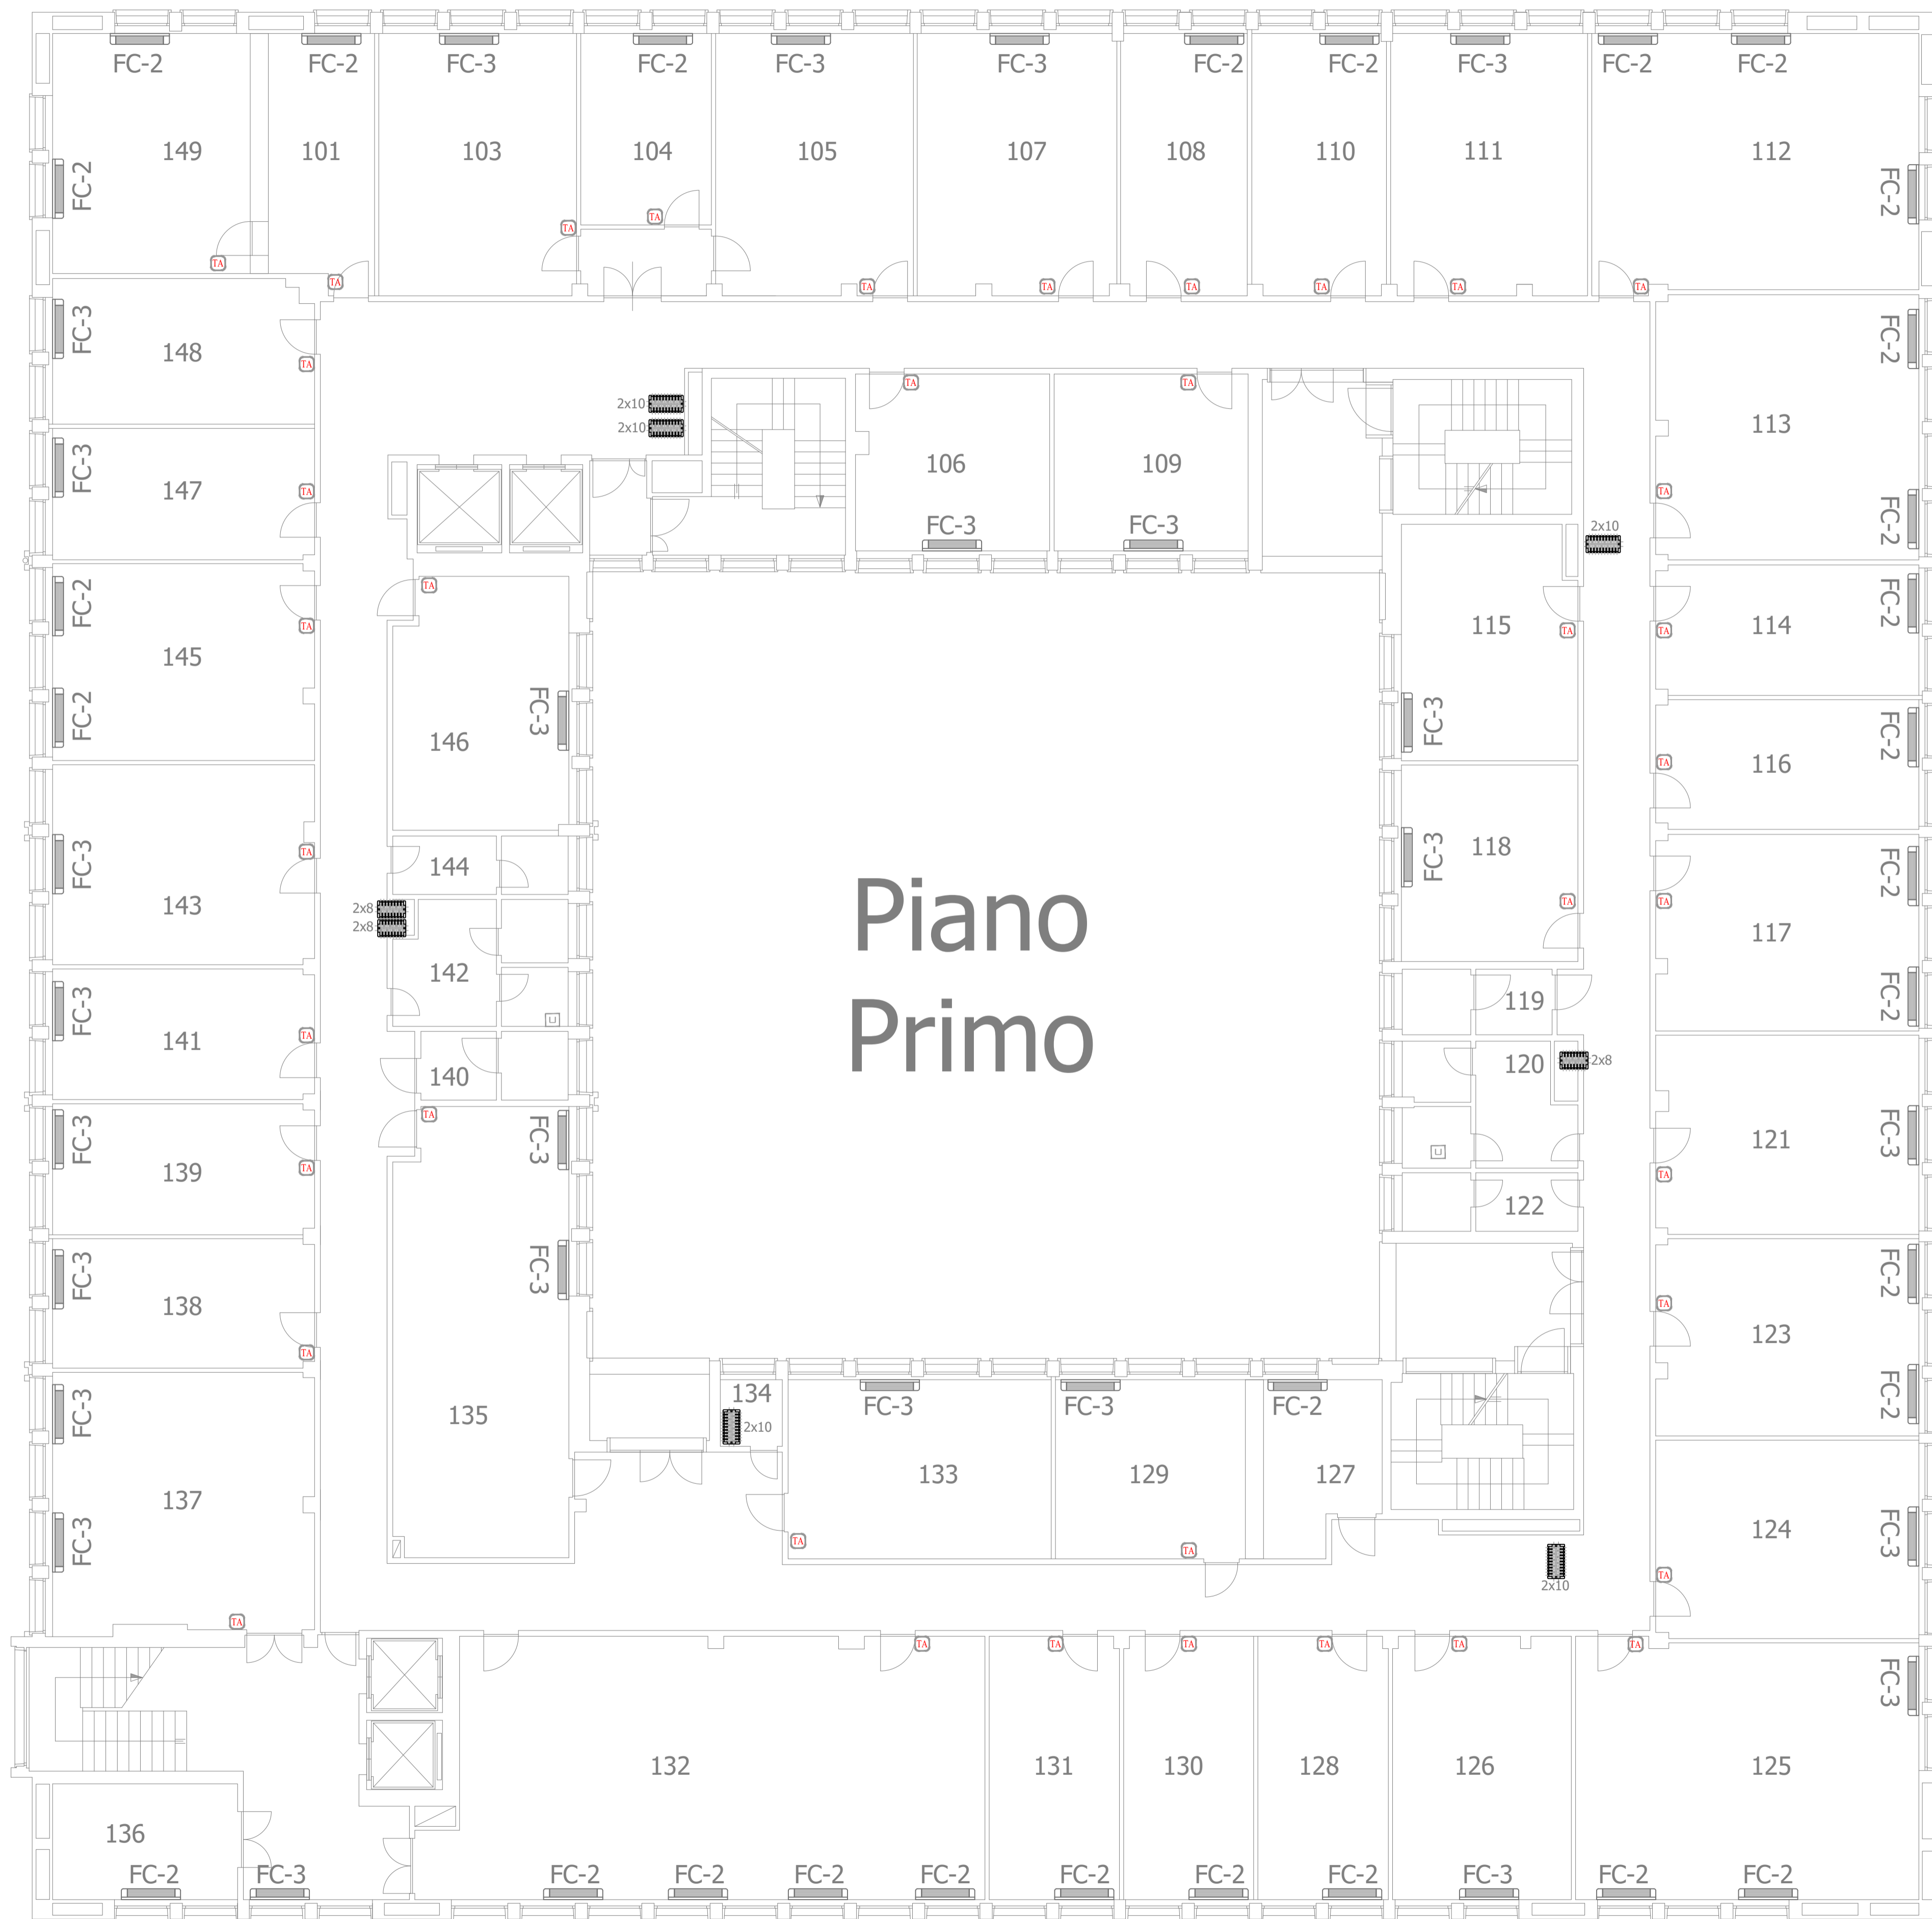

INPS

ISTITUTO NAZIONALE
PREVIDENZA SOCIALE

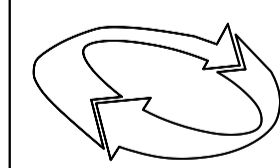

Sede Regionale Veneto
Settore Tecnico Edilizio
VENEZIA

AGENZIA COMPLESSA DI SAN DONA' DI PIAVE COD. 06VE31

Oggetto: RIQUALIFICAZIONE ENERGETICA IMPIANTO TERMOIDRAULICO
SOSTITUZIONE GENERATORI DI CALORE E VENTILCOVETTORI

Data Novembre 2022

SCALA: 1 : 100

TAVOLA N.

02

Il progettista
p.i. Stefano Tonini

REVISIONE:

PIANTA PIANO PRIMO - INDICAZIONE VENTILCONVETTORI