



Data di pubblicazione: 14/08/2018

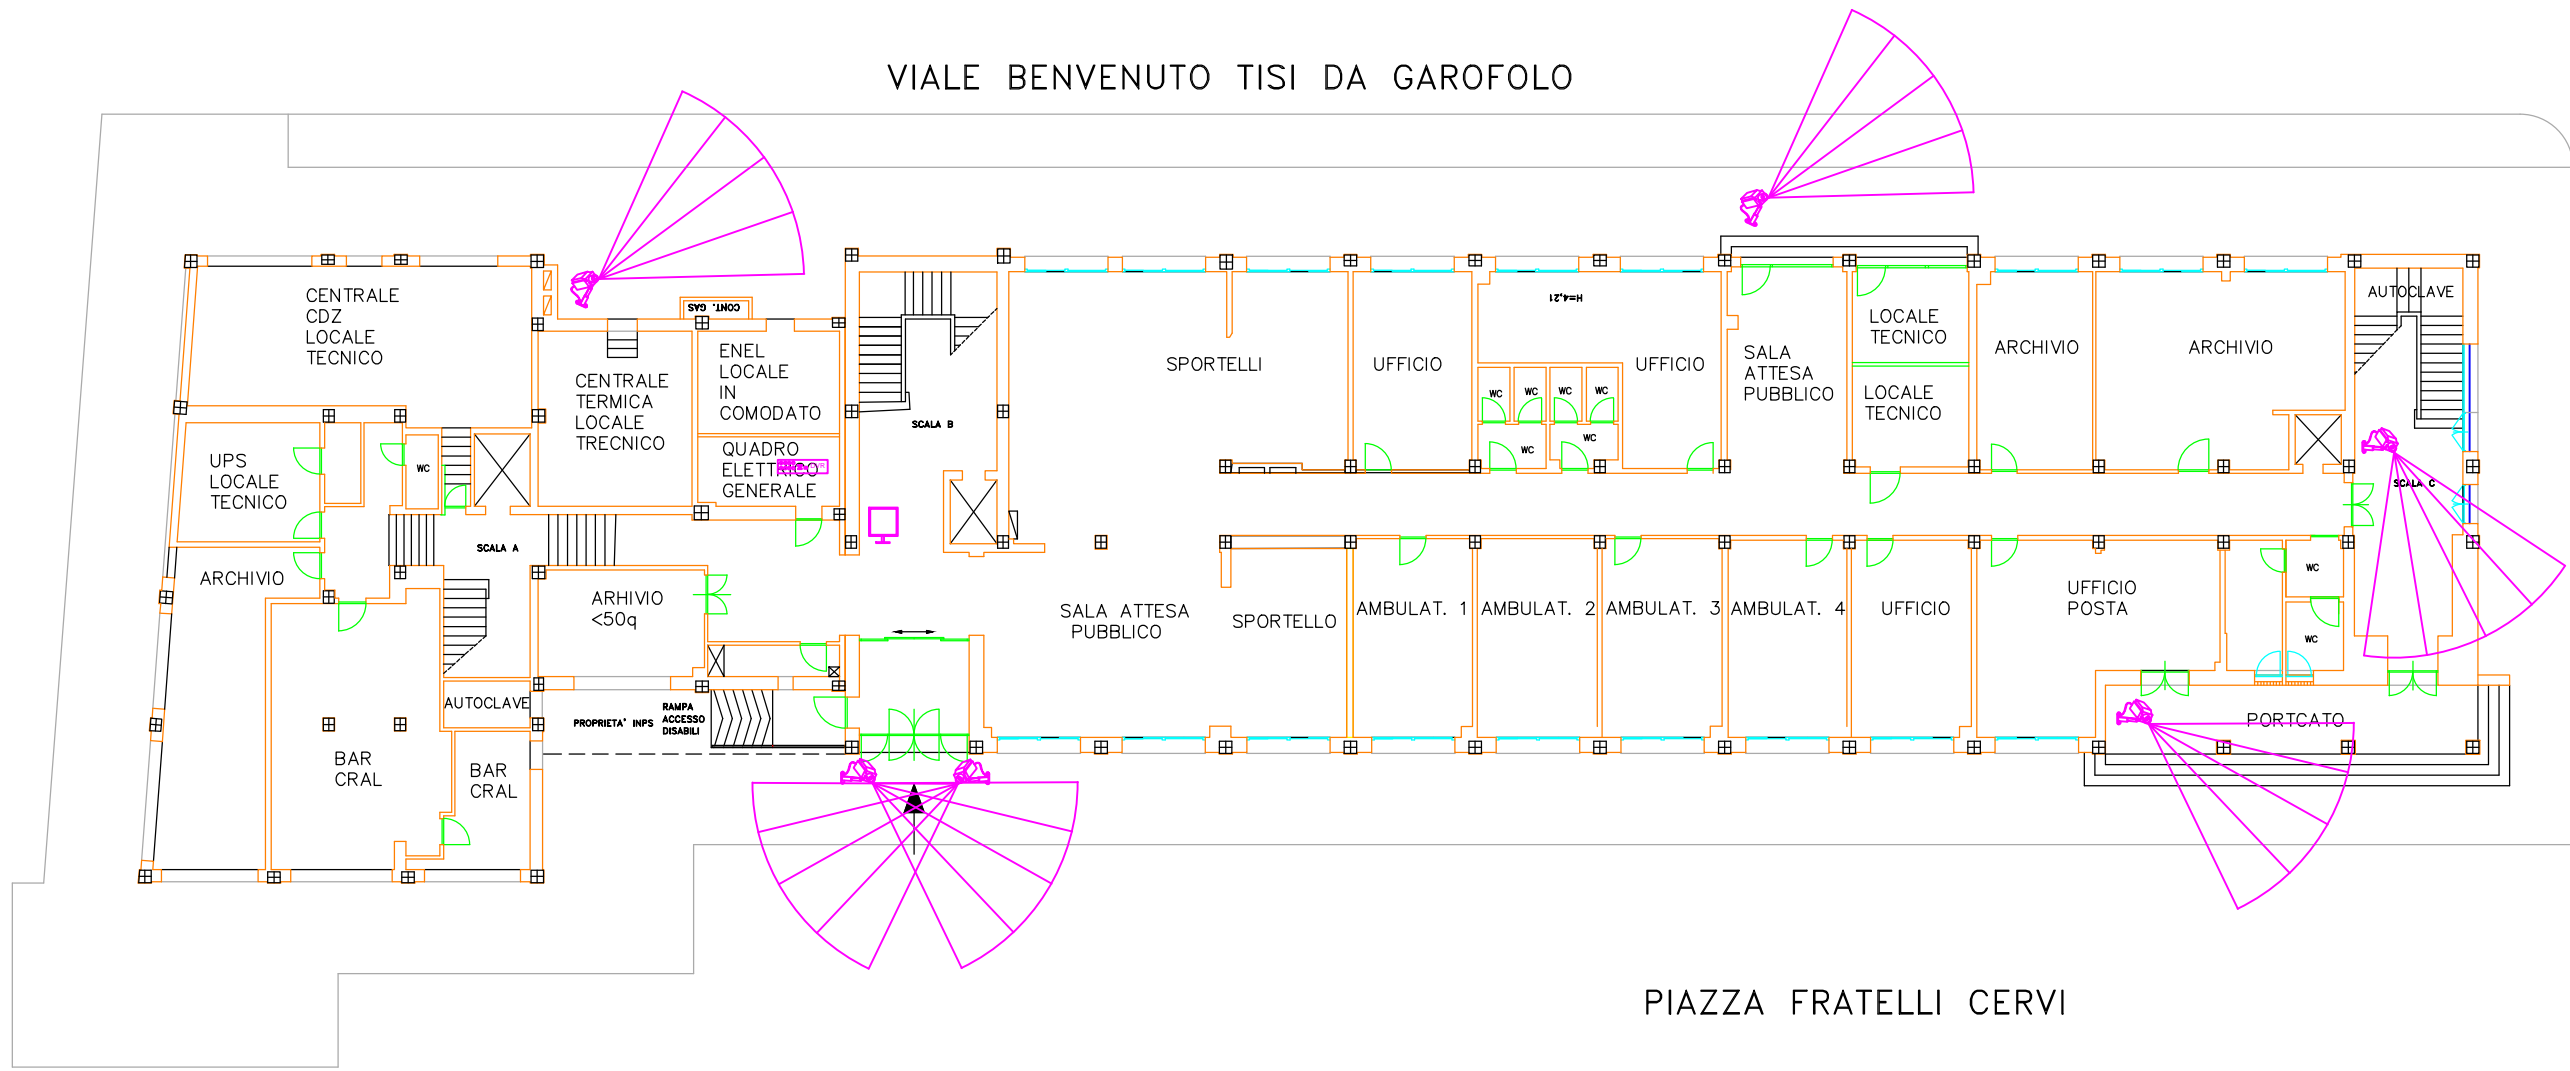
Nome allegato: *Elaborato grafico.pdf*

CIG: ZC3249F478;

Nome procedura: *Procedura negoziata ai sensi dell'art. 36, comma 2, lettera a) e comma 6 del D.LGS. 50/2016, mediante ricorso al MEPA, con richiesta di offerta aperta (RDO APERTA) tra coloro che risultano accreditati Mepa per la categoria OS30, per l'affidamento delle opere elettriche finalizzate alla realizzazione di un nuovo impianto di videosorveglianza presso lo stabile Inps in Rovigo, Piazza Cervi n. 5, adibito a Direzione Provinciale INPS*

VIALE BENVENUTO TISI DA GAROFOLO



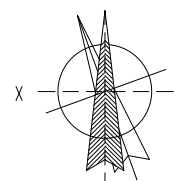

VIALE PORTA ADIGE



PIAZZA FRATELLI CERVI

LEGENDA

-  videocamera CAM
-  DVR registratore
-  TV monitor di visualizzazione

 ISTITUTO NAZIONALE PREVIDENZA SOCIALE  Sede Regionale Veneto gestore: Franco Scillico VENEZIA		
	Sede Provinciale di ROVIGO	
Oggetto: Piazza Cervi, 5 - Stato attuale DISPOSIZIONE PLANIMETRICA APPARATI VIDEOSORVEGLIANZA		
CODICE 06 RO 00 SCALA 1 : 100 DATA LUGLIO 2018	TAVOLA N.	 PROGETTISTA G. CAVALLARO
PIANTA PIANO TERRA - stato DI PROGETTO		