



Data di pubblicazione: 25/10/2018

Nome allegato: TAV 4C - Climatizzazione - Cantù.pdf


CIG: 7638022725 (1);

Nome procedura: *Lavori di rinforzo solai e riqualificazione funzionale presso l'Agencia territoriale INPS di Cantù, sita in via Salvo D'Acquisto 3, 22063 Cantu' (CO).*

Conferma nomina Responsabile unico del procedimento.

Autorizzazione dell'indizione di procedura negoziata ai sensi dell'art. 36, comma 2, lettera c) del Dlgs. n. 50/2016 e ss.mm.ii., mediante Richiesta di offerta (RdO) sul Mercato elettronico della pubblica amministrazione (MEPA), ai sensi dell'art. 36, comma 6, ultimo periodo del D.Lgs. n. 50/2016 e ss.mm.ii.

Unità interne cdz			
Locale	unità interna n°	Kw freddo	Kw caldo
1	UI 01	2,2	2,5
2	UI 02	1,7	1,9
3	UI 03	2,2	2,5
4	UI 04	2,2	2,5
5	UI 05.1	4,5	5,0
5	UI 05.2	4,5	5,0
6	UI 06	1,7	1,9
7	UI 07	1,7	1,9
8	UI 08	2,2	2,5
9	UI 09.01	2,8	3,2
9	UI 09.02	2,8	3,2
10	UI 10	4,5	5,0
11	UI 11	2,8	3,2
12	UI 12	2,8	3,2
13	UI 13	2,2	2,5
14	UI 14.01	4,5	5,0
14	UI 14.02	4,5	5,0
C1	UI C1	2,8	3,2
C2	UI C2	2,8	3,2
C3	UI C3	2,8	3,2

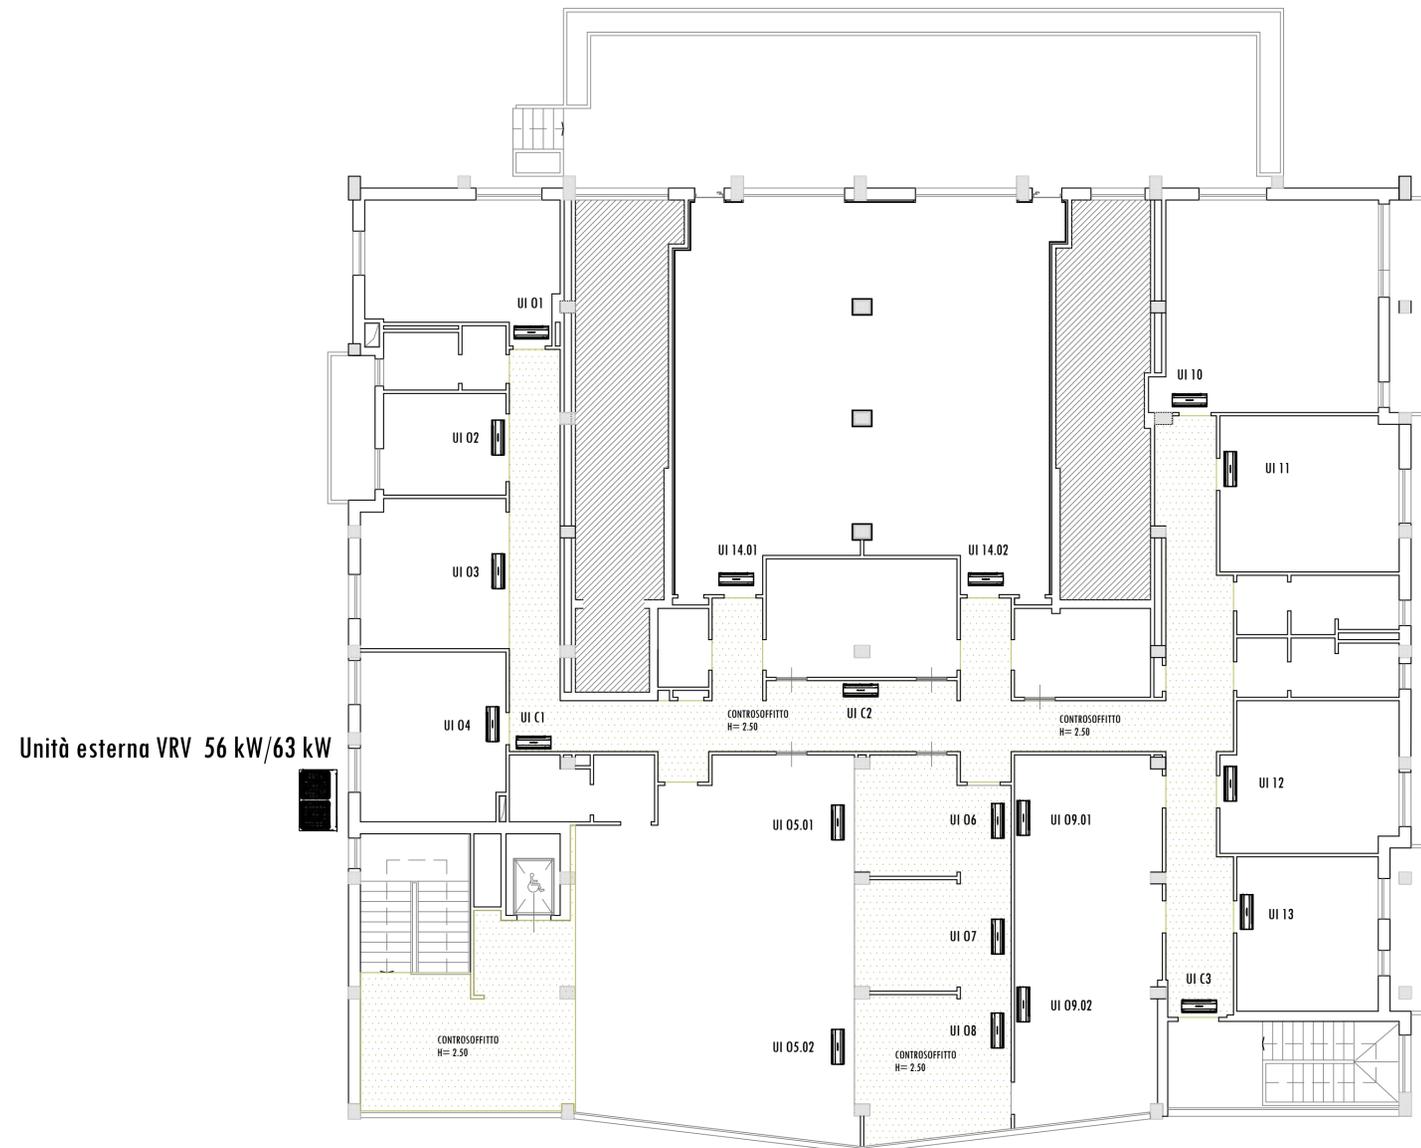

Unità esterna VRV 56 kW/63 kW

Localizzazione apparati da installare

<p>IL COMMITTENTE</p>  <p>DIREZIONE REGIONALE LOMBARDIA Via M. Gonzaga, 6 MILANO</p> <p>IL DIRETTORE REGIONALE Dott. Giuliano Quattrone</p>	<p>INPS</p> <p>ISTITUTO NAZIONALE PREVIDENZA SOCIALE</p>			
	<p> Oggetto:</p> <p>RISTRUTTURAZIONE FUNZIONALE PIANO PRIMO AGENZIA TERRITORIALE DI CANTU' (CO), VIA SALVO D'ACQUISTO, 3 CANTU' (CO)</p>			
	<p>COORDINAMENTO ATTIVITA' TECNICO EDILIZIA Via M. Gonzaga, 6 MILANO</p>			
	<p>IL RESPONSABILE DEL PROCEDIMENTO Ing. Demetrio Giuseppe Passaniti (Tecnico Dipendente Inps)</p>			
	<p>PROGETTISTI</p> <table border="0"> <tr> <td> <p>PROGETTO ARCHITETTONICO Ing. Antonio Salvatore Parigi Geom. Gaetano Antonio Praticò (Tecnici Dipendenti Inps)</p> </td> <td> <p>PROGETTO CLIMATIZZAZIONE Per. Ind. Egidio Dozio (Tecnico Dipendente Inps)</p> </td> </tr> <tr> <td> <p>PROGETTO IMPIANTI ELETTRICI Per. Ind. Sebastiano Palazzolo (Tecnico Dipendente Inps)</p> </td> <td> <p>COORDINATORE SICUREZZA Per. Ind. Egidio Dozio (Tecnico Dipendente Inps)</p> </td> </tr> </table>	<p>PROGETTO ARCHITETTONICO Ing. Antonio Salvatore Parigi Geom. Gaetano Antonio Praticò (Tecnici Dipendenti Inps)</p>	<p>PROGETTO CLIMATIZZAZIONE Per. Ind. Egidio Dozio (Tecnico Dipendente Inps)</p>	<p>PROGETTO IMPIANTI ELETTRICI Per. Ind. Sebastiano Palazzolo (Tecnico Dipendente Inps)</p>
<p>PROGETTO ARCHITETTONICO Ing. Antonio Salvatore Parigi Geom. Gaetano Antonio Praticò (Tecnici Dipendenti Inps)</p>	<p>PROGETTO CLIMATIZZAZIONE Per. Ind. Egidio Dozio (Tecnico Dipendente Inps)</p>			
<p>PROGETTO IMPIANTI ELETTRICI Per. Ind. Sebastiano Palazzolo (Tecnico Dipendente Inps)</p>	<p>COORDINATORE SICUREZZA Per. Ind. Egidio Dozio (Tecnico Dipendente Inps)</p>			
<p>DIREZIONE LAVORI Geom. Gaetano Antonio Praticò (Tecnico Dipendente Inps)</p>	<p>TAV. 4 / 11 C</p>			
<p>IMPRESA</p>	<p>PIANO PRIMO</p>			
<p>Scala 1: 100</p>	<p>Data 13/06/2018</p>			
<p>Aggiorn.</p>	<p>File TAV 4C - Climatizzazione - Cantu'.DWG</p>			
<p>Aggiorn.</p>				
<p>Aggiorn.</p>				

PROGETTO ESECUTIVO