



Data di pubblicazione: 25/10/2018


Nome allegato: TAV 6C - Climatizzazione - Cantù.pdf

CIG: 7638022725 (1);


Nome procedura: *Lavori di rinforzo solai e riqualificazione funzionale presso l'Agazia territoriale INPS di Cantù, sita in via Salvo D'Acquisto 3, 22063 Cantu' (CO).*

Conferma nomina Responsabile unico del procedimento.

Autorizzazione dell'indizione di procedura negoziata ai sensi dell'art. 36, comma 2, lettera c) del Dlgs. n. 50/2016 e ss.mm.ii., mediante Richiesta di offerta (RdO) sul Mercato elettronico della pubblica amministrazione (MEPA), ai sensi dell'art. 36, comma 6, ultimo periodo del D.Lgs. n. 50/2016 e ss.mm.ii.

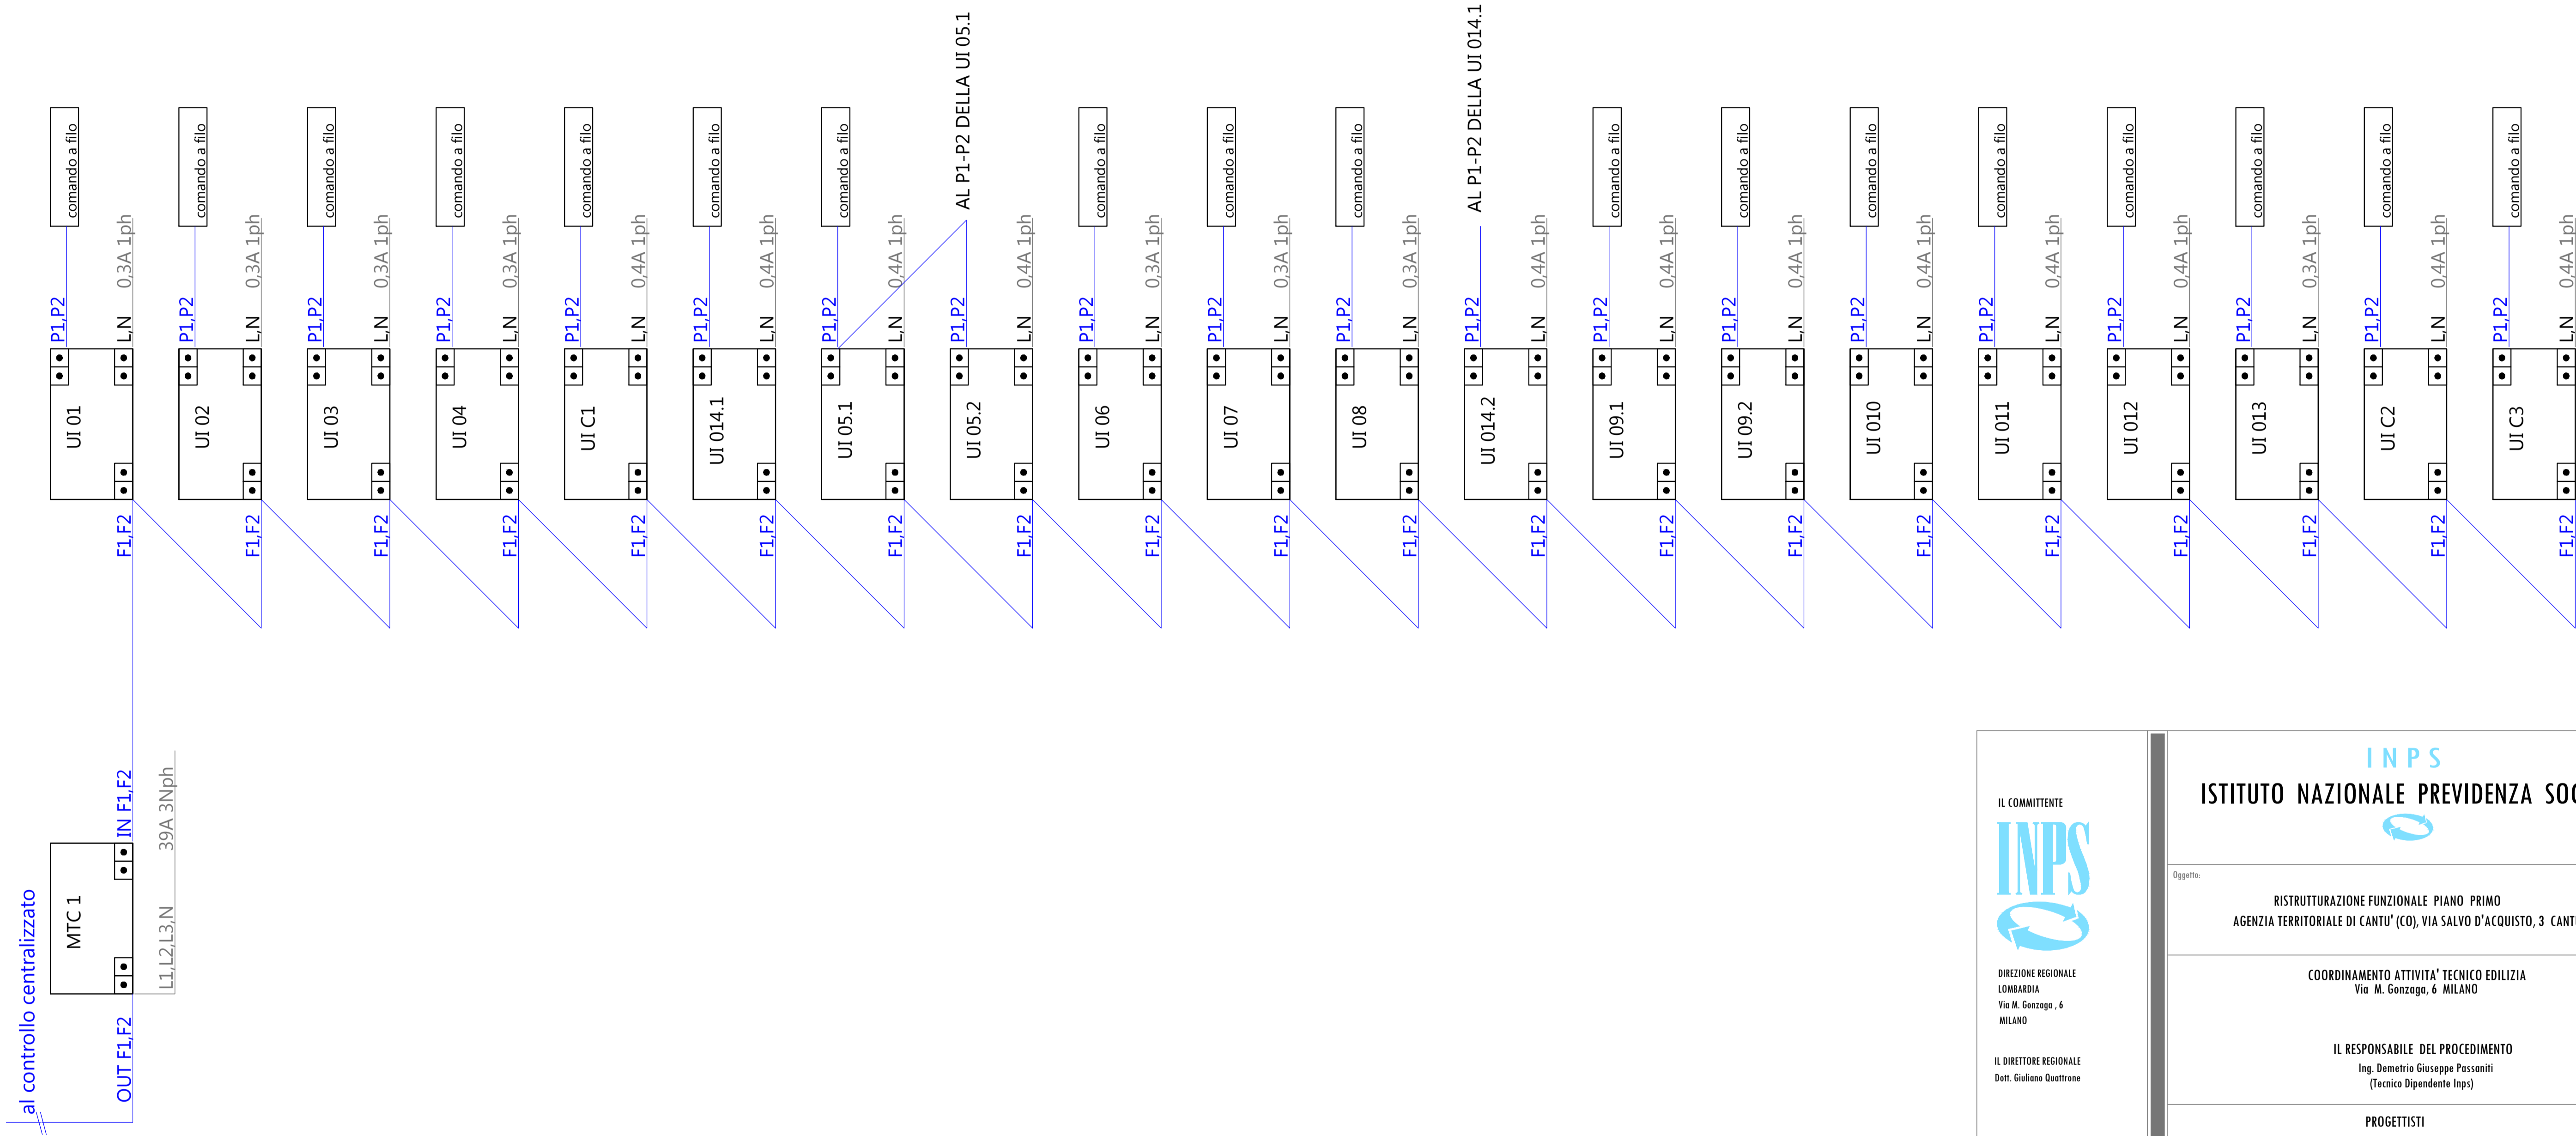

IL COMMITTENTE

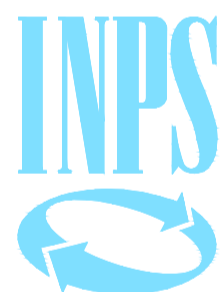

DIREZIONE REGIONALE LOMBARDIA
Via M. Gonzaga, 6 MILANO

IL DIRETTORE REGIONALE
Dot. Giuliano Quattrone

INPS

ISTITUTO NAZIONALE PREVIDENZA SOCIALE

Doggetto:

RISTRUTTURAZIONE FUNZIONALE PIANO PRIMO
AGENZIA TERRITORIALE DI CANTU' (CO), VIA SALVO D'ACQUISTO, 3 CANTU' (CO)

COORDINAMENTO ATTIVITA' TECNICO EDILIZIA
Via M. Gonzaga, 6 MILANO

IL RESPONSABILE DEL PROCEDIMENTO
Ing. Demetrio Giuseppe Passaniti
(Tecnico Dipendente Inps)

PROGETTISTI

<p>PROGETTO ARCHITETTONICO Ing. Antonio Salvatore Parigiò Geom. Gaetano Antonio Praticò (Tecnici Dipendenti Inps)</p>	<p>PROGETTO CLIMATIZZAZIONE Per. Ind. Egidio Dozio (Tecnico Dipendente Inps)</p>
<p>PROGETTO IMPIANTI ELETTRICI Per. Ind. Sebastiano Palazzolo (Tecnico Dipendente Inps)</p>	<p>COORDINATORE SICUREZZA Per. Ind. Egidio Dozio (Tecnico Dipendente Inps)</p>

DIREZIONE LAVORI
Geom. Gaetano Antonio Praticò
(Tecnico Dipendente Inps)

TAV. 6 / 11

C

IMPRESA

Titolo
Collegamenti elettrici/bus

Scala 1: 100	Data 13/06/2018	Filo TAV 6C - Climatizzazione - Cantu' DWG	
Aggiorn.	Aggiorn.	Aggiorn.	Aggiorn.

QUESTO DISEGNO E' DI PROPRIETA' INPS - TUTTI I DIRITTI SONO RISERVATI A NORMA DI LEGGE

PROGETTO ESECUTIVO