



Data di pubblicazione: 25/10/2018


Nome allegato: TAV 7C - Climatizzazione - Cantù.pdf

CIG: 7638022725 (1);

Nome procedura: *Lavori di rinforzo solai e riqualificazione funzionale presso l'Agazia territoriale INPS di Cantù, sita in via Salvo D'Acquisto 3, 22063 Cantu' (CO).*

Conferma nomina Responsabile unico del procedimento.

Autorizzazione dell'indizione di procedura negoziata ai sensi dell'art. 36, comma 2, lettera c) del Dlgs. n. 50/2016 e ss.mm.ii., mediante Richiesta di offerta (RdO) sul Mercato elettronico della pubblica amministrazione (MEPA), ai sensi dell'art. 36, comma 6, ultimo periodo del D.Lgs. n. 50/2016 e ss.mm.ii.

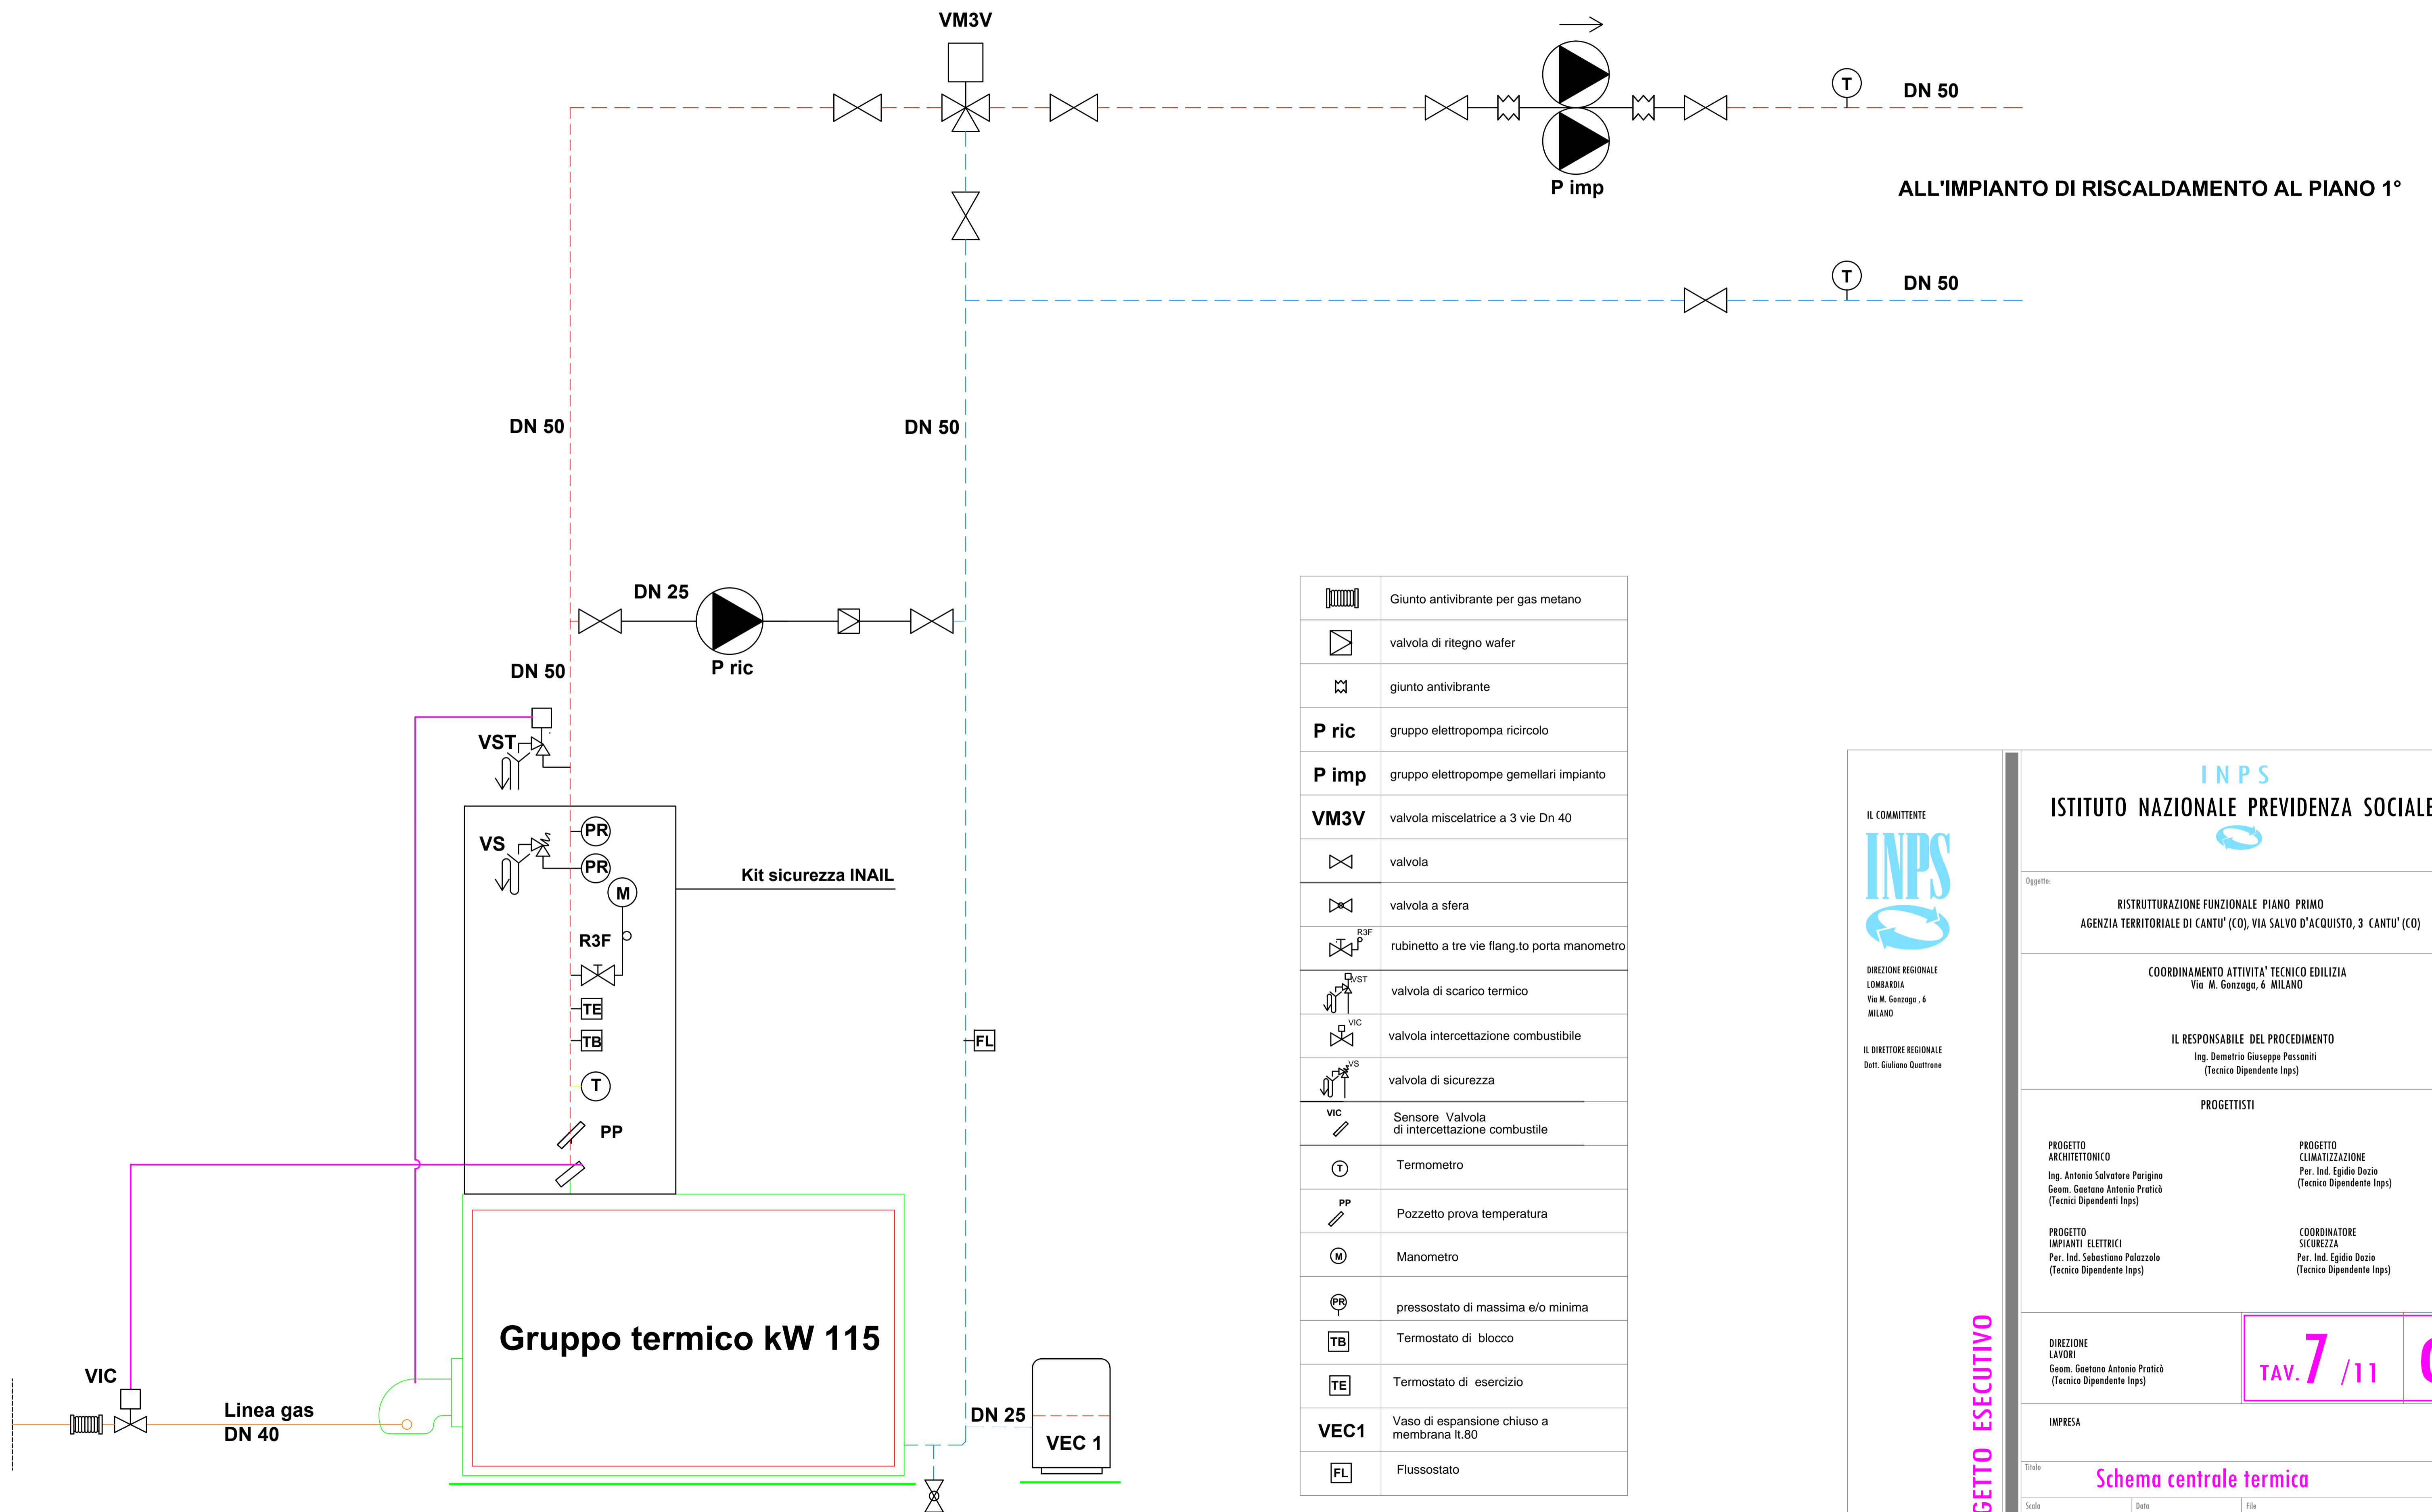

	Giunto antivibrante per gas metano
	valvola di ritegno wafer
	giunto antivibrante
P ric	gruppo elettropompa ricircolo
P imp	gruppo elettropompe gemellari impianto
VM3V	valvola miscelatrice a 3 vie Dn 40
	valvola
	valvola a sfera
	rubinetto a tre vie flang.to porta manometro
	valvola di scarico termico
	valvola intercettazione combustibile
	valvola di sicurezza
	Sensore Valvola di intercettazione combustibile
	Termometro
	Pozzetto prova temperatura
	Manometro
	pressostato di massima e/o minima
	Termostato di blocco
	Termostato di esercizio
VEC1	Vaso di espansione chiuso a membrana lt.80
	Flussostato

INPS
ISTITUTO NAZIONALE PREVIDENZA SOCIALE

Oggetto:
RISTRUTTURAZIONE FUNZIONALE PIANO PRIMO
AGENZIA TERRITORIALE DI CANTU' (CO), VIA SALVO D'ACQUISTO, 3 CANTU' (CO)

COORDINAMENTO ATTIVITA' TECNICO EDILIZIA
Via M. Gonzaga, 6 MILANO

IL RESPONSABILE DEL PROCEDIMENTO
Ing. Demetrio Giuseppe Passaniti
(Tecnico Dipendente Inps)

PROGETTISTI

PROGETTO ARCHITETTONICO Ing. Antonio Salvatore Parigino Geom. Gaetano Antonio Praticò (Tecnici Dipendenti Inps)	PROGETTO CLIMATIZZAZIONE Per. Ind. Egidio Dozio (Tecnico Dipendente Inps)
PROGETTO IMPIANTI ELETTRICI Per. Ind. Sebastiano Palazzolo (Tecnico Dipendente Inps)	COORDINATORE SICUREZZA Per. Ind. Egidio Dozio (Tecnico Dipendente Inps)

DIREZIONE REGIONALE LOMBARDIA
Via M. Gonzaga, 6 MILANO

IL DIRETTORE REGIONALE
Dott. Giuliano Quattrone

TAV. 7 / 11 C

PROGETTO ESECUTIVO

Titolo: **Schema centrale termica**

Scala: **1: 100** Data: **13/06/2018** File: **TAV 7C - Climatizzazione - Cantu'.DWG**

Aggiorn.: Aggiorn.: Aggiorn.: Aggiorn.:

QUESTO DISEGNO E' DI PROPRIETA' INPS - TUTTI I DIRITTI SONO RISERVATI A NORMA DI LEGGE