



Data di pubblicazione: 25/10/2018

 



Nome allegato: TAV 1A - Edile - CANTU'.pdf

CIG: 7638022725 (1);

Nome procedura: *Lavori di rinforzo solai e riqualificazione funzionale presso l'Agencia territoriale INPS di Cantù, sita in via Salvo D'Acquisto 3, 22063 Cantu' (CO).*

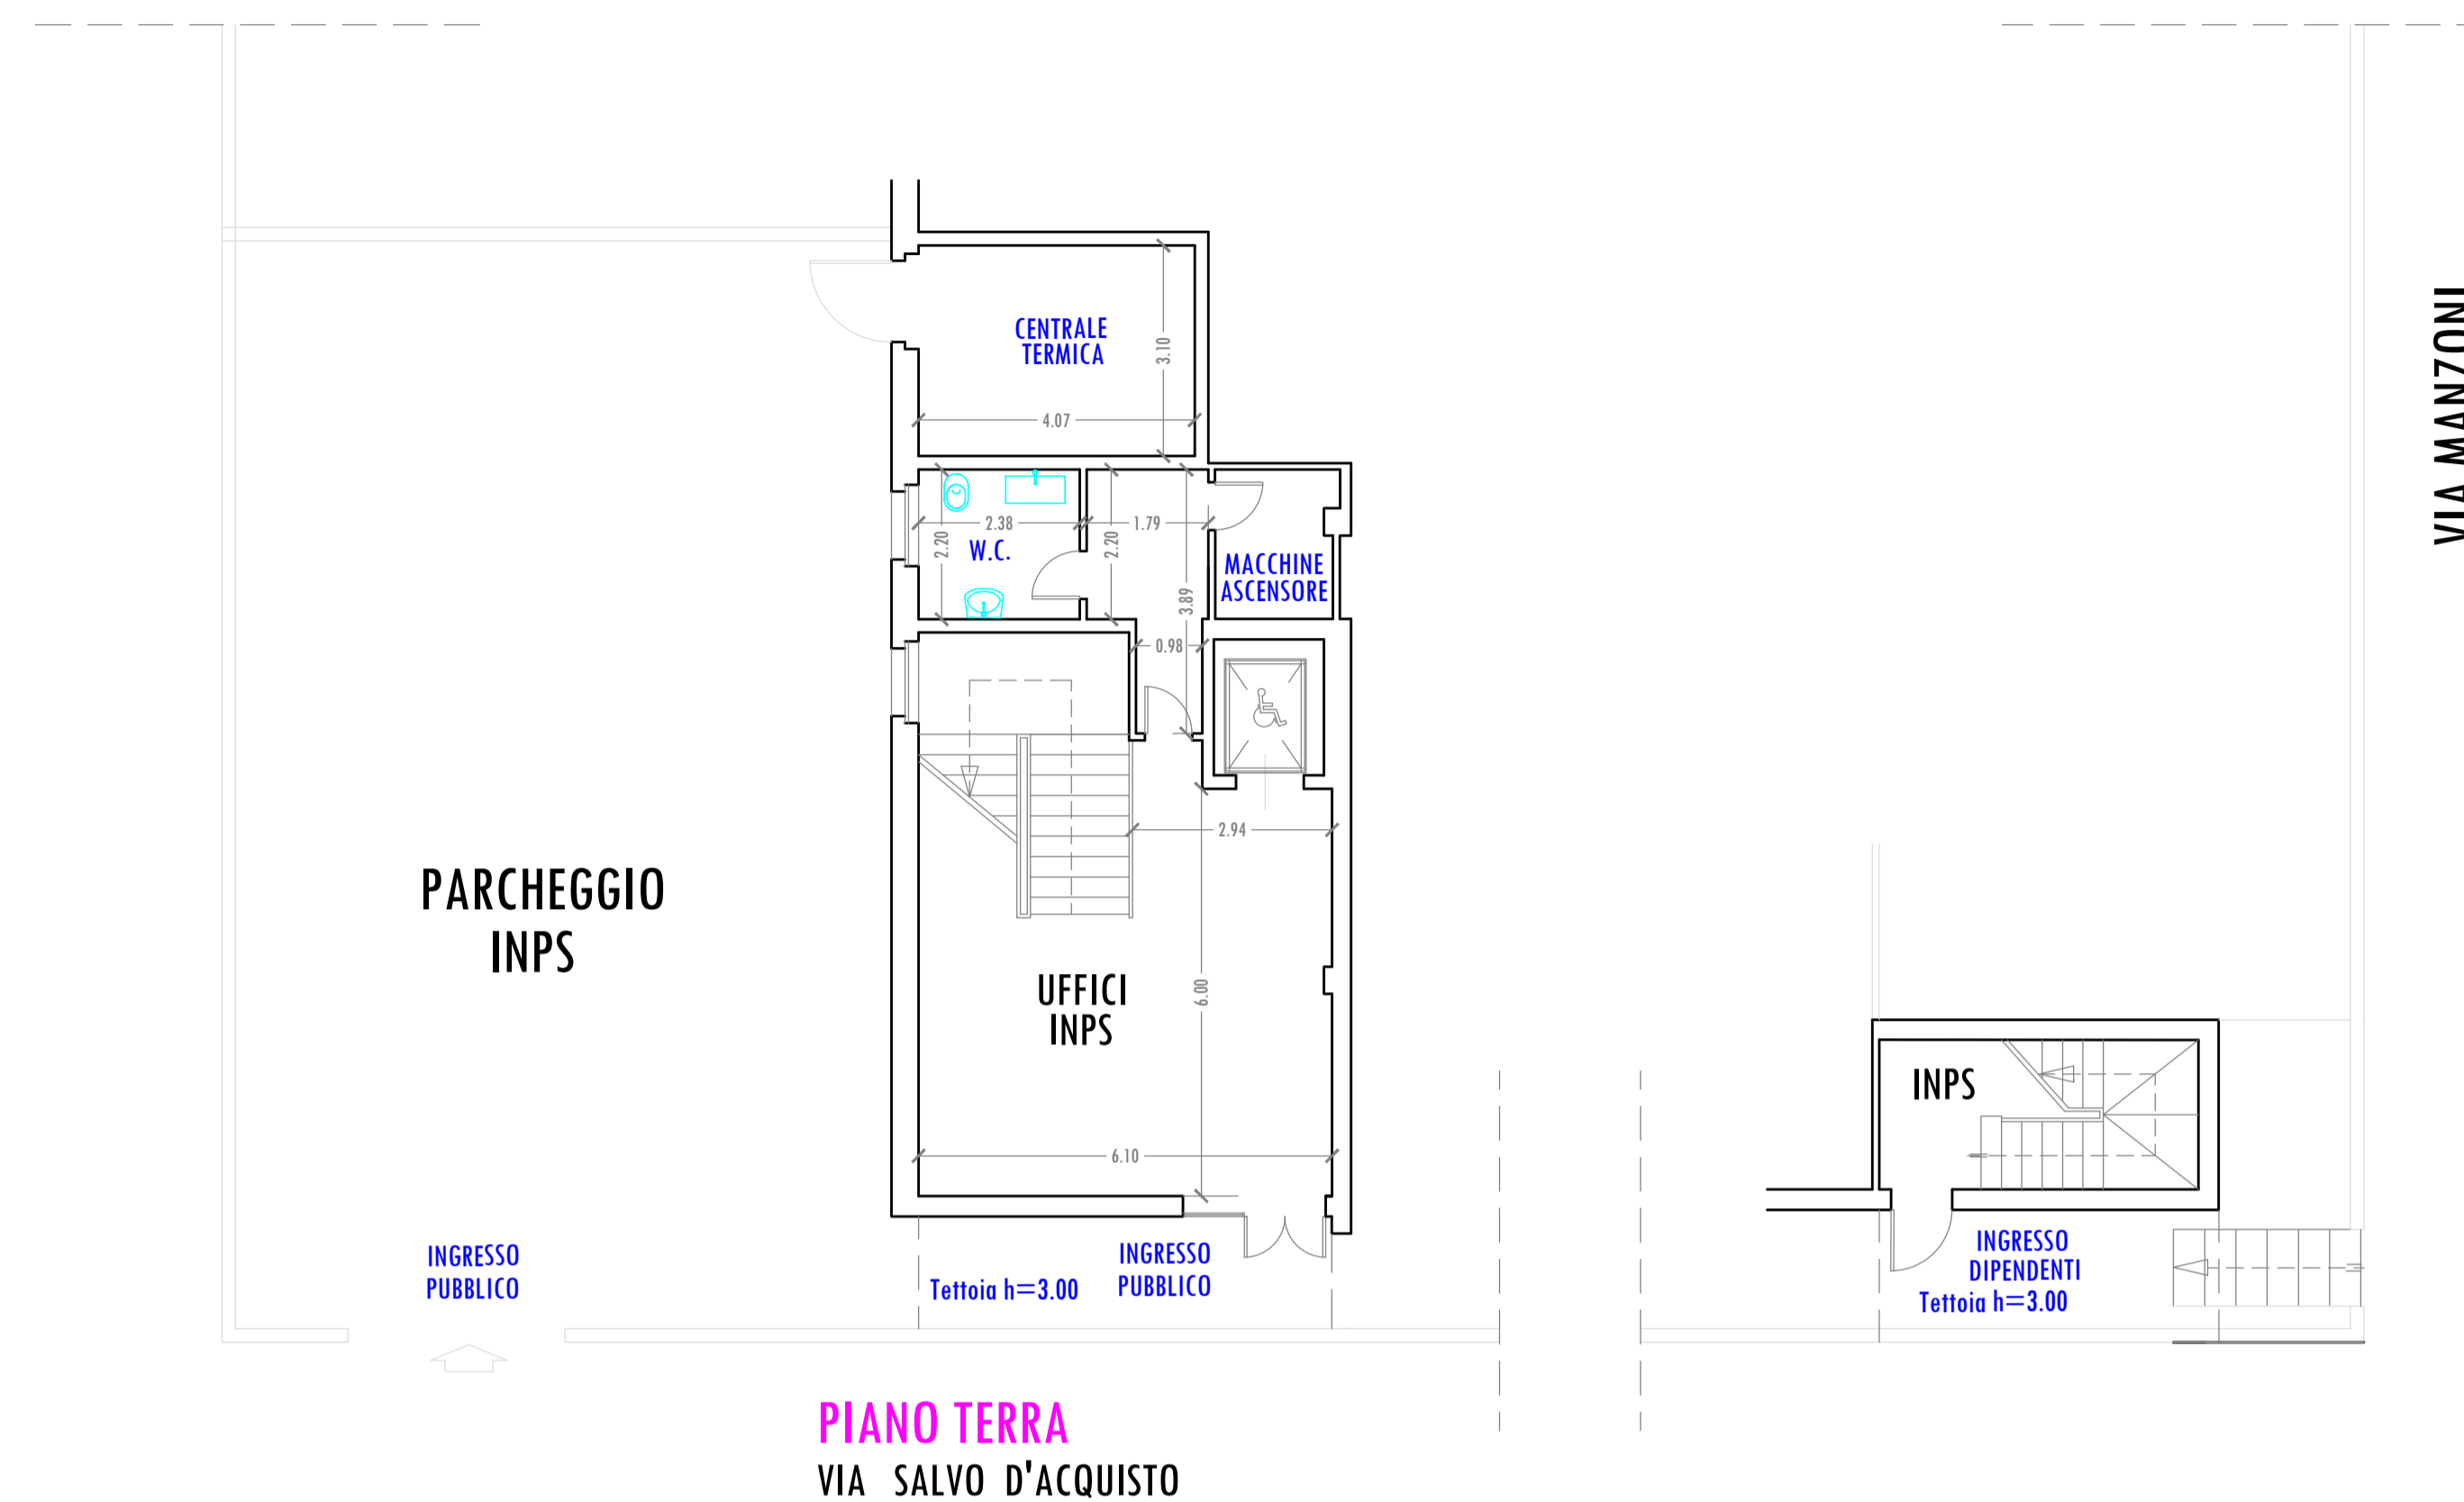
Conferma nomina Responsabile unico del procedimento.

Autorizzazione dell'indizione di procedura negoziata ai sensi dell'art. 36, comma 2, lettera c) del Dlgs. n. 50/2016 e ss.mm.ii., mediante Richiesta di offerta (RdO) sul Mercato elettronico della pubblica amministrazione (MEPA), ai sensi dell'art. 36, comma 6, ultimo periodo del D.Lgs. n. 50/2016 e ss.mm.ii.

-  PARETE MURATURA
H= 2.95
-  PARETE MOBILE
H= 2.95 con parti a vetro.
-  PARETE ATTREZZATA
H= 2.95
-  CDZ A PARETE

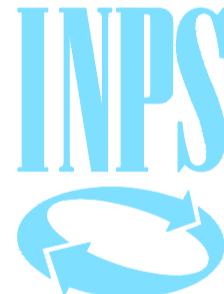


PIANO PRIMO h=2.95
VIA SALVO D'ACQUISTO



PIANO TERRA
VIA SALVO D'ACQUISTO

SITUAZIONE ATTUALE

<p>IL COMMITTENTE</p>  <p>DIREZIONE REGIONALE LOMBARDA Via M. Gonzaga, 6 MILANO</p> <p>IL DIRETTORE REGIONALE Dot. Giuliano Quattrone</p>	<p>INPS ISTITUTO NAZIONALE PREVIDENZA SOCIALE</p>				
	<p>Oggetto:</p> <p>RISTRUTTURAZIONE FUNZIONALE PIANO PRIMO AGENZIA TERRITORIALE DI CANTU' (CO), VIA SALVO D'ACQUISTO, 3 CANTU' (CO)</p>				
<p>COORDINAMENTO ATTIVITA' TECNICO EDILIZIA Via M. Gonzaga, 6 MILANO</p>					
<p>IL RESPONSABILE DEL PROCEDIMENTO Ing. Demetrio Giuseppe Passaniti (Tecnico Dipendente Inps)</p>					
<p>PROGETTISTI</p> <table border="0"> <tr> <td> <p>PROGETTO ARCHITETTONICO Ing. Antonio Salvatore Parigino Geom. Gaetano Antonio Praticò (Tecnico Dipendente Inps)</p> </td> <td> <p>PROGETTO CLIMATIZZAZIONE Per. Ind. Egidio Dazio (Tecnico Dipendente Inps)</p> </td> </tr> <tr> <td> <p>PROGETTO IMPIANTI ELETTRICI Per. Ind. Sebastiano Palazzolo (Tecnico Dipendente Inps)</p> </td> <td> <p>COORDINATORE SICUREZZA Per. Ind. Egidio Dazio (Tecnico Dipendente Inps)</p> </td> </tr> </table>		<p>PROGETTO ARCHITETTONICO Ing. Antonio Salvatore Parigino Geom. Gaetano Antonio Praticò (Tecnico Dipendente Inps)</p>	<p>PROGETTO CLIMATIZZAZIONE Per. Ind. Egidio Dazio (Tecnico Dipendente Inps)</p>	<p>PROGETTO IMPIANTI ELETTRICI Per. Ind. Sebastiano Palazzolo (Tecnico Dipendente Inps)</p>	<p>COORDINATORE SICUREZZA Per. Ind. Egidio Dazio (Tecnico Dipendente Inps)</p>
<p>PROGETTO ARCHITETTONICO Ing. Antonio Salvatore Parigino Geom. Gaetano Antonio Praticò (Tecnico Dipendente Inps)</p>	<p>PROGETTO CLIMATIZZAZIONE Per. Ind. Egidio Dazio (Tecnico Dipendente Inps)</p>				
<p>PROGETTO IMPIANTI ELETTRICI Per. Ind. Sebastiano Palazzolo (Tecnico Dipendente Inps)</p>	<p>COORDINATORE SICUREZZA Per. Ind. Egidio Dazio (Tecnico Dipendente Inps)</p>				
<p>DIREZIONE LAVORI Geom. Gaetano Antonio Praticò (Tecnico Dipendente Inps)</p>	<div style="border: 2px solid black; padding: 5px; font-size: 2em; font-weight: bold;">TAV. 1 / 7 A</div>				
<p>IMPRESA</p>					
<p>Titolo: PIANO TERRA E PRIMO</p>					
<p>Scala: 1: 100</p>	<p>Data: 19/04/2018</p>				
<p>Aggiorn.</p>	<p>File: TAV 1A - Edile - Cantu'.DWG</p>				
<p>Aggiorn.</p>					

PROGETTO ESECUTIVO