



Data di pubblicazione: 25/10/2018

Nome allegato: TAV 5A - Edile - CANTU'.pdf

CIG: 7638022725 (1);

Nome procedura: *Lavori di rinforzo solai e riqualificazione funzionale presso l'Agencia territoriale INPS di Cantù, sita in via Salvo D'Acquisto 3, 22063 Cantu' (CO).*

Conferma nomina Responsabile unico del procedimento.

Autorizzazione dell'indizione di procedura negoziata ai sensi dell'art. 36, comma 2, lettera c) del Dlgs. n. 50/2016 e ss.mm.ii., mediante Richiesta di offerta (RdO) sul Mercato elettronico della pubblica amministrazione (MEPA), ai sensi dell'art. 36, comma 6, ultimo periodo del D.Lgs. n. 50/2016 e ss.mm.ii.

-  **CONTROSOFFITTO DI TIPO MONOLITICO**
-  **CONTROSOFFITTO IN PANNELLI FIBRA MINERALE dim. 60x60
CON VELETTA DI COMPENSAZIONE e RISVOLTO VERTICALE dim. cm 10**
-  **BOTOLA PER CONTROSOFFITTI dim. 60x60**



"Dettaglio indicativo"
CONTROSOFFITTO in fibra con veletta e risvolto




"Dettaglio indicativo"
Botola d'ispezione




"A" "Dettaglio indicativo"
CONTROSOFFITTO in aderenza solaio




"B" "Dettaglio indicativo"
CONTROSOFFITTO con struttura REI 120

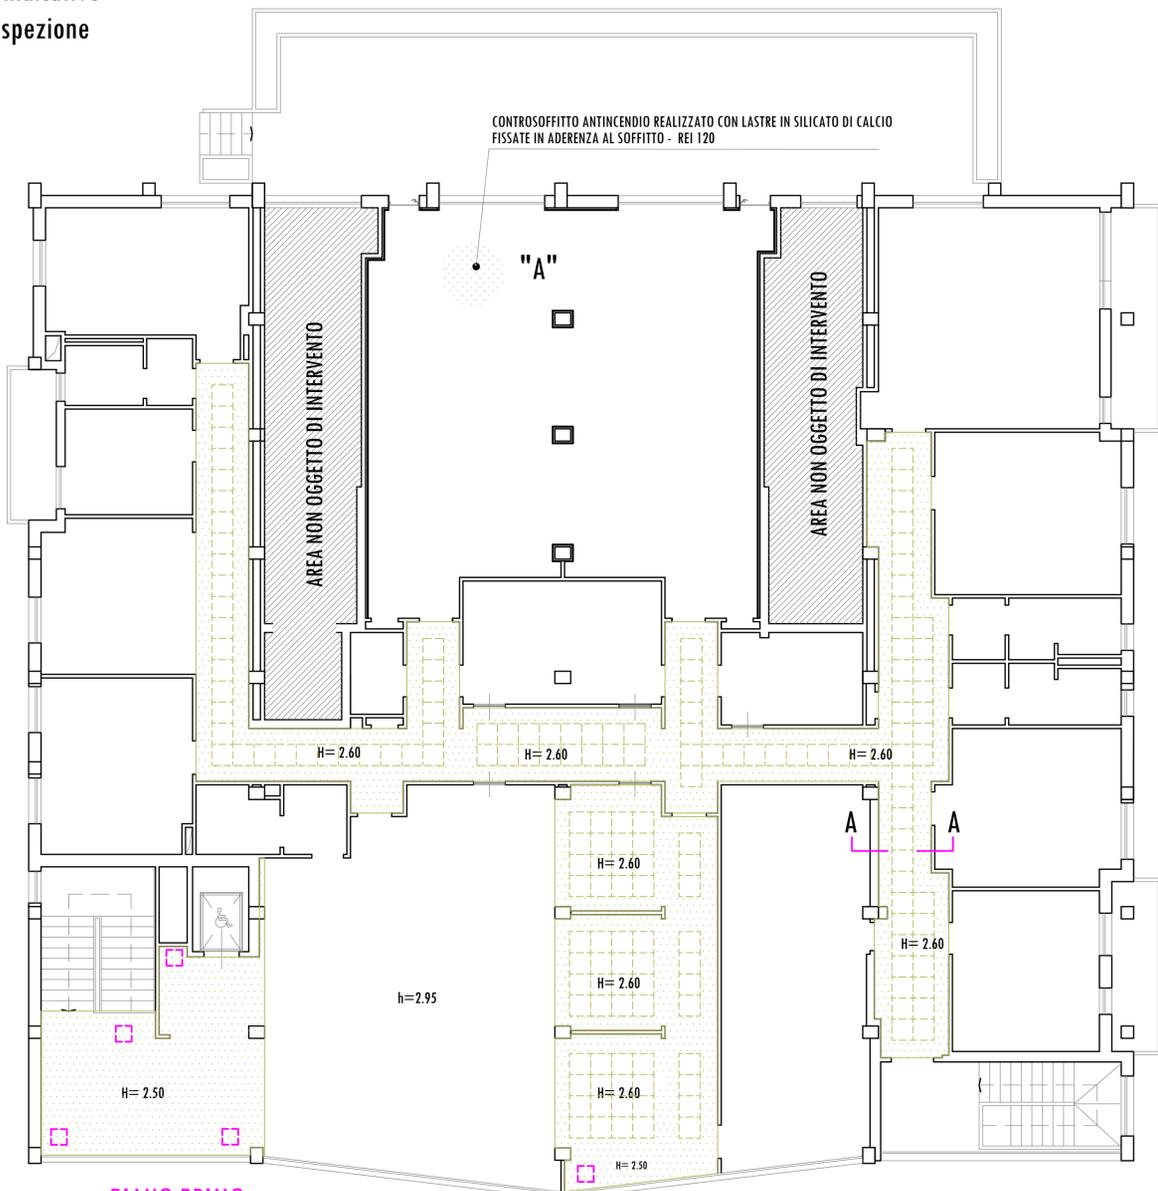

PIANO PRIMO
VIA SALVO D'ACQUISTO

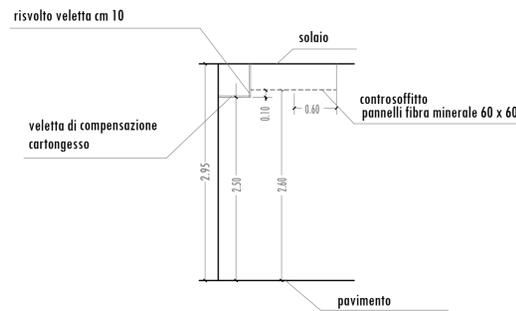

SEZIONE INDICATIVA A-A

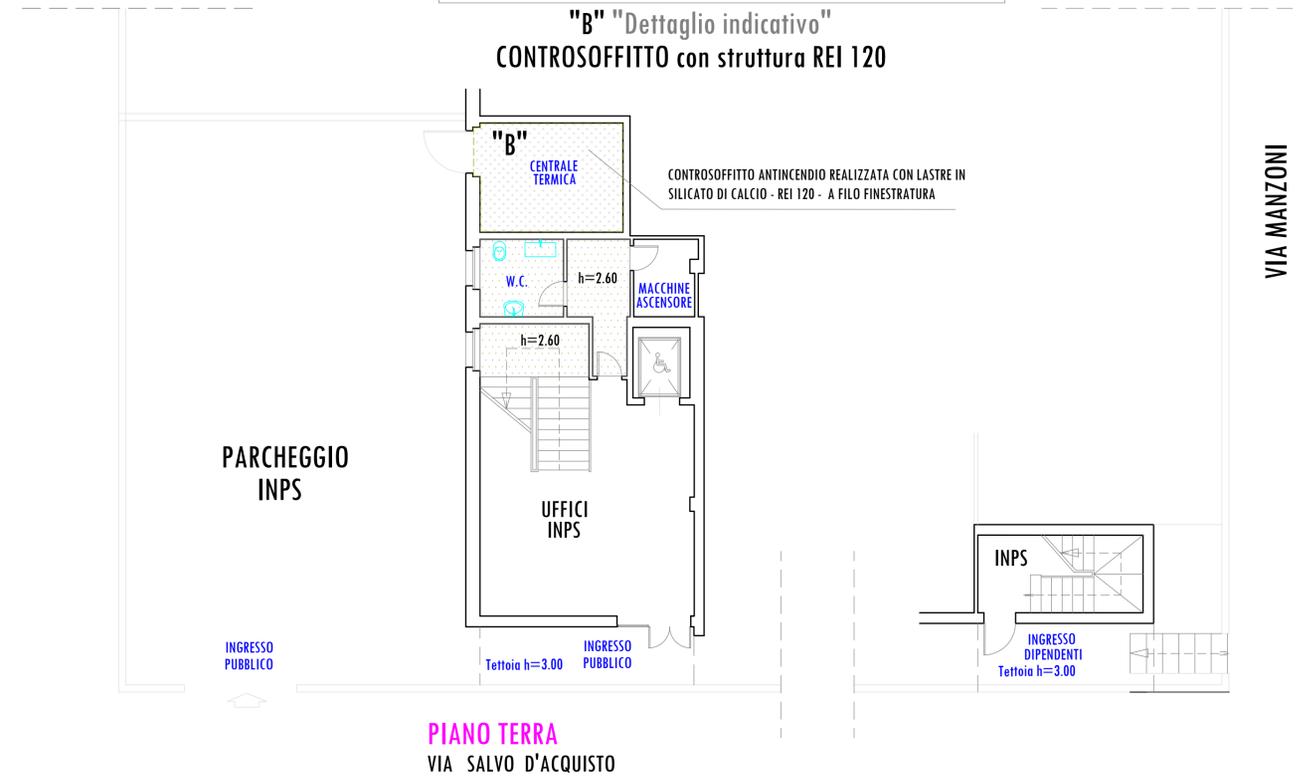

PIANO TERRA
VIA SALVO D'ACQUISTO

CONTROSOFFITTI

<p>IL COMMITTENTE</p>  <p>DIREZIONE REGIONALE LOMBARDA Via M. Gonzaga, 6 MILANO</p> <p>IL DIRETTORE REGIONALE Dot. Giuliano Quattrone</p>	<p>INPS</p> <p>ISTITUTO NAZIONALE PREVIDENZA SOCIALE</p>				
	<p>Oggetto:</p> <p>RISTRUTTURAZIONE FUNZIONALE PIANO PRIMO AGENZIA TERRITORIALE DI CANTU' (CO), VIA SALVO D'ACQUISTO, 3 CANTU' (CO)</p>				
	<p>COORDINAMENTO ATTIVITA' TECNICO EDILIZIA Via M. Gonzaga, 6 MILANO</p>				
	<p>IL RESPONSABILE DEL PROCEDIMENTO Ing. Demetrio Giuseppe Passaniti (Tecnico Dipendente Inps)</p>				
	<p>PROGETTISTI</p> <table style="width: 100%;"> <tr> <td style="width: 50%;"> <p>PROGETTO ARCHITETTONICO Ing. Antonio Salvatore Parigino Geom. Gaetano Antonio Praticò (Tecnici Dipendenti Inps)</p> </td> <td style="width: 50%;"> <p>PROGETTO CLIMATIZZAZIONE Per. Ind. Egidio Dazio (Tecnico Dipendente Inps)</p> </td> </tr> <tr> <td> <p>PROGETTO IMPIANTI ELETTRICI Per. Ind. Sebastiano Palazzolo (Tecnico Dipendente Inps)</p> </td> <td> <p>COORDINATORE SICUREZZA Per. Ind. Egidio Dazio (Tecnico Dipendente Inps)</p> </td> </tr> </table>	<p>PROGETTO ARCHITETTONICO Ing. Antonio Salvatore Parigino Geom. Gaetano Antonio Praticò (Tecnici Dipendenti Inps)</p>	<p>PROGETTO CLIMATIZZAZIONE Per. Ind. Egidio Dazio (Tecnico Dipendente Inps)</p>	<p>PROGETTO IMPIANTI ELETTRICI Per. Ind. Sebastiano Palazzolo (Tecnico Dipendente Inps)</p>	<p>COORDINATORE SICUREZZA Per. Ind. Egidio Dazio (Tecnico Dipendente Inps)</p>
<p>PROGETTO ARCHITETTONICO Ing. Antonio Salvatore Parigino Geom. Gaetano Antonio Praticò (Tecnici Dipendenti Inps)</p>	<p>PROGETTO CLIMATIZZAZIONE Per. Ind. Egidio Dazio (Tecnico Dipendente Inps)</p>				
<p>PROGETTO IMPIANTI ELETTRICI Per. Ind. Sebastiano Palazzolo (Tecnico Dipendente Inps)</p>	<p>COORDINATORE SICUREZZA Per. Ind. Egidio Dazio (Tecnico Dipendente Inps)</p>				
	<p>DIREZIONE LAVORI Geom. Gaetano Antonio Praticò (Tecnico Dipendente Inps)</p>				
	<p>IMPRESA</p>				
	<p>PIANO TERRA E PRIMO</p>				
<p>Scala: 1:100</p>	<p>Data: 19/04/2018</p>				
<p>Aggiorn.</p>	<p>Aggiorn.</p>				
	<p>File: TAV 5 - Cantu'.DWG</p>				
	<p>Aggiorn.</p>				

PROGETTO ESECUTIVO

TAV. 5 / 7 A

QUESTO DISEGNO E' DI PROPRIETA' INPS - TUTTI I DIRITTI SONO RISERVATI A NORMA DI LEGGE