



Data di pubblicazione: 07/11/2018

Nome allegato: 001_ascensori esecutivo PS2_12-7-18-signed.pdf

CIG: 5427959D74;

Nome procedura: *Lavori di adeguamento degli impianti elevatori e messa a norma delle vie di fuga sede D.G. INPS di Via C. Beccaria, n. 29 – Roma.*

PIANO INTERRATO S2


DESTINAZIONI D'USO DEL PIANO: AUTORIMESSA - CABINA DI TRASFORMAZIONE MT/BT - GRUPPO FRIGO - LOCALI UTA - LOCALI POMPE

Interventi previsti al piano:


- Opere murarie di demolizione del 'fondo corsa' e di creazione di fondo corsa per il nuovo ascensore.
- Opere provvisoriale per il montaggio del nuovo ascensore.
- Rimozione dei vecchi ascensori, delle guide, dei contrappesi, del divisorio interno e degli impianti, fino al completo sgombero del vano.
- Opere edili di pulizia dell'intero vano da cielo a terra, opere necessarie per il posizionamento delle guide, del contrappeso e dell'impianto elettrico di alimentazione e di illuminazione del vano.

Interventi previsti al piano:

- Opere murarie di creazione di fondo corsa per i nuovi ascensori.
- Opere provvisoriale per il montaggio dei nuovi ascensori.
- Rimozione dei vecchi ascensori, delle guide, dei contrappesi, del divisorio interno e degli impianti, fino al completo sgombero del vano.
- Opere edili di pulizia dell'intero vano da cielo a terra, creazione della parete divisoria dei due ascensori, opere necessarie per il posizionamento delle guide, del contrappeso e dell'impianto elettrico di alimentazione e di illuminazione del vano.

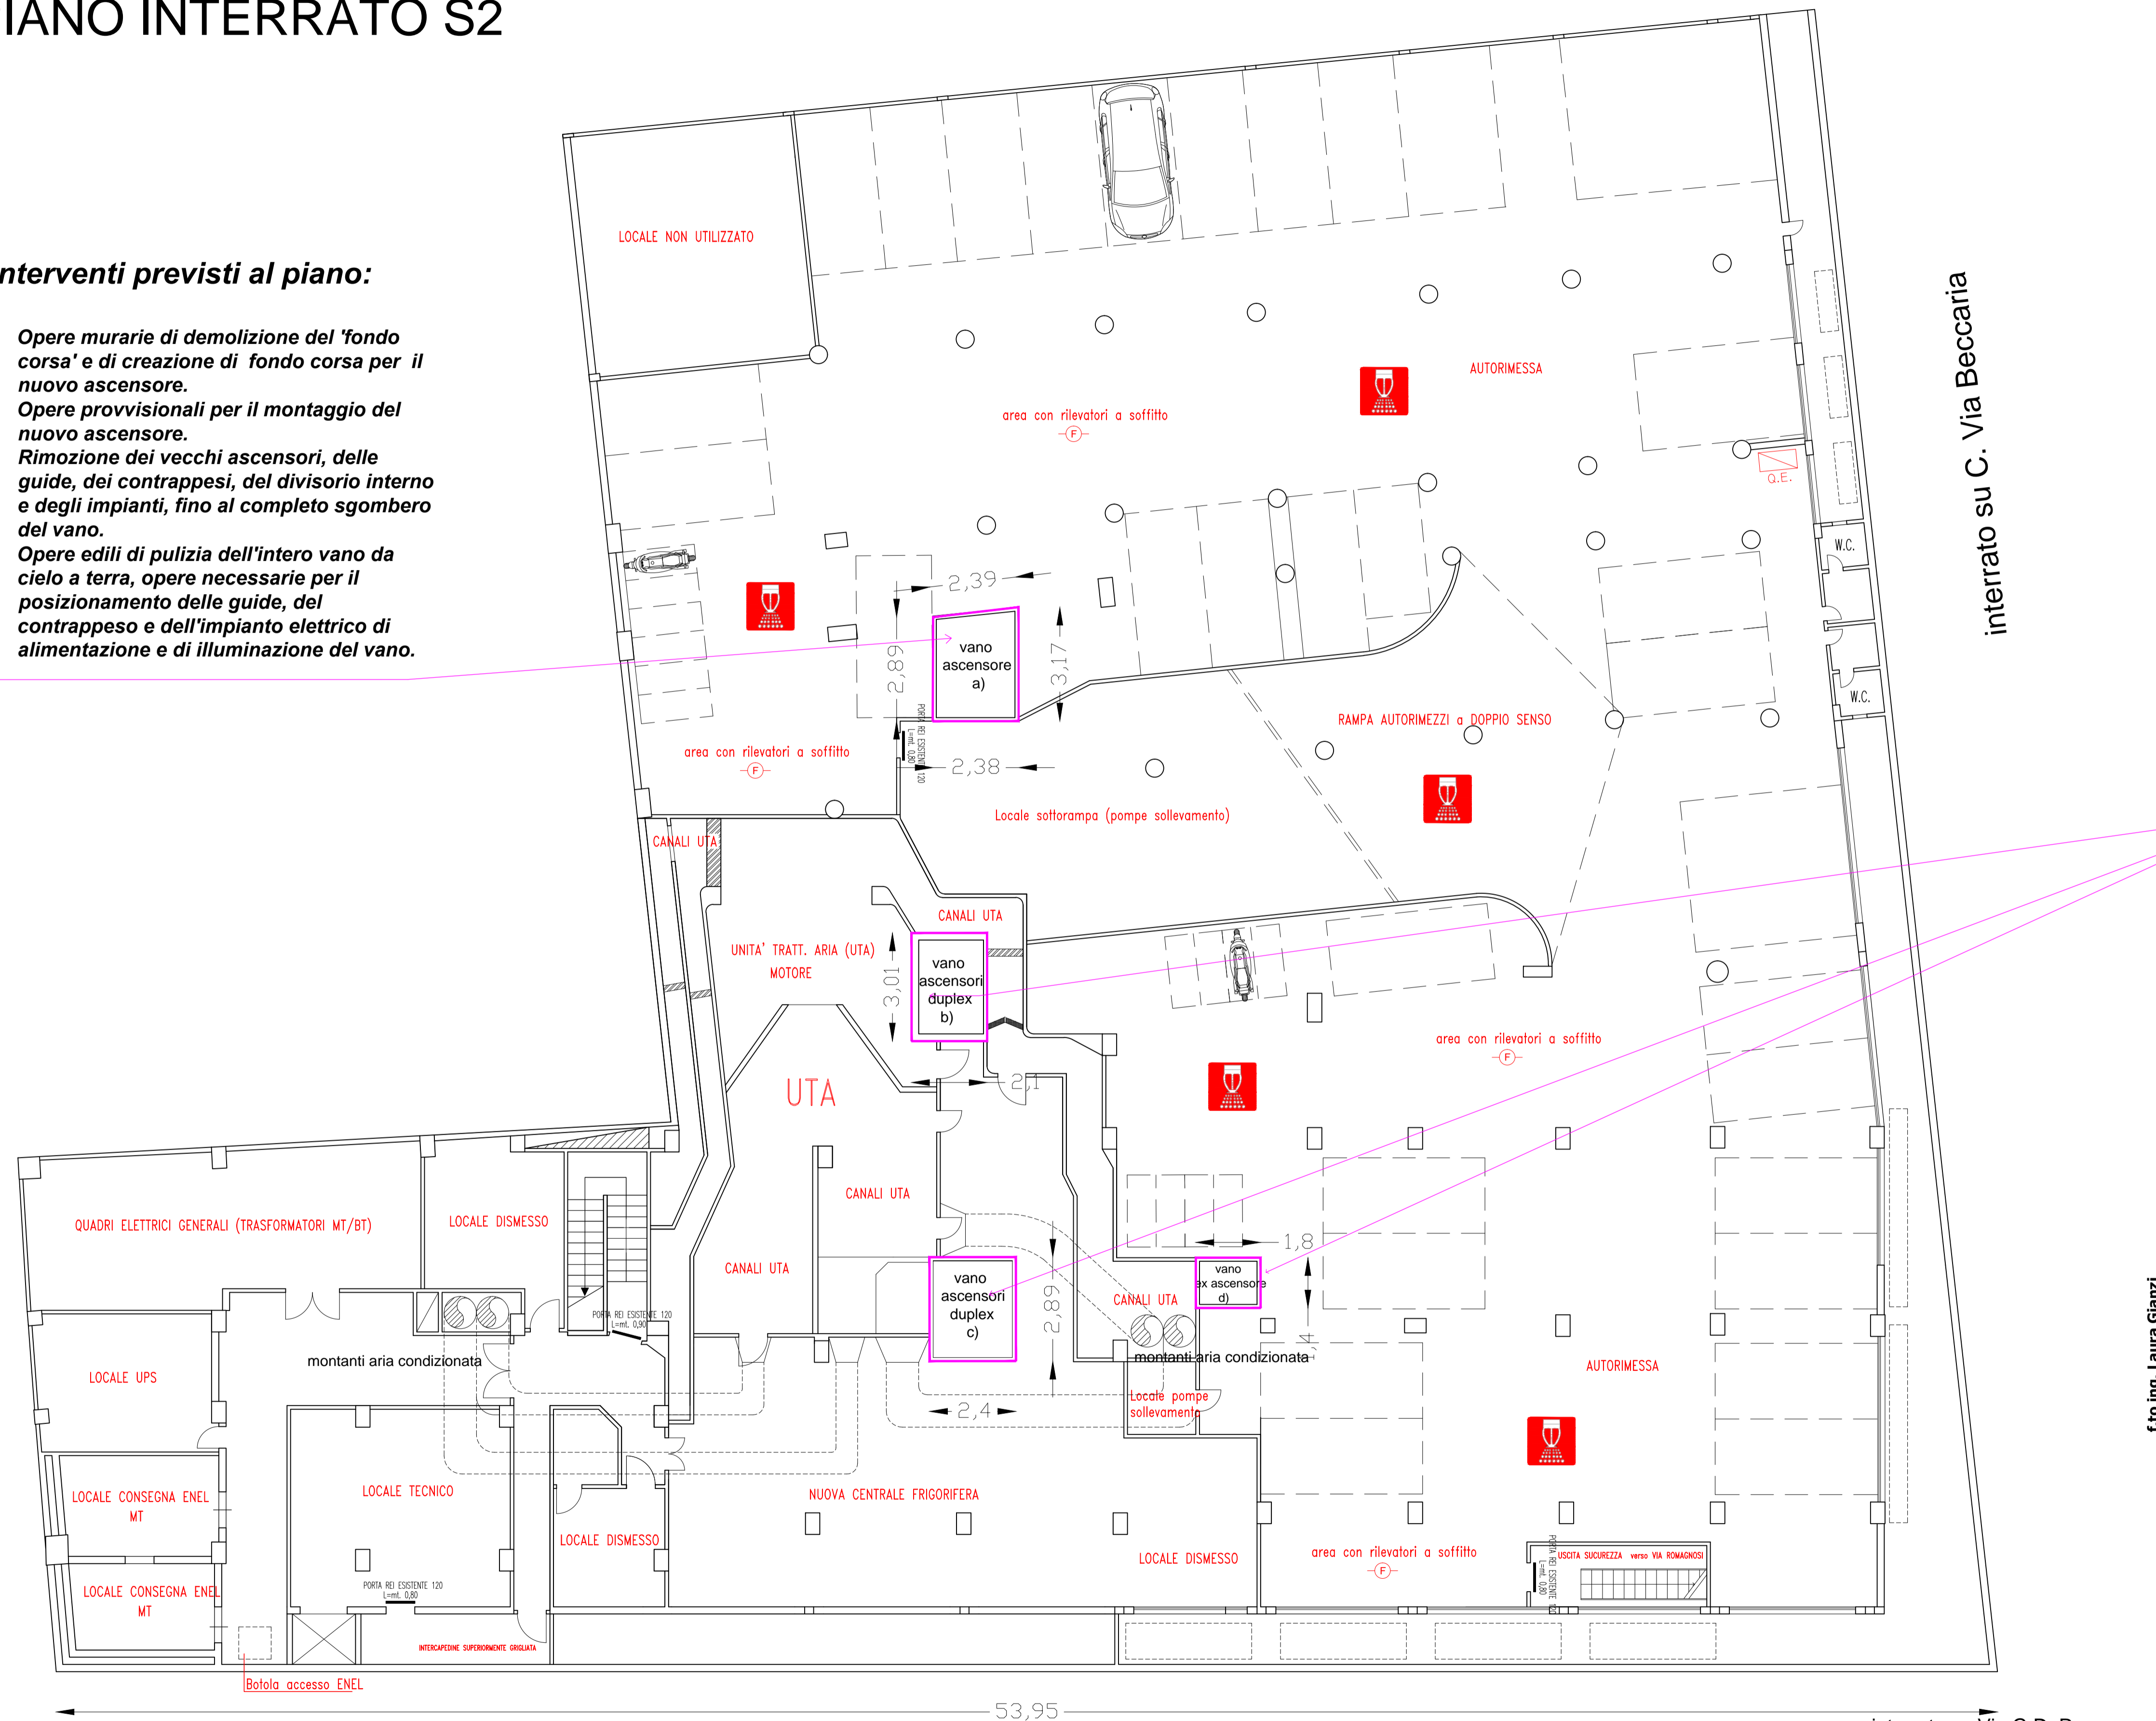

f.to ing. Laura Gianzi

 <p>INPS Istituto Nazionale Previdenza Sociale</p>	<p>COORDINAMENTO GENERALE TECNICO EDILIZIO COORDINAMENTO GENERALE - VIALE A. BALLARIN, 42 - ROMA CTR - LAZIO - VIALE R. MARGHERITA, 206 - ROMA</p>
	<p>Sede D.G. INPS - Coordinamento Generale Legale - Coordinamento Legale Distrettuale di Roma</p> <p>LAVORI DI RIFACIMENTO DEGLI IMPIANTI ELEVATORI E MESSA A NORMA VIE DI FUGA PRESSO SEDE INPS D.G. DI VIA CESARE BECCARIA, 29 - ROMA</p>
<p>PIANTA PIANO INTERRATO - S2 ARCHITETTONICO - OPERE EDILI ED IMPIANTISTICHE: OPERE NEI VANI ASCENSORE</p>	<p>TAV. 1</p>
<p>R.U.P.: Arch. David Piervincenzi Progetto architettonico ed impianti elettromeccanici: Ing. Laura Gianzi</p>	<p>Progetto impianti elettrici elevatori: P.I. Andrea Frascaola Collaborazione ai computi: Geom. Vito Mainenti Coordinatore sicurezza progett.: Geom. Giovanni Felici</p>
<p>Scale: 1:100 Data: Luglio 2018 File: ...</p>	