




Data di pubblicazione: 07/11/2018

Nome allegato: *XXX_Layout cantiere e vie esodo_PSC del 07_07_2018_tav10-signed.pdf*

CIG: 5427959D74;

Nome procedura: *Lavori di adeguamento degli impianti elevatori e messa a norma delle vie di fuga sede D.G. INPS di Via C. Beccaria, n. 29 – Roma.*

PIANO 8° – LOCALI TECNICI
 LASTRICI SOLARI – TORRINI LOCALI MACCHINE

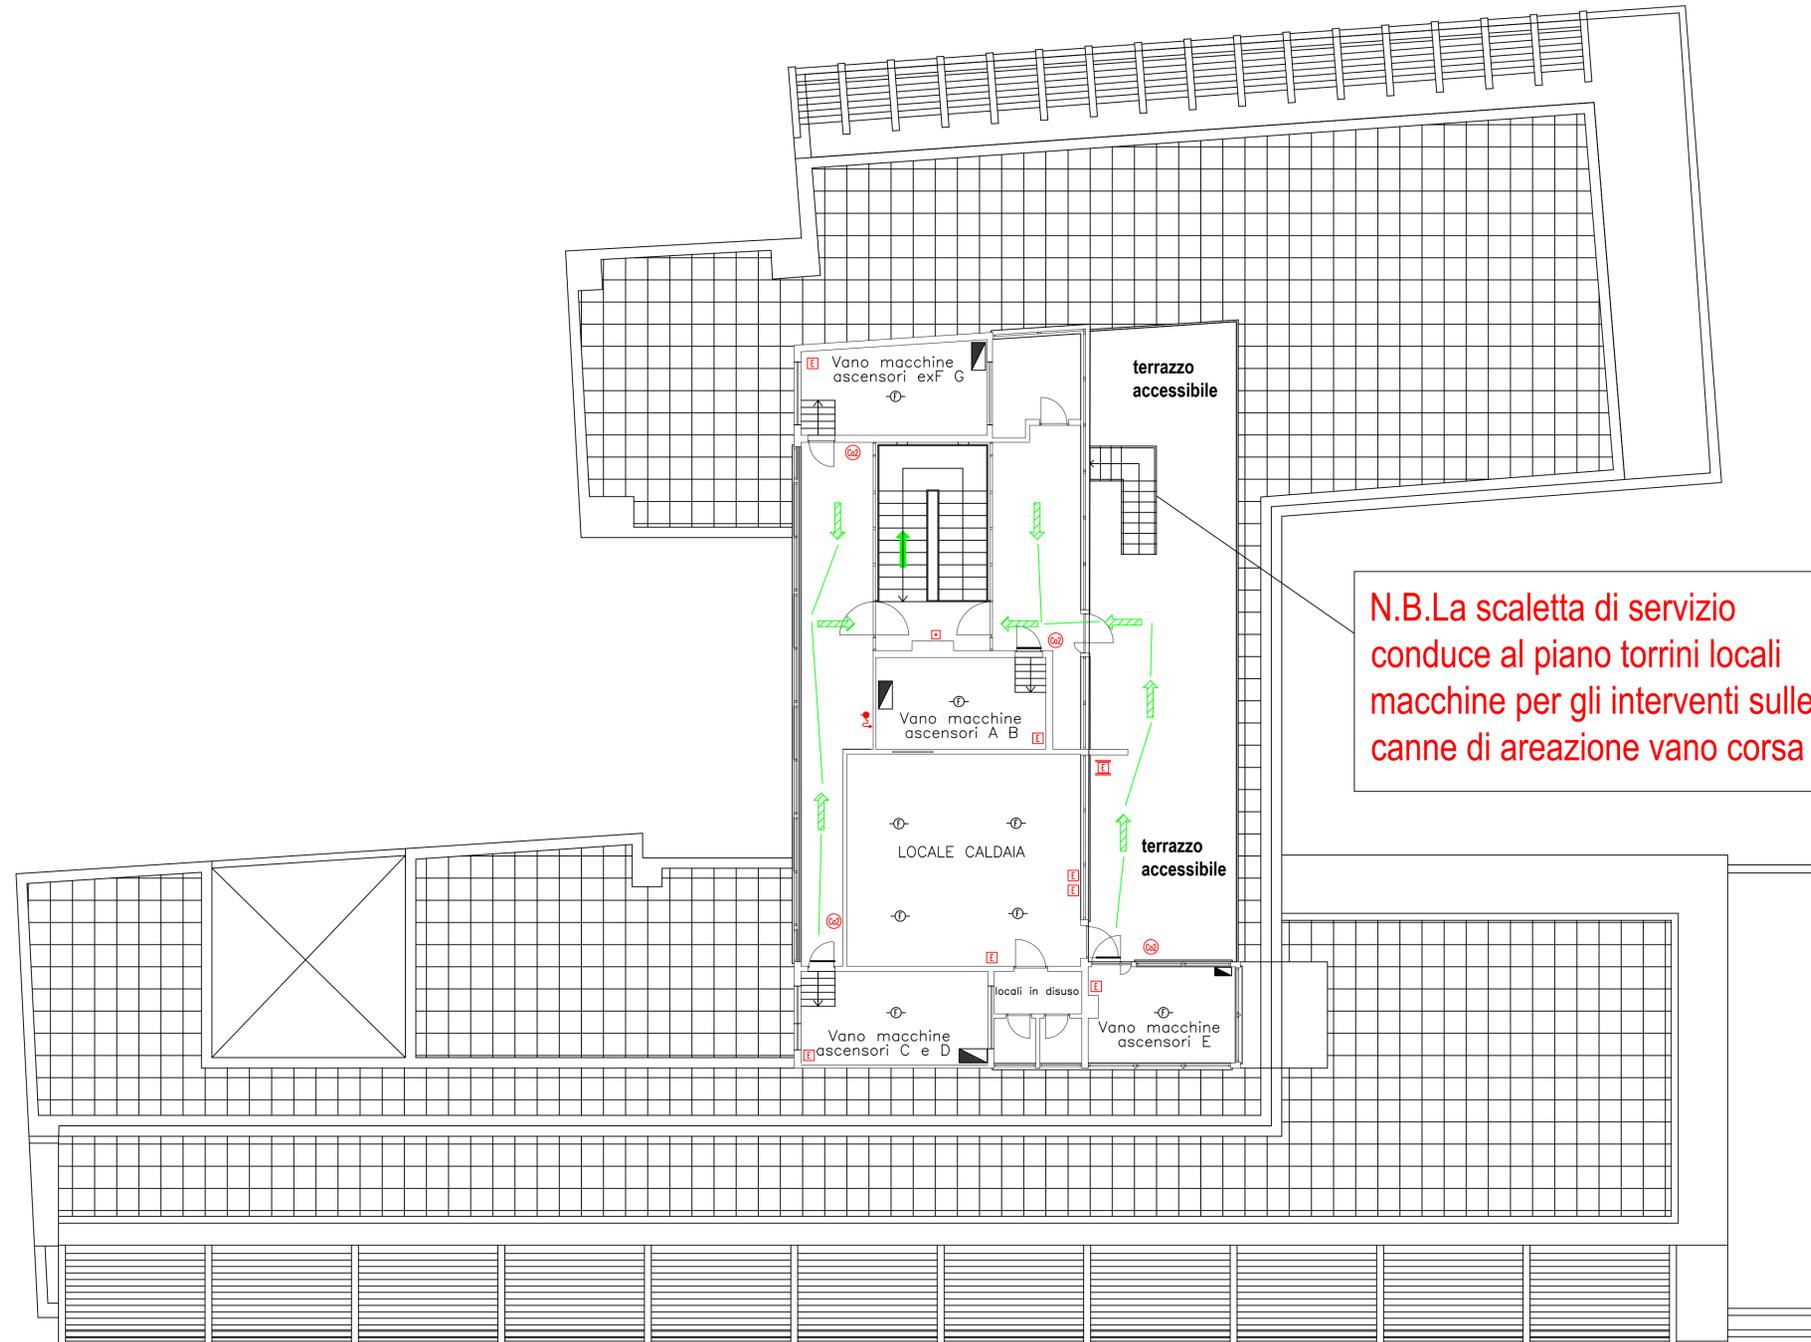

N.B. La scaletta di servizio conduce al piano torrini locali macchine per gli interventi sulle canne di areazione vano corsa

f.to geom. Giovanni Felici

INPS
 Istituto Nazionale Previdenza Sociale
 CONSULENZA PROFESSIONALE TECNICO EDILIZIA
 COORDINAMENTO GENERALE - VIALE A. BALLARIN, 42 - ROMA
 CTR - LAZIO - VIALE R. MARGHERITA, 206 - ROMA

Sede D.G. INPS - Coordinamento Generale Legale - Coordinamento Legale Distrettuale di Roma

LAVORI DI RIFACIMENTO DEGLI IMPIANTI ELEVATORI E MESSA A NORMA VIE DI FUGA PRESSO LA SEDE D.G. DI VIA CESARE BECCARIA, 29 – ROMA.

Vie di esodo, uscite di sicurezza, dotazioni di sicurezza

PIANO 8
 LAYOUT DI SICUREZZA N. 5

R.U.P.: Arch. David Piervincenzi
 Progetto architettonico ed impianti elettromeccanici e D.L.: Ing. Laura Gianzi

Gruppo di lavoro: ing. Laura Gianzi
 p.i. Andrea Frascolla
 geom. Vito Mainenti
 C.S.P.: geom. Giovanni Felici

TAV. **10**

Scala: 1:100
 Data: luglio 2018
 File: 10_layout cantiere e vie esodo PSC

N.B.
 Sono in fase di montaggio da parte dell'Istituto (attraverso l'apertura di un apposito ticket) l'installazione di linee vita sul piano terrazzo. Comunque negli interventi di realizzazione delle tre canne di areazione vani corsa sono già ricomprese le opere provvisorie necessarie.

LEGENDA

	RILEVATORE OTTICO DI FUMO COLLEGATO AL SISTEMA DI ALLARME ANTINCENDIO
	PULSANTE DI ALLARME ANTINCENDIO COLLEGATO A CAMPANA
	ATTACCO AUTOPOMPA UNI 70
	IDRANTE A MURO UNI 45 LUNGHEZZA MANICHETTA mt 25
	ESTINTORE PORTATILE A POLVERE Kg. 6 PER FUOCHI DI CLASSE A-B-C CAPACITA' ESTINGUENTE 21A-89B
	ESTINTORE CARRELLATO Kg. 50
	ESTINTORE PORTATILE CO2 Kg. 5 PER FUOCHI DI CLASSE B CAPACITA' ESTINGUENTE 113B
	CARTELLINO DI SEGNALAZIONE USCITA DI EMERGENZA
	PERCORSO DI USCITA ORIZZONTALE
	PERCORSO DI USCITA VERSO IL BASSO
	PERCORSO DI USCITA VERSO L'ALTO