

 
 
 

 


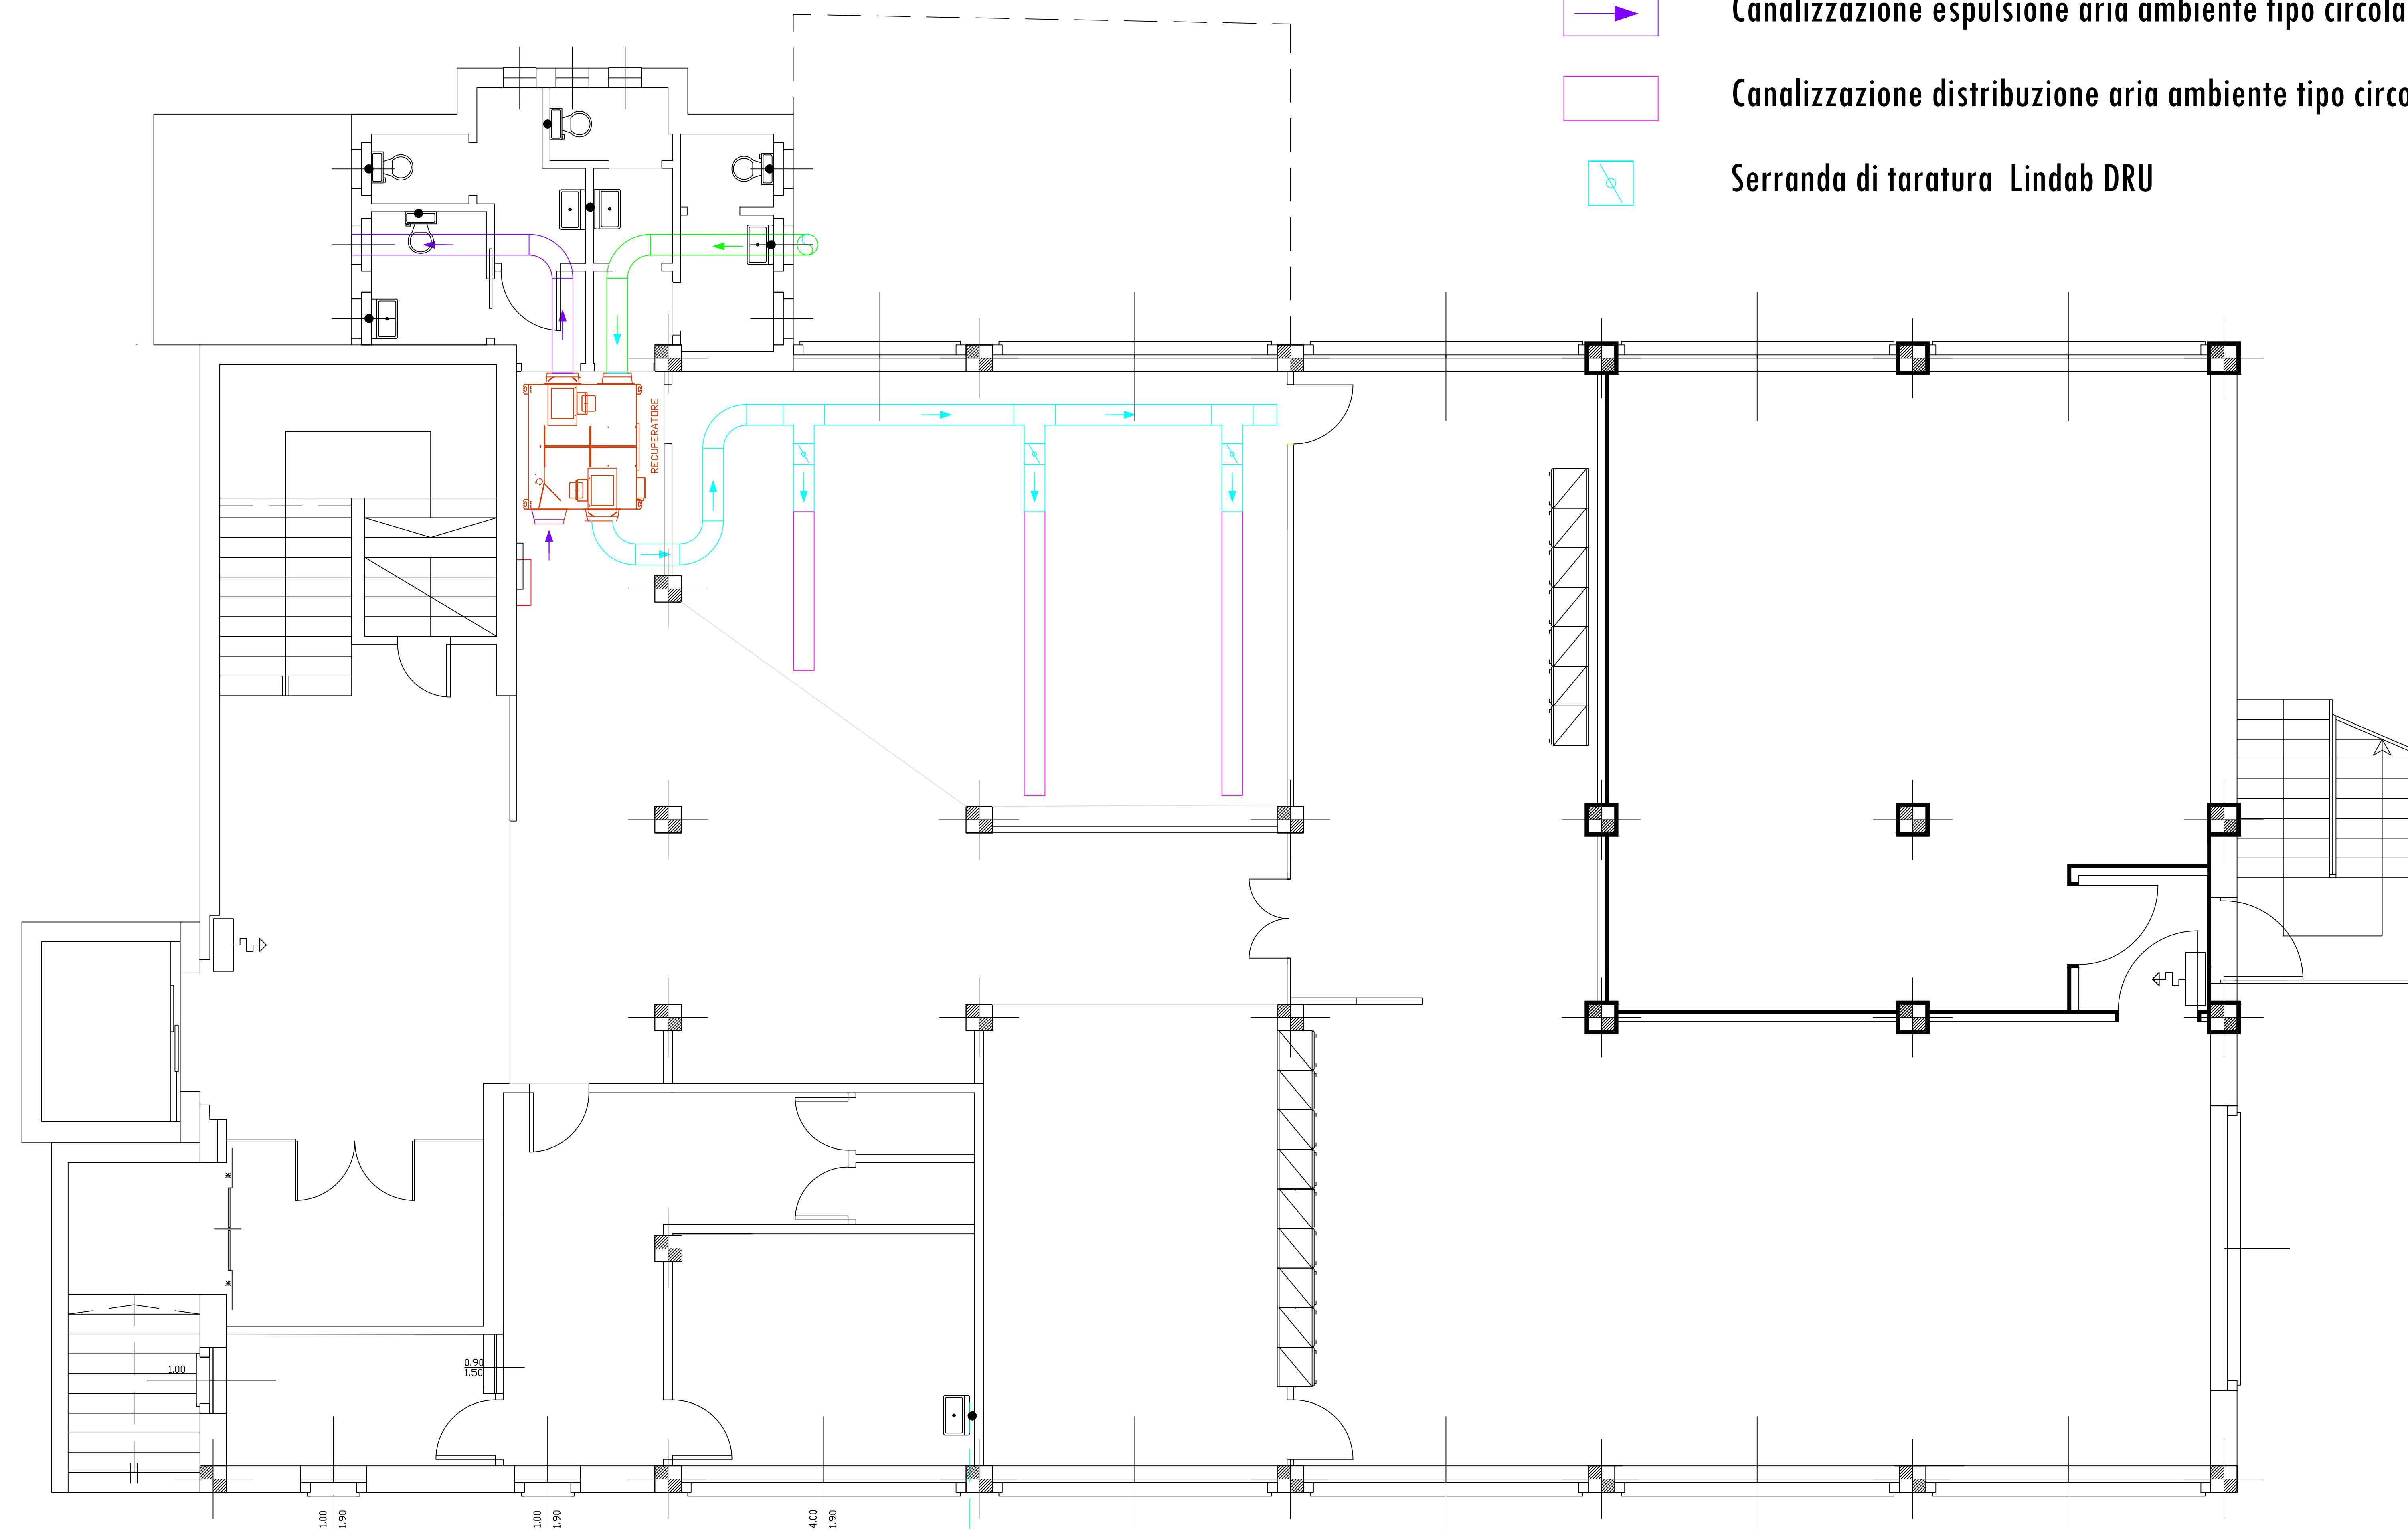
Data di pubblicazione: 12/12/2018


Nome allegato: *Manerbio TAV 2T.pdf*

CIG: Z9925AA1E0;

Nome procedura: *procedura negoziata, ai sensi dell'articolo 36, comma 2, lettera a) e comma 6, del D.Lgs. n. 50/2016, utilizzando le disposizioni dell'articolo 36, comma 2, lettera b) effettuata tramite la procedura telematica di approvvigionamento del mercato elettronico delle pubbliche amministrazioni (R.D.O. in MePA), per l'affidamento delle opere di ristrutturazione front-office e installazione impianto di ricambio aria da realizzarsi presso lo stabile di Manerbio, in Corso Palestro n. 55/A cap 25025 (comune) Manerbio (BS).*

-  Canalizzazione mandata aria ambiente tipo circolare spiroidale Ø 315 mm. Lindab SR
-  Canalizzazione presa aria esterna tipo circolare spiroidale Ø 315 mm. Lindab SR
-  Canalizzazione espulsione aria ambiente tipo circolare spiroidale Ø 315 mm. Lindab SR
-  Canalizzazione distribuzione aria ambiente tipo circolare spiroidale Ø 315 mm. Lindab Ventiduct VSR ugelli 2x90°
-  Serranda di taratura Lindab DRU



 ISTITUTO NAZIONALE PREVIDENZA SOCIALE	
Oggetto: RISTRUTTURAZIONE FRONT OFFICE E INSTALLAZIONE RICAMBIO ARIA PIANO RIALZATO AGENZIA TERRITORIALE DI MANERBIO (BS), C.SO PALESTRO 55/A MANERBIO (BS)	
COORDINAMENTO ATTIVITA' TECNICO EDILIZIA Via M. Gonzaga, 6 MILANO	
IL RESPONSABILE DEL PROCEDIMENTO Arch. Marcello Perazzo	
PROGETTISTI	
PROGETTO ARCHITETTONICO Geom. Germana Oriente (Tecnico Dipendente Inps)	PROGETTO CLIMATIZZAZIONE Per. Ind. Egidio Dozio (Tecnico Dipendente Inps)
PROGETTO IMPIANTI ELETTRICI	
DIREZIONE LAVORI Geom. Germana Oriente (Tecnico Dipendente Inps)	TAV. 2/t T
IMPRESA	
TITOLO DISTRIBUZIONE AERAUCA	
Scala: 1: 100	Data: 24/06/2018
Aggiorn.:	File: MANERBIO 1 controsoffitto esistente.dwg
Questo disegno è di proprietà INPS - Tutti i diritti sono riservati a norma di legge	

IL COMMITTENTE

 DIREZIONE REGIONALE LOMBARDA
 Via M. Gonzaga, 6 MILANO
 IL DIRETTORE REGIONALE
 Dott. Giuliano Quattrone