



**Data di pubblicazione:** 31/05/2019

**Nome allegato:** *I\_5 Model (1).pdf*

**CIG:** 790346841E;

**Nome procedura:** *Appalto lavori di "Fornitura posa in opera di apparecchi illuminanti ai piani terra, 3°, 4°, 5°, 6° e 7° della Sede regionale INPS Puglia"*

DESCRIZIONE

**SEDE REGIONALE INPS PUGLIA**  
via Putignano 108

Lavori di:

# IMPIANTO DI ILLUMINAZIONE PIANO SESTO

PROGETTISTI

per. ind. **Ruggiero Frisario - Ufficio Tecnico INPS Puglia**

TAVOLE:

DITTA ESECUTRICE


# 1.5

Scala: 1/100

Nome File: .....

inchi e firme:

## PIANO SESTO

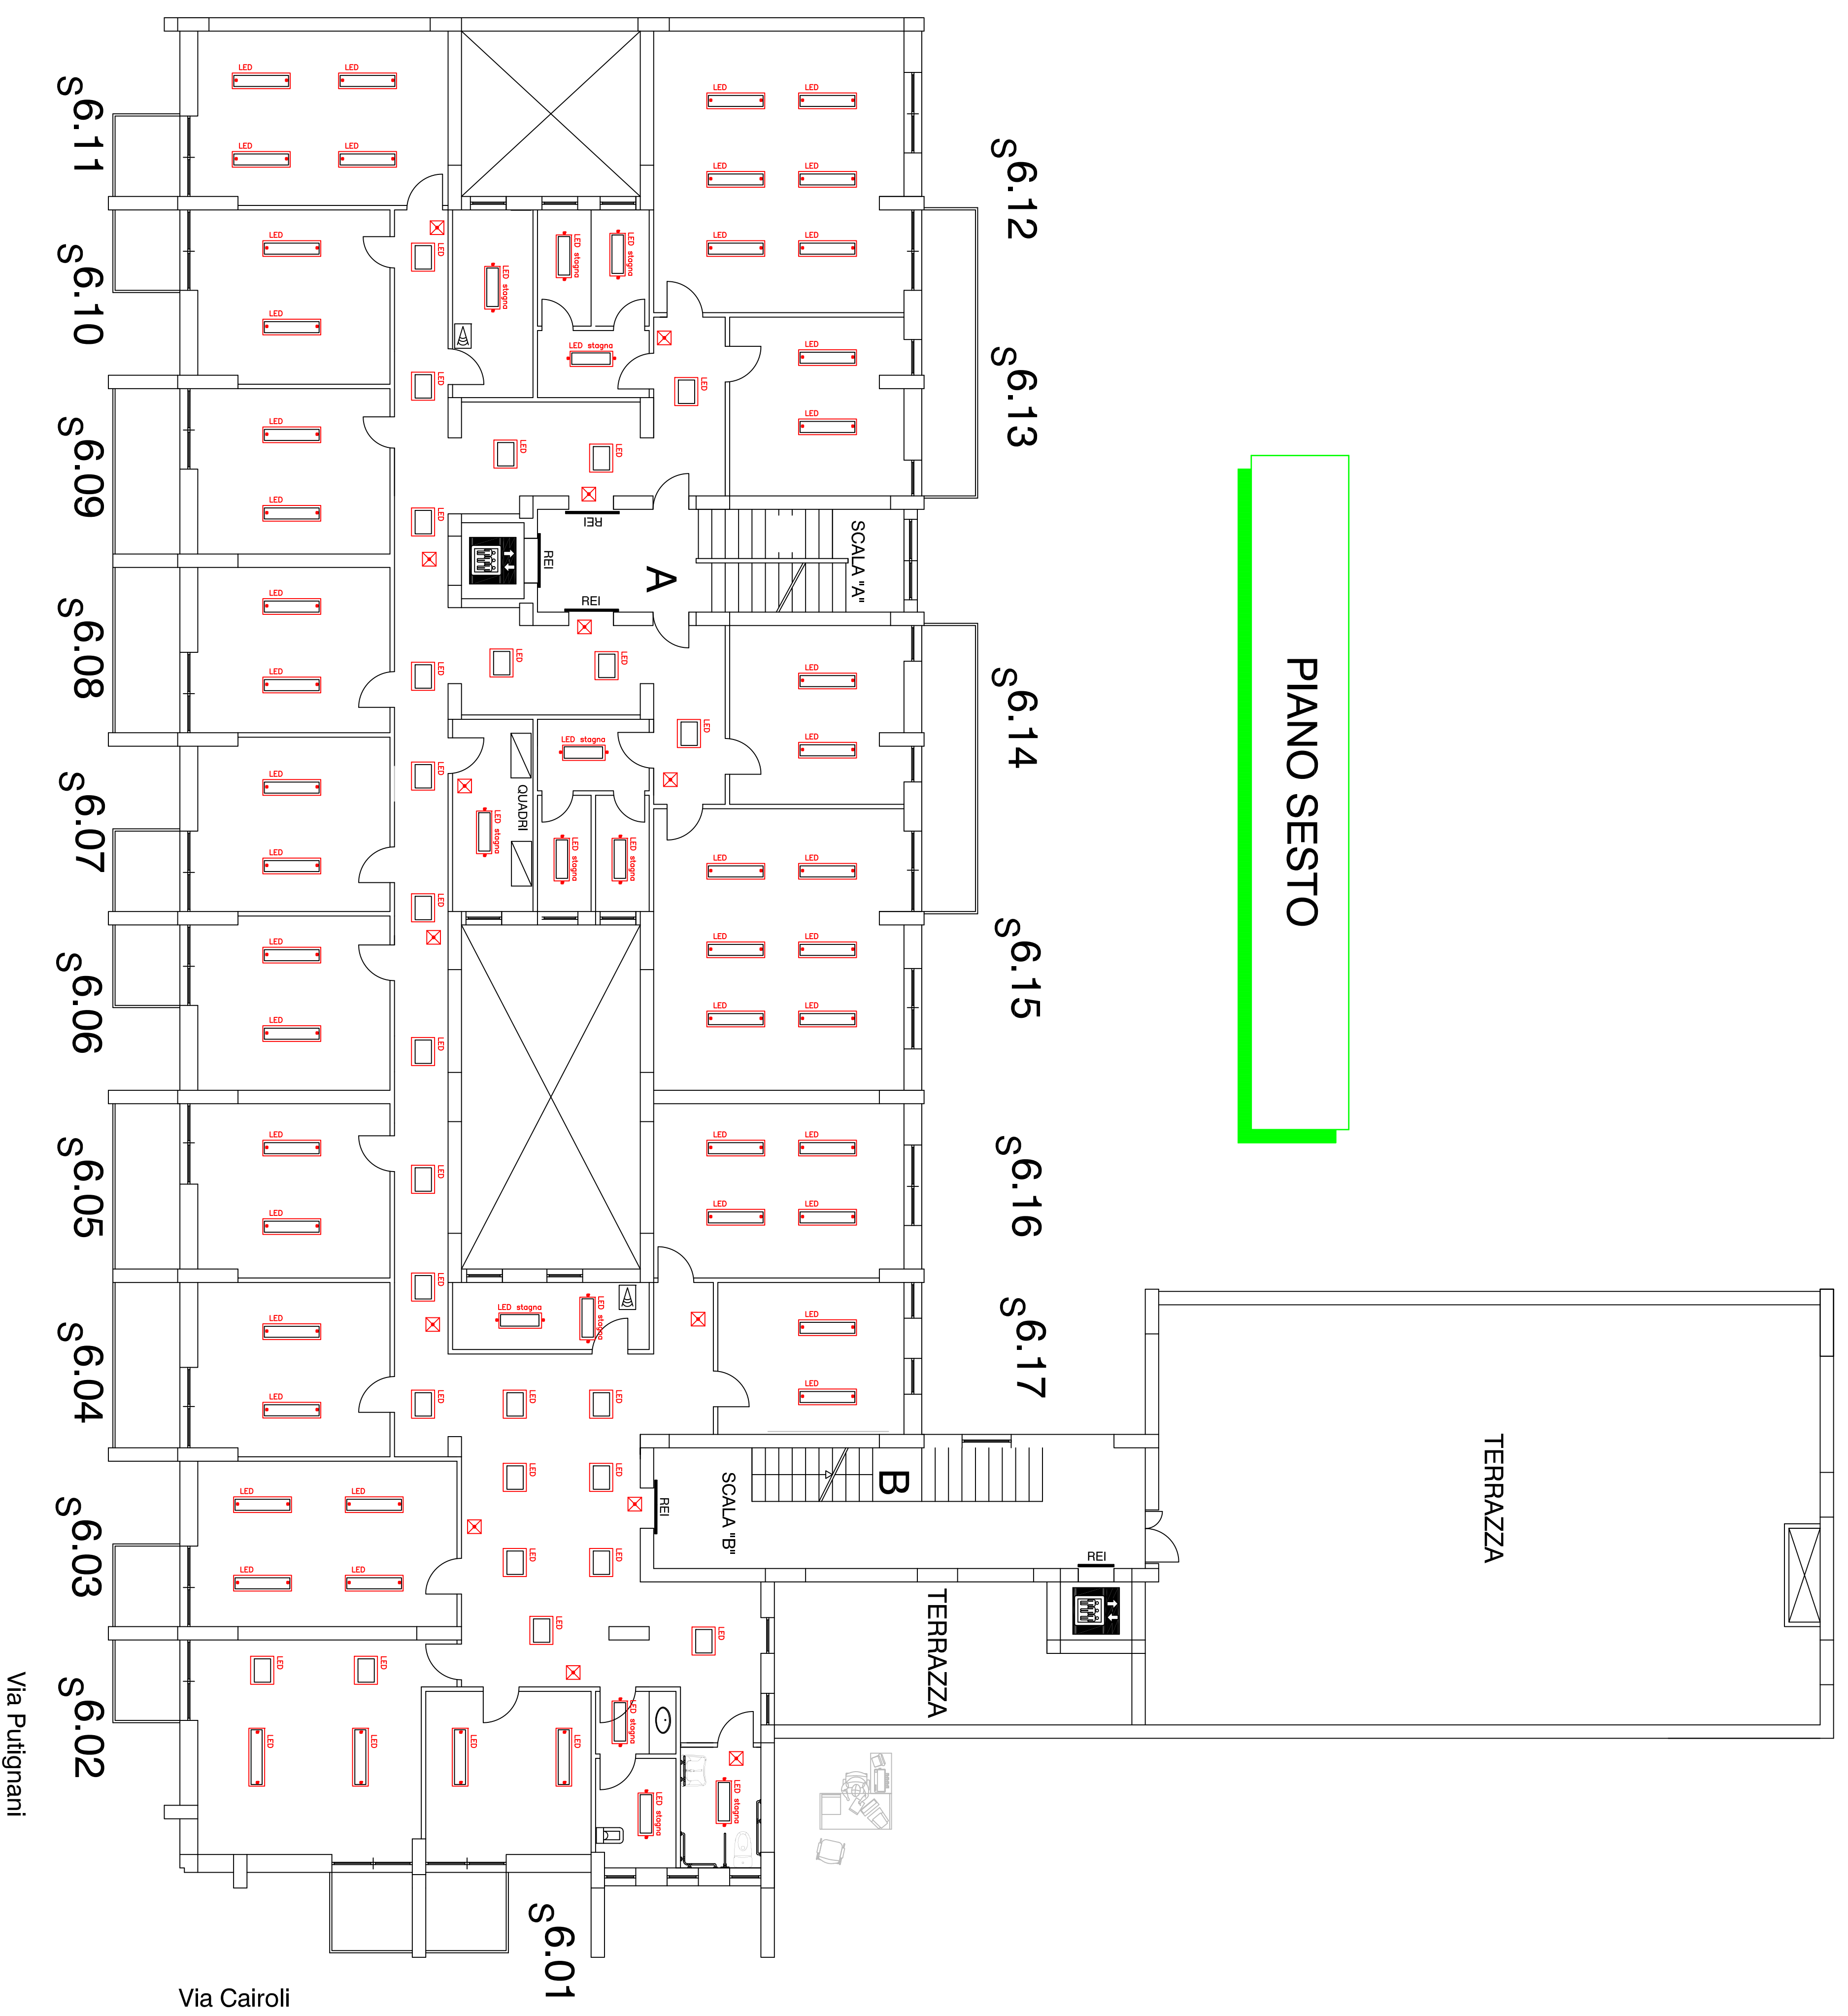

### LEGENDA IMPIANTO ELETTRICO

*tracciato* tubazione a parete da incasso

- canalizz. a parete in PVC in controsoffitto
- canalizz. in metallo in controsoffitto
- cassetta principale di derivazione
- cassetta di derivazione
- cassetta derivazione e pannello IP 44
- colonna attrezzata soffitto-pannello
- ☒ armadio di cablaggio
- ☒ interruttore di emergenza in custodia per archivio
- ☒ punto presa, scatola con n.3 prese a passo doppio 10/16A+T e n.2 prese scatola 16A+T
- ☒ punto presa, scatola con n.1 presa a passo doppio 10/16A+T e n.2 prese, scatola con int. aut. m. l. 2x16 A
- ☒ punto presa doppia di cablaggio
- ✕ punto luce
- ☒ interruttori
- ☒ interruttore presenza per punti luce
- ☒ deviatore luce
- ☒ pulsante a rebb per punti luce
- ☒ segnalazione uscita di sicurezza
- ☒ apparecchio illuminante autonomo di sicurezza
- ☒ apparecchi illuminante a pannello o sospensione
- ☒ apparecchi illuminante a pannello IP >= 44
- ☒ apparecchi illuminante a pannello IP >= 44
- ☒ apparecchi illuminante a pannello o sospeso da controsoffitto
- ☒ apparecchi illuminante a pannello o sospeso da controsoffitto
- ☒ interuttore bipolare
- ☒ Sostegno componibile ingresso
- ☒ Luci di chiamata sopra porte + suono
- ☒ Pulsante di chiamata a tranne