




Data di pubblicazione: 12/11/2019

Nome allegato: *_A4_ Controsoffitti-signed.pdf*

CIG: 8078463E8C;


Nome procedura: *RDO n.2442455 - Risanamento conservativo con ripristino e rinnovo degli elementi costitutivi e impianti piano terra - Sede Provinciale INPS BAT via Guido Rossa n. 12 - Andria*

PIANTA PIANO 1° AMMEZZATO


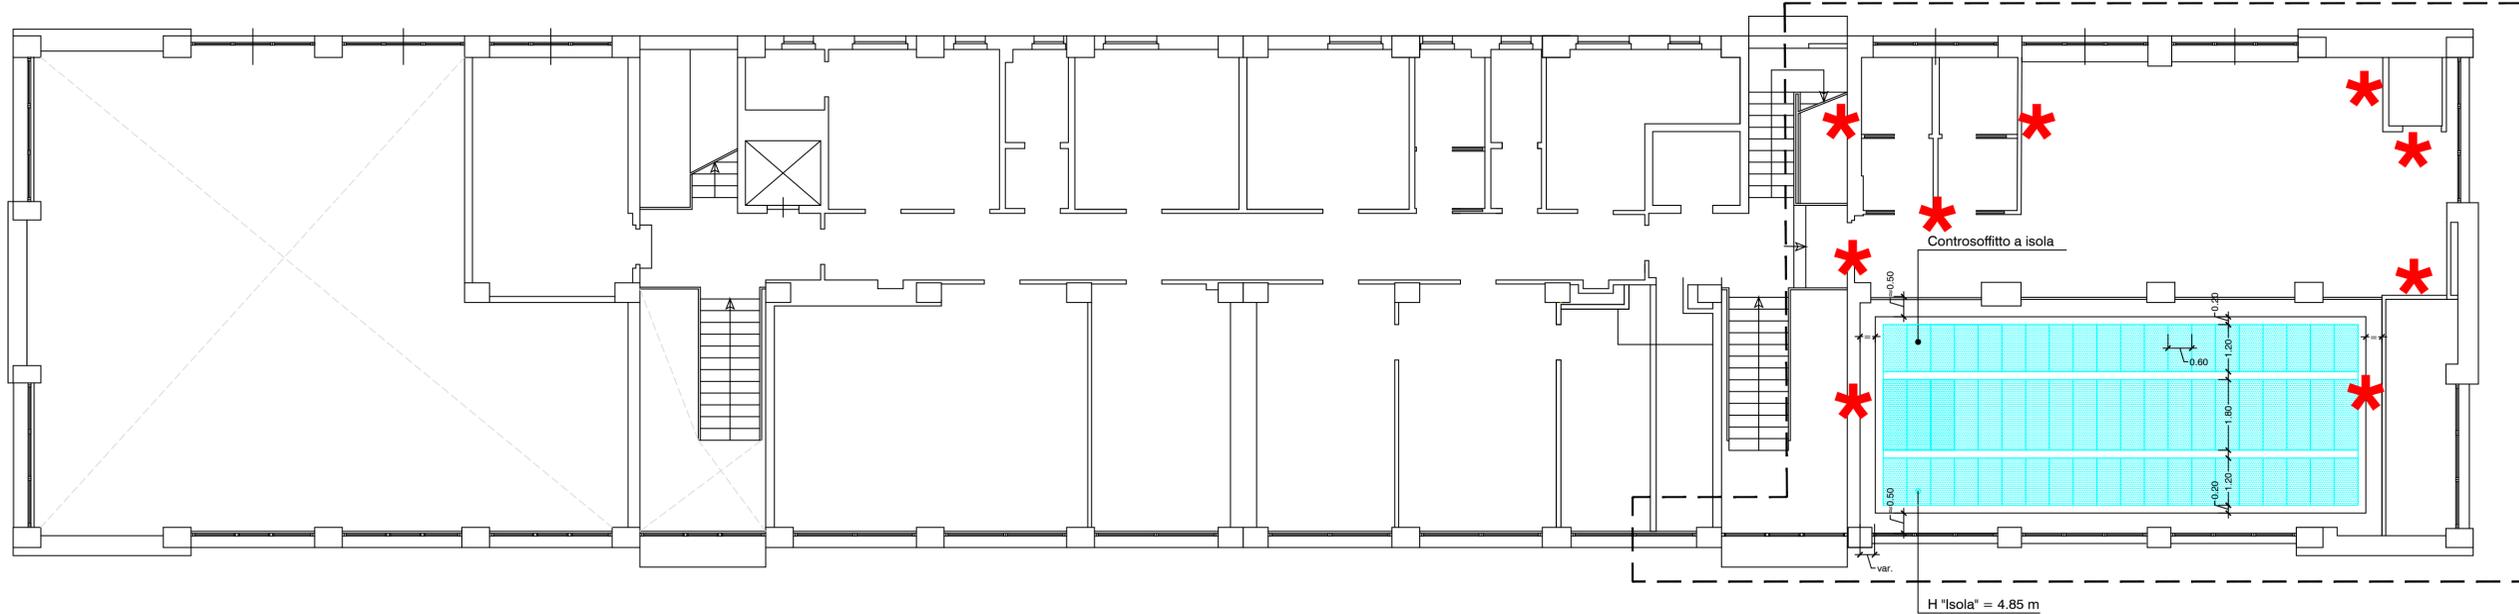


LEGENDA

-  CONTROSOFFITTO DI CARTONGESSO
-  PANNELLI 60*60/120/180 CM
-  PARETI CON TINTA SCURA

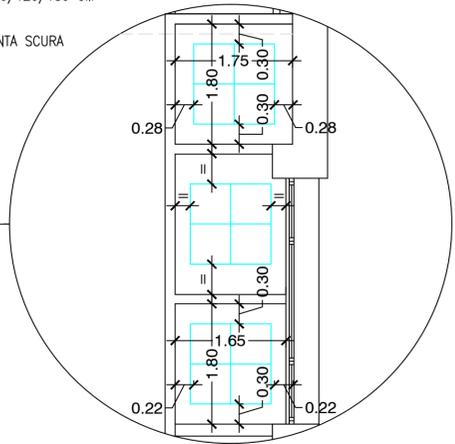

PIANTA PIANO TERRA

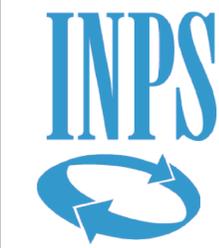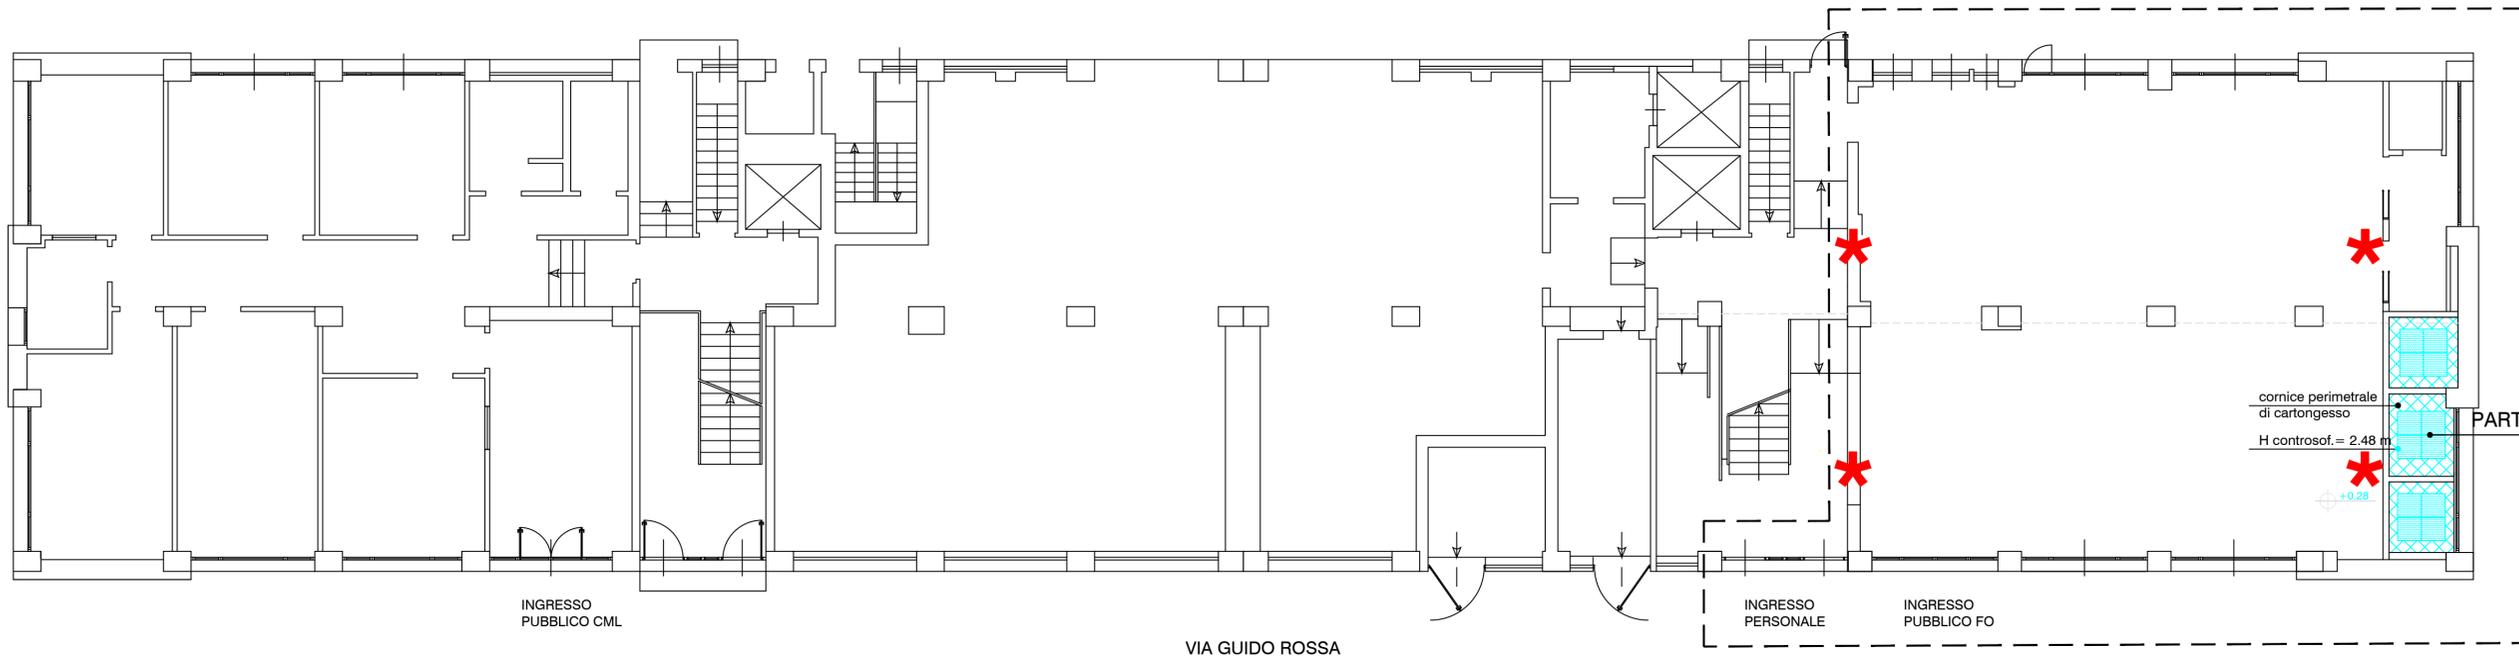

SEDE PROVINCIALE INPS ANDRIA
via Guido Rossa n. 12

**RISANAMENTO CONSERVATIVO
CON RIPRISTINO E RINNOVO DEGLI
ELEMENTI COSTITUTIVI E IMPIANTI
UFFICI E ZONE PUBBLICO
AL PIANO TERRA**

tavola:
A/4

**PROGETTO
Controsoffitti**

progettazione: **COORDINAMENTO TECNICO EDILIZIO INPS**

responsabile unico del procedimento
ing. Nicola Borraccia - CTE Puglia
progettazione generale ed architettonica
ing. Michele Porcellì - CTE Puglia
arch. Cinzia Colaiuta - CGTE Direzione Generale
progettazione impianti climatizzazione
per. ind. Savino Restaino - CTE Puglia
progettazione impianti elettrici e cablaggio
per. ind. Ruggiero De Sario - CTE Puglia

scala:
1:100/1:50

file:
montemesola/progetto/...

data:
01/10/2019

aggiornamenti:

committente: **DIREZIONE GENERALE INPS - via Ciro il Grande 21 - Roma**

firme e timbri:

CONTROSOFFITTI