



Data di pubblicazione: 03/06/2020

Nome allegato: *elaborato grafico.pdf*

CIG: Z3F2D2D238;

Nome procedura: *RdO n. 2580851 - Fornitura e posa in opera di gruppo frigorifero a pompa di calore reversibile aria-acqua a servizio dell'impianto di climatizzazione dell'Agenzia INPS di Cerignola (FG) -Via Giovanni Gentile n. 25*



AGENZIA INPS CERIGNOLA
Via Gentile - Cerignola (FG)


Lavori di installazione gruppo frigorifero a pompa di calore aria-acqua a servizio dell'impianto esistente della Agenzia INPS di Cerignola (FG) - Via Gentile.

Progettista
Per. Ind. Savino Restaino - Ufficio Tecnico INPS

data
maggio 2020

M1

1:100

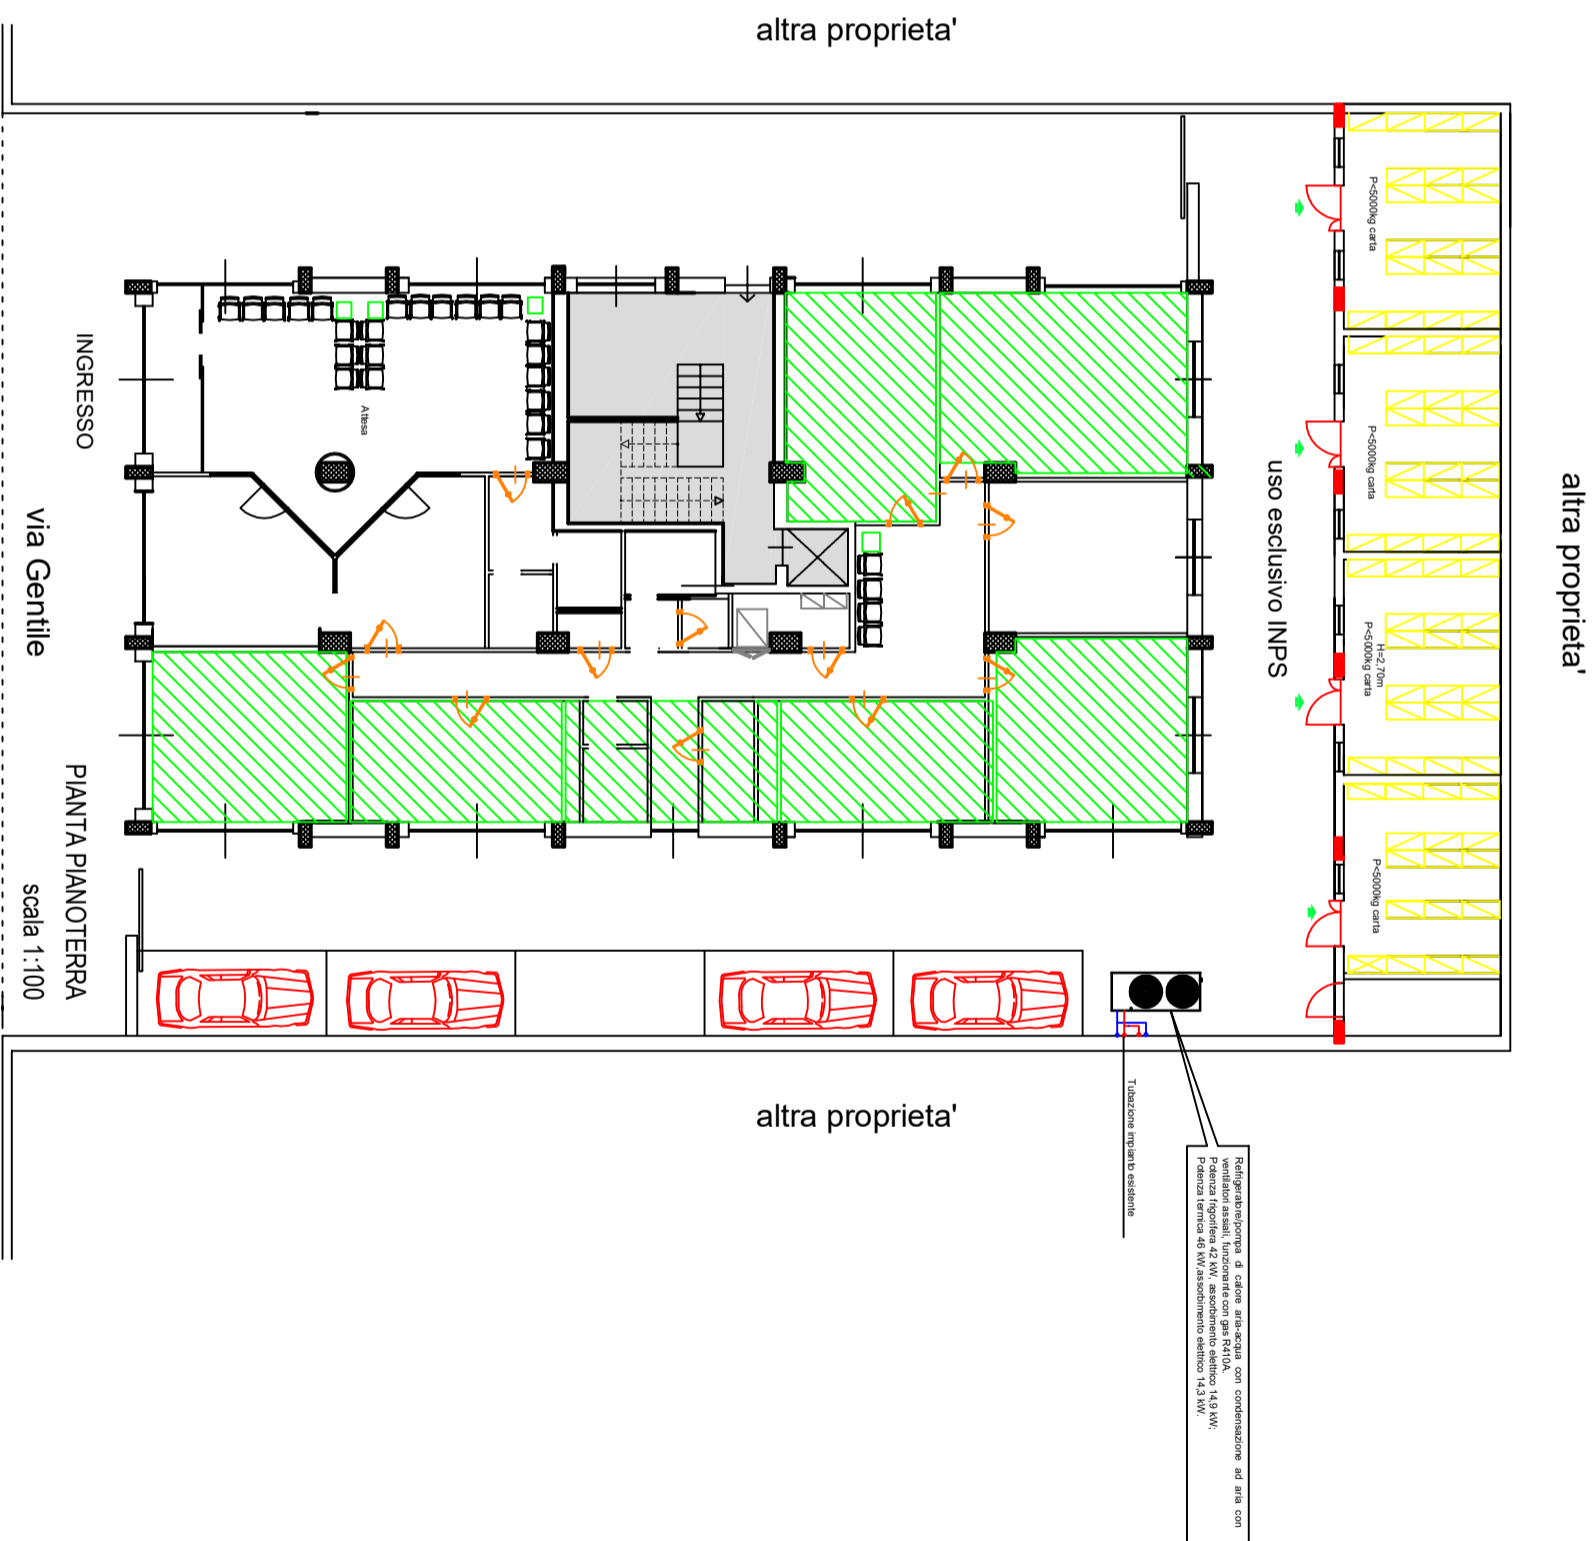

PIANIMETRIA scala 1:100