



Data di pubblicazione: 07/11/2018

Nome allegato: 004_ascensori esecutivo P01_12-7-18-signed.pdf

CIG: 5427959D74;

Nome procedura: *Lavori di adeguamento degli impianti elevatori e messa a norma delle vie di fuga sede D.G. INPS di Via C. Beccaria, n. 29 – Roma.*


PIANO PRIMO

DESTINAZIONI D'USO DEL PIANO: BIBLIOTECA INTERNA/UFFICI


Particolari architettonici sbarchi




Via C. Beccaria

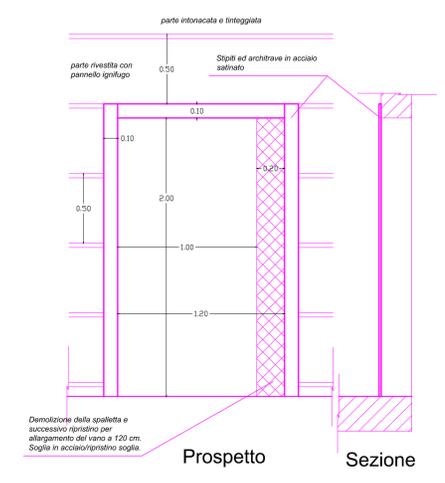


Dettaglio opere edili vano (a) ex montacarichi lato Tevere rapp. 1:20

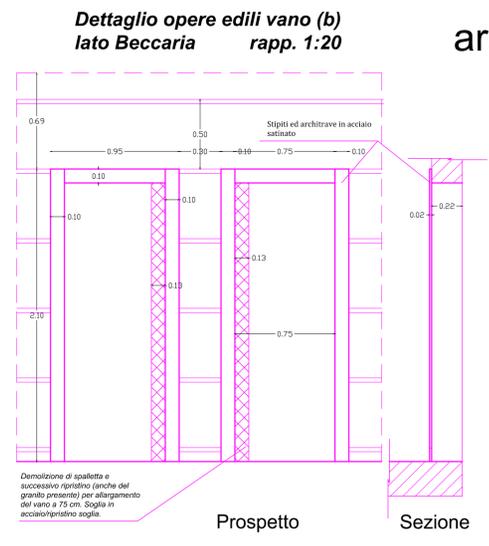

Infisso da eliminare nei corridoio Beccaria

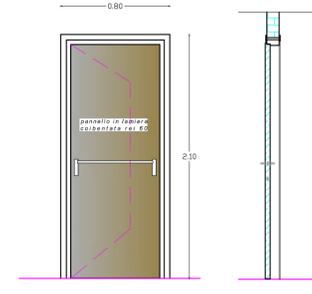


Porta EI 60 corridoio Romagnosi rapp. 1:25

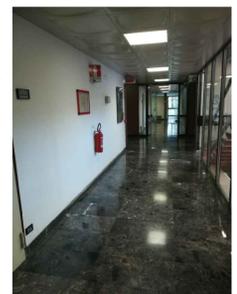


Infisso da eliminare nei corridoio centrale

La larghezza dei vani porta corrisponde a quella attuale. Da verificare lo spessore dei muri. Dimensioni tratte dagli esecutivi del 1963

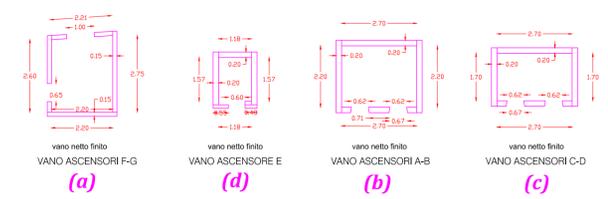

Via G.D. Romagnosi

 Dettaglio "piaggia" in acciaio cromato rapp. 1:10



Infisso da eliminare nei corridoio Romagnosi e partizione REI con porta

Interventi previsti al piano:
N.B. a questo piano non c'è sbarco del vano ascensore E (da eliminare) - Creazione parete REI con porta EI 60 sul corridoio Romagnosi (collegamento con scala al PT)

ING. Laura Gianzi

INPS
Istituto Nazionale Previdenza Sociale

COORDINAMENTO GENERALE TECNICO EDILIZIO
COORDINAMENTO GENERALE - VIA E. BELLARMI, 42 - ROMA
CTR - LAZIO - VIA E. MARGHERITA, 206 - ROMA

Sede D.G. INPS - Coordinamento Generale Legale - Coordinamento Legale Distrettuale di Roma
LAVORI DI RIFACIMENTO DEGLI IMPIANTI ELEVATORI E MESSA A NORMA VIE DI FUGA PRESSO LA SEDE INPS D.G. DI VIA CESARE BECCARIA, 29 - ROMA

PIANTA PIANO PRIMO ARCHITETTONICO - OPERE EDILI: OPERE NEI VANI ASCENSORE, RIVESTIMENTO SBARCO ASCENSORI, VANI E PARETI

R.U.P.: Arch. David Piervincenzi
Progetto architettonico ed impianti elettromeccanici: Ing. Laura Gianzi

Progetto impianti elettrici elevatori: P.I. Andrea Frascolla
Collaborazione ai computi: Geom. Vito Mainenti
Coordinatore sicurezza progett.: Geom. Giovanni Felici

Scala: 1:100 - 1:20 - 1:25
Data: Luglio 2018
File: _____

TAV. **4**