



**Data di pubblicazione:** 21/11/2018

**Nome allegato:** 5.8 - TAV A8.pdf

**CIG:** 769499920F;

**Nome procedura:** *LAVORI DI MANUTENZIONE STRAORDINARIA  
PER PRESENTAZIONE SCIA ANTINCENDIO NELLO STABILE INPS  
DI BOLOGNA, VIA DEI MILLE 9*



I. N. P. S.  
DIREZIONE REGIONALE EMILIA ROMAGNA

Via Milazzo 4/2 - Bologna

RIPRISTINO FUNZIONALITA' IMPIANTO  
ANTINCENDIO NUOVA SEDE REGIONALE  
VIA DEI MILLE 9 IN BOLOGNA

Ing. Aldo Borriello



RILIEVO IMPIANTO ESISTENTE

PIANO QUARTO

Tavola N.

A8

SCALA

1:100

DATA

ottobre 2018

Commessa

Nome file


Rev. 1

## LEGENDA

- |                        |   |                      |  |
|------------------------|---|----------------------|--|
| ES                     | centrale rilevazione uffici<br>Esser 8000C                  | Manichetta UNI45 20m |  |
| K1                     | centrale rilevazione archivio<br>Kilsen KSA701-1            | E                    | estintore portatile                              |
| K2                     | centrale spegnimento archivio<br>Kilsen FEC403EN            | Ei                   | estintore carrellato                             |
| Alimentatore           | alimentatore ausiliario 24V                                 | Ei120                | porta tagliafuoco EI120                          |
| Rilevatore             | rilevatore ottico a luce diffusa                            | Segnalatore          | segnalatore di chiusura<br>per porta tagliafuoco |
| Ripetitore             | ripetitore ottico di allarme per<br>rilevatori non in vista | Cano                 | cono erogatore CO2                               |
| Punto manuale 1        | punto manuale di azionamento<br>evacuatore                  | Fn                   | Filtro ventilazione<br>naturale                  |
| Punto manuale 2        | punto manuale di segnalazione<br>d'incendio                 | Fp                   | Filtro pressione<br>costante 0,3bar              |
| Targa ottica           | targa ottica di segnalazione<br>d'incendio                  |                      |  |
| Segnalazione acustica  | segnalazione acustica d'incendio                            |                      |  |
| Fermo elettromagnetico | fermo elettromagnetico per porte                            |                      |  |

## PIANO QUARTO

51,03

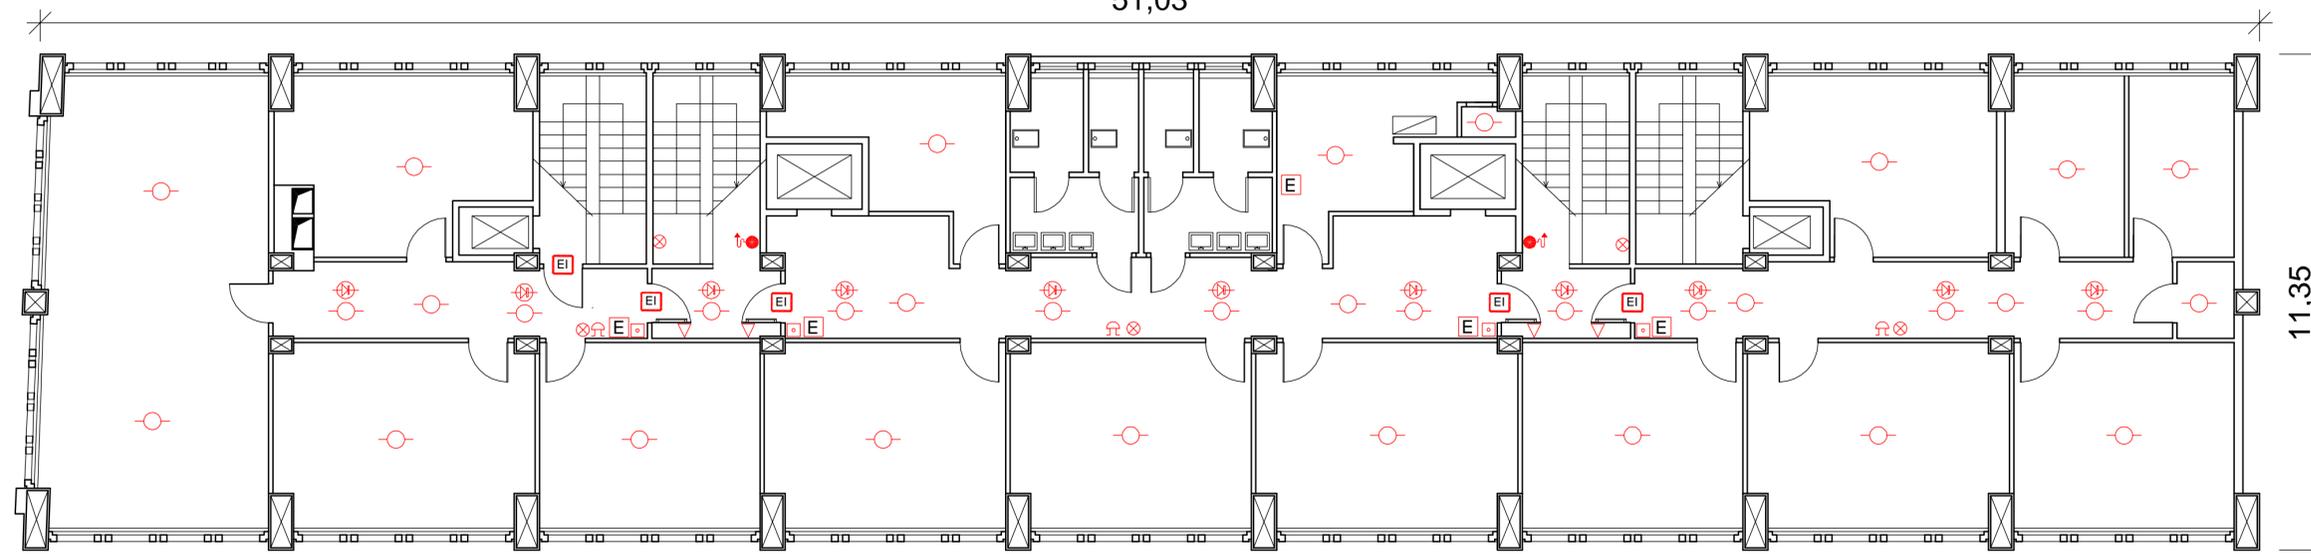

11,35