



Data di pubblicazione: 31/05/2019

Nome allegato: *I_2 Model (1).pdf*

CIG: 790346841E;

Nome procedura: *Appalto lavori di "Fornitura posa in opera di apparecchi illuminanti ai piani terra, 3°, 4°, 5°, 6° e 7° della Sede regionale INPS Puglia"*



Istituto Nazionale della Previdenza Sociale
Direzione Regionale Puglia

DESCRIZIONE

SEDE REGIONALE INPS PUGLIA
via Putignano 108

Lavori di:

IMPIANTO DI ILLUMINAZIONE PIANO TERZO

PROGETTISTI

per. Ind. Ruggiero Frisario - Ufficio Tecnico INPS Puglia

TAVOLE:

1.2

DITTA ESECUTRICE


Riv.

Dim. SCALA: 1/100

NOME FILE:

Unif. e firm.:

PIANO TERZO

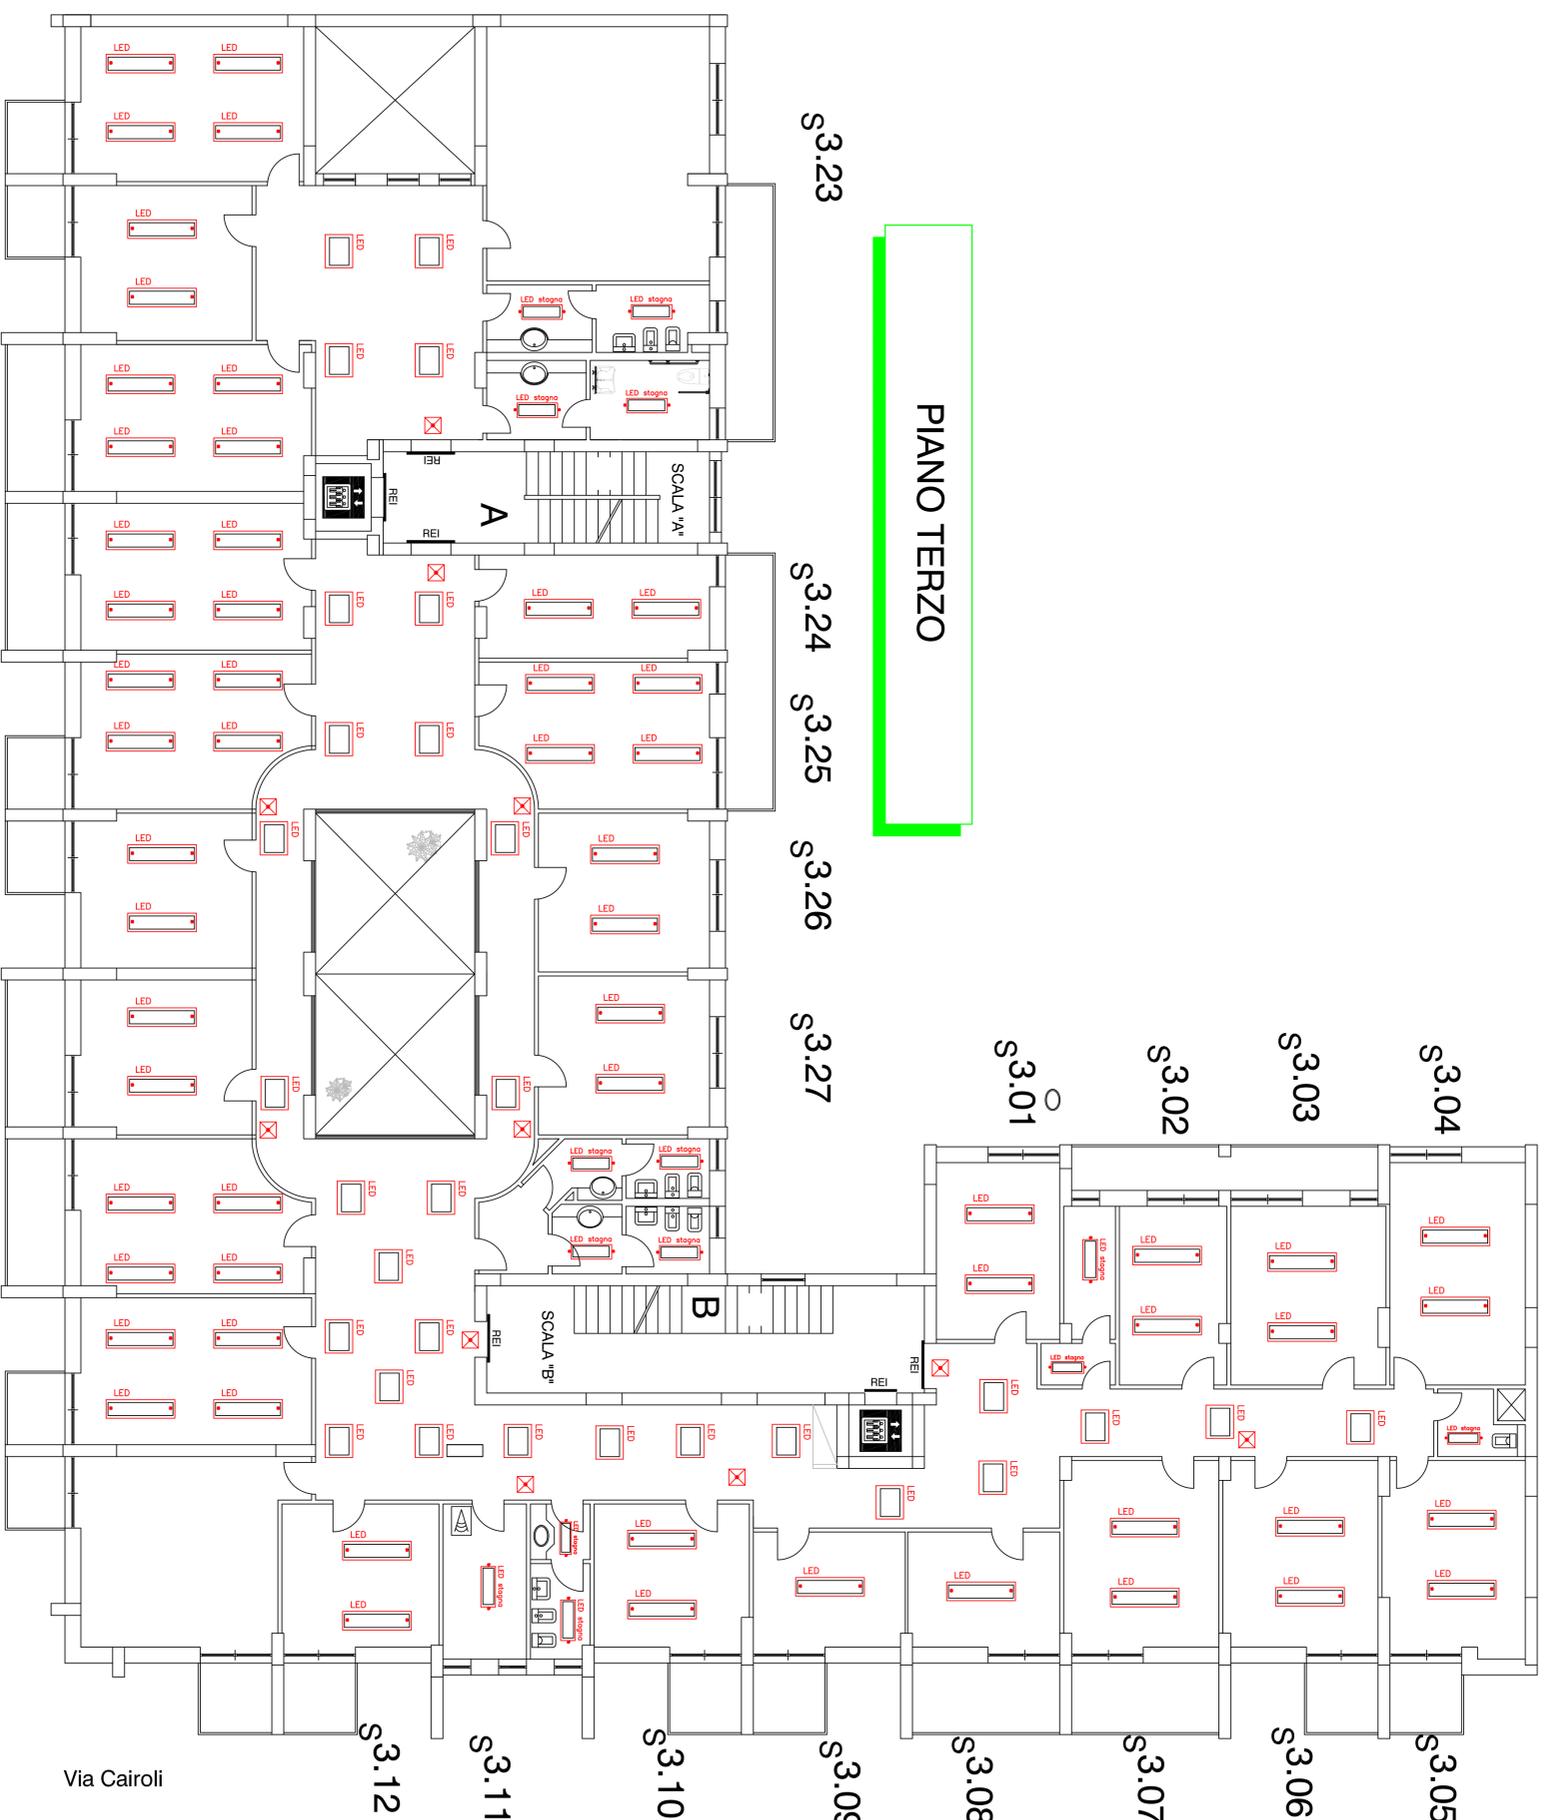

LEGENDA IMPIANTO ELETTRICO

- tubazione a parete da incasso
- o canalizz. a parete in pvc in controsoffitto
- o canalizz. in metallo in controsoffitto
- cassetta derivazione a pavimento IP 44
- colonna attrezzata soffitto-pavimento
- cavetto
- cassetta principale di derivazione
- Quadro elettrico di piano o di zona
- armadio di cablaggio
- cassette di derivazione
- interruttore di emergenza in custodia per archivio
- punto presa, scatola con n.3 prese a passo doppio 10/16A+T e n.2 prese schuko 16A+T
- punto presa, scatola con n.1 presa a passo doppio 10/16A+T
- punto presa 2x16A + T protetta con int. aut. m. t. 2x16 A
- punto presa doppia di cablaggio
- punto luce
- punto luce a parete
- rivelatore presenza per punti luce
- Interruttori
- deviatore luce
- pulsante a rete per punti luce
- apparecchio illuminante autonomo di sicurezza
- Segnalazione uscita di sicurezza
- Apparecchio illuminante a pannello o sospensione
- Apparecchio illuminante a pannello o sospensione
- Apparecchio illuminante a pannello o sospeso da controsoffitto
- Apparecchio illuminante a pannello o sospeso da controsoffitto
- Interruttore bipolare
- Suoneria componibile ingresso
- Luci di chiamata sopra porta + suoneria
- Pulsante di chiamata a tirante



Via Putignano

Via Cairoli